



PLANTA DE UBICACION
ESCALA: S/E

DIRECTOR RESPONSABLE DE OBRA:
NOMBRE DEL PERITO RESPONSABLE DE LA OBRA:
CÉDULA PROFESIONAL XXXXXXXX D.E.O. XXXX
CORRESPONSABLE ARQUITECTÓNICO:
01

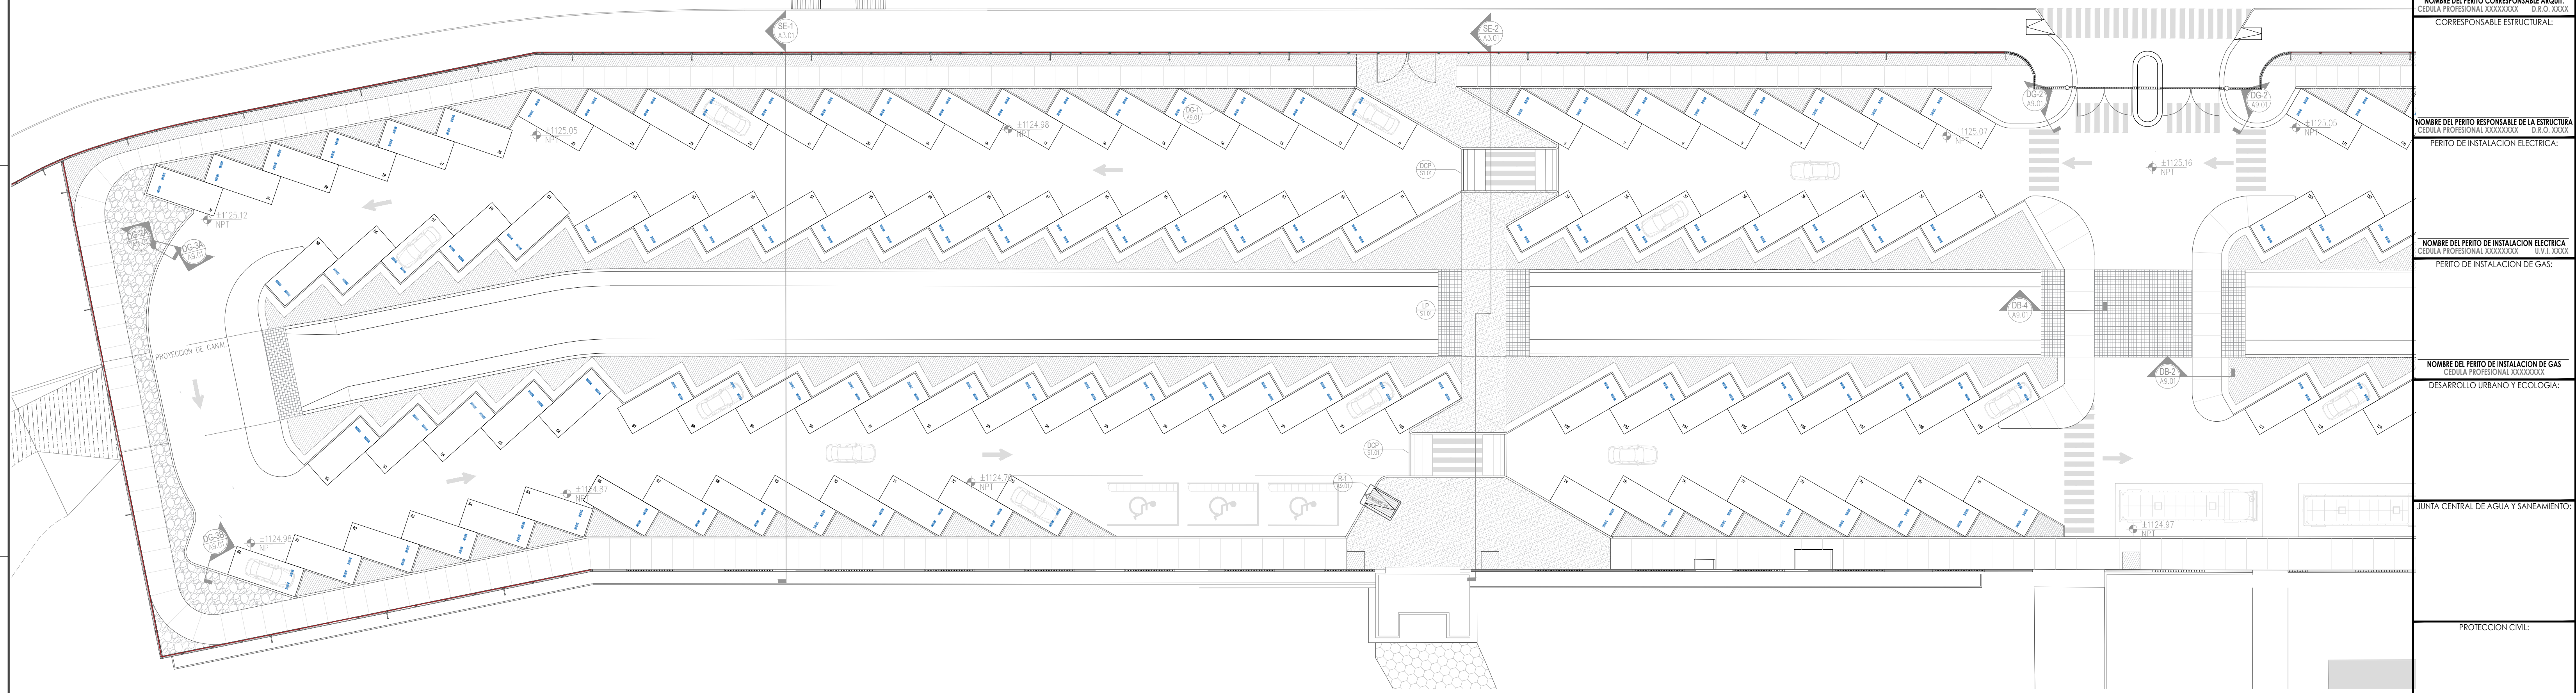

NOMBRE DEL PERITO CORRESPONSABLE ARQUITECTÓNICO:
CORRESPONSABLE ESTRUCTURAL:
NOMBRE DEL PERITO RESPONSABLE DE LA ESTRUCTURA:
CÉDULA PROFESIONAL XXXXXXXX D.E.O. XXXX
PERITO DE INSTALACIÓN ELÉCTRICA:
NOMBRE DEL PERITO DE INSTALACIÓN ELÉCTRICA:
CÉDULA PROFESIONAL XXXXXXXX D.E.O. XXXX
PERITO DE INSTALACIÓN DE GAS:
NOMBRE DEL PERITO DE INSTALACIÓN DE GAS:
CÉDULA PROFESIONAL XXXXXXXX D.E.O. XXXX
DESARROLLO URBANO Y ECOLOGÍA:
JUNTA CENTRAL DE AGUA Y SANEAMIENTO:
PROTECCIÓN CIVIL:

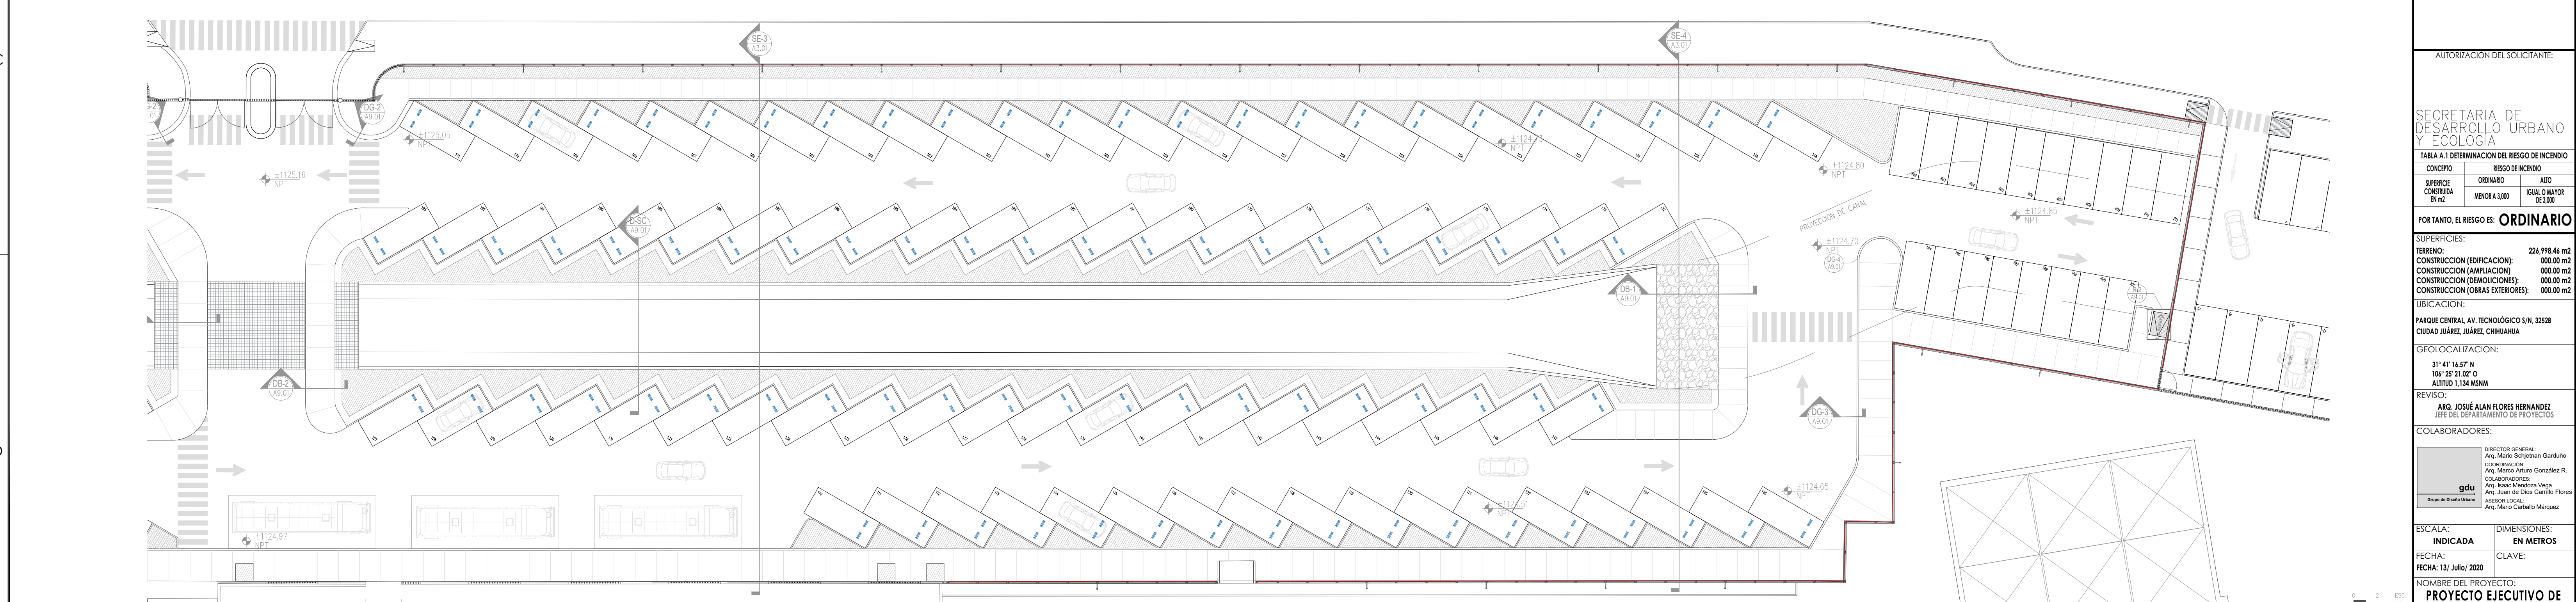

PLANTA DE CONJUNTO
ESCALA: 1:250

AUTORIZACIÓN DEL SOLICITANTE:
SECRETARÍA DE DESARROLLO URBANO Y ECOLOGÍA
TABLA A.1 DETERMINACIÓN DEL RIESGO DE INCENDIO
CONCEPTO: ORDINARIO
SUPERFICIE CONSTRUIDA EN m²: MENOR A 3,000
RÉGIMEN DE RIESGO: ORDINARIO
POR TANTO, EL RIESGO ES: ORDINARIO
SUPERFICIES:
TERRENO: 226,918.66 m²
CONSTRUCCIÓN (EDIFICACION): 000.00 m²
CONSTRUCCIÓN (AMPLIACION): 000.00 m²
CONSTRUCCIÓN (DEMOLICIONES): 000.00 m²
CONSTRUCCIÓN (OBRAS EXTERIORES): 000.00 m²
TUBIFICACION:
PARKING CENTRAL AV. TECNOLÓGICO S/N, 25258 CIUDAD JUÁREZ, CHIHUAHUA
GEOLOCALIZACIÓN:
31° 41' 16.57" N
106° 58' 21.02" O
ALTITUD 1,134 MSNM
REVISO:
ARQ. JOSÉ ALAN FLORES HERNÁNDEZ
JEFE DEL DEPARTAMENTO DE PROYECTOS
COLABORADORES:
DIRECTOR GENERAL: ARQ. MARCO ROBERTO GARCÍA
COORDINADOR: ARQ. MARCO ANTONIO GONZÁLEZ R.
COLABORADORES: ARQ. JUAN DE DIOS CARRILLO FLORES, ARQ. MARCO CARLOS MARQUEZ
ESCALA: INDICADA EN METROS
FECHA: 13/ Julio/2020
NOMBRE DEL PROYECTO: PROYECTO EJECUTIVO DE REHABILITACIÓN PARQUE CENTRAL CIUDAD JUÁREZ
NOMBRE DEL PLANO: ESTACIONAMIENTO ORIENTE PLANTA DE CONJUNTO
No DEL PLANO: A1.01 ARQUITECTONICOS

SECRETARÍA DE COMUNICACIONES Y OBRAS PÚBLICAS
DIRECCIÓN DE OBRAS PÚBLICAS
DEPARTAMENTO DE PROYECTOS

NORTE Y VIENTOS DOMINANTES:
VENTOS FRÍOS
VENTOS CALDOS

SIMBOLOGÍA:

- EJE ESTRUCTURAL
- REFERENCIA DE ELEVACION EXTERIOR
- REFERENCIA DE CORTE LONG. O TRANS.
- REFERENCIA DE ELEVACION INTERIOR
- ACCESO PRINCIPAL

INDICACION DE NIVEL
INDICACION DE CAMBIO DE NIVEL
CLAVE DE PLAFONES
CLAVE DE PISOS
INDICACION DE PENDIENTE
MUEBLE SANITARIO
MANIPARA SANITARIA

ACABADOS EN MURO
NOTA DE ACLARACION
CLAVE DE PUERTA
CLAVE DE VENTANA
VERSION DE REVISION
EQUIPOS ESPECIALES

NOTAS GENERALES:

- NO TOMAR MEDIDAS CON ESCALIMETRO, LAS COTAS SON AL BRUJO.
- LAS DIMENSIONES ESPECIFICADAS EN ESTE PLANO ESTAN DADAS EN METROS A MENOS QUE SE INDIQUE LO CONTRARIO.
- CUICUNQUER MODIFICACION A ESTE PLANO DEBERA ESTAR AUTORIZADA POR EL ARQUITECTO DISEÑADOR Y SUS INGENIEROS ESPECIALISTAS.
- LA INFORMACION CONTENIDA EN ESTE PLANO ES PROPIEDAD PRIVADA DE LA SECRETARÍA DE COMUNICACIONES Y OBRAS PÚBLICAS DEL ESTADO DE CHIHUAHUA (SCOP).

NOTAS ESPECÍFICAS:

MARCO LEGAL Y NORMATIVO:

- LA CONSTRUCCIÓN DE ESTE PROYECTO SE HARÁ BAJO LOS REGLAMENTOS DE CONSTRUCCIÓN DE OBRAS PÚBLICAS DEL ESTADO DE CHIHUAHUA P.O.C. 2008/2017, AL DECRETO EST. Y LO CIVIL BASADO EN EL REGLAMENTO DE LA LEY DE OBRAS PÚBLICAS FEDERALES 2007-2010, INMEDIATA, EL CEBEREM, ASÍ COMO LOS SIGUIENTES NORMATIVOS:
 - 1.- REGLAMENTO DE CONSTRUCCIÓN Y NORMAS TÉCNICAS DEL MUNICIPIO CORRESPONDIENTE.
 - 2.- MEDICINA INTERNA: IF STEEL CONSTRUCTION ASD 9TH EDITION.
 - 3.- MEDICINA NACIONAL: STANDARD INSTITUTE.
 - 4.- MEDICINA CONCRETO: INSTITUTO AS 318-05.
 - 5.- AMERICAN INSTITUTE OF STEEL CONSTRUCTION.
- NORMA OFICIAL MEXICANA PARA INSTALACIONES ELÉCTRICAS NOM-001-SEDE-2012.
- NORMA OFICIAL MEXICANA PARA INSTALACIONES HIDROSANITARIAS E2002/2007-2008, P.M.C. EN 1171-2011-2002.
- NORMA OFICIAL MEXICANA PARA INSTALACIONES DE GAS NOM-001-SEDE-2004.
- REGLAMENTO DE ACCESIBILIDAD PARA PERSONAS CON DISCAPACIDAD DEL ESTADO DE CHIHUAHUA.
- PARA PROTECCIÓN CIVIL, SEÑALADA Y RUTAS DE EVACUACIÓN: NOM-001-SPE-2008, NOM-002-SPE-2010, NOM-008-SPE-2008 Y NOM-001-SPE-2011.
- PARA LAS INSTALACIONES DE AIRE ACONDICIONADO: SMAN Y ASHRAE 90.1-2014.