

IMPERMEABILIZACIÓN

IM1.01 PLANO DE IMPERMEABILIZACIÓN.

AIRE ACONDICIONADO


AAC.01 PLANO DE DISTRIBUCION DE AIRE ACONDICIONADO EN INTERIOR
AAC.02 PLANO DE UBICACION DE UNIDADES.

ELECTRICOS

E1.01 DISTRIBUCION ELECTRICA EN PLANTAS ARQUITECTONICAS
E2.02 DISTRIBUCION ELECTRICA EN PLANTA DE CONJUNTO

SISTEMA CONTRA INCENDIOS

SCI.01 SISTEMA CONTRA INCENDIOS SOTANO Y VISTA AMPLIADA EQUIPOS
SCI.02 SISTEMA CONTRA INCENDIOS ISOMETRICOS
SCI.03 SISTEMA CONTRA INCENDIOS PLANTA ALTA
SCI.04 SISTEMA CONTRA INCENDIOS PLANTA BAJA
FAS.01 SISTEMA DETECCION DE ALARMA INCENDIO PLANTA BAJA
FAS.02 SISTEMA DETECCION DE ALARMA INCENDIO PLANTA ALTA Y SOTANO

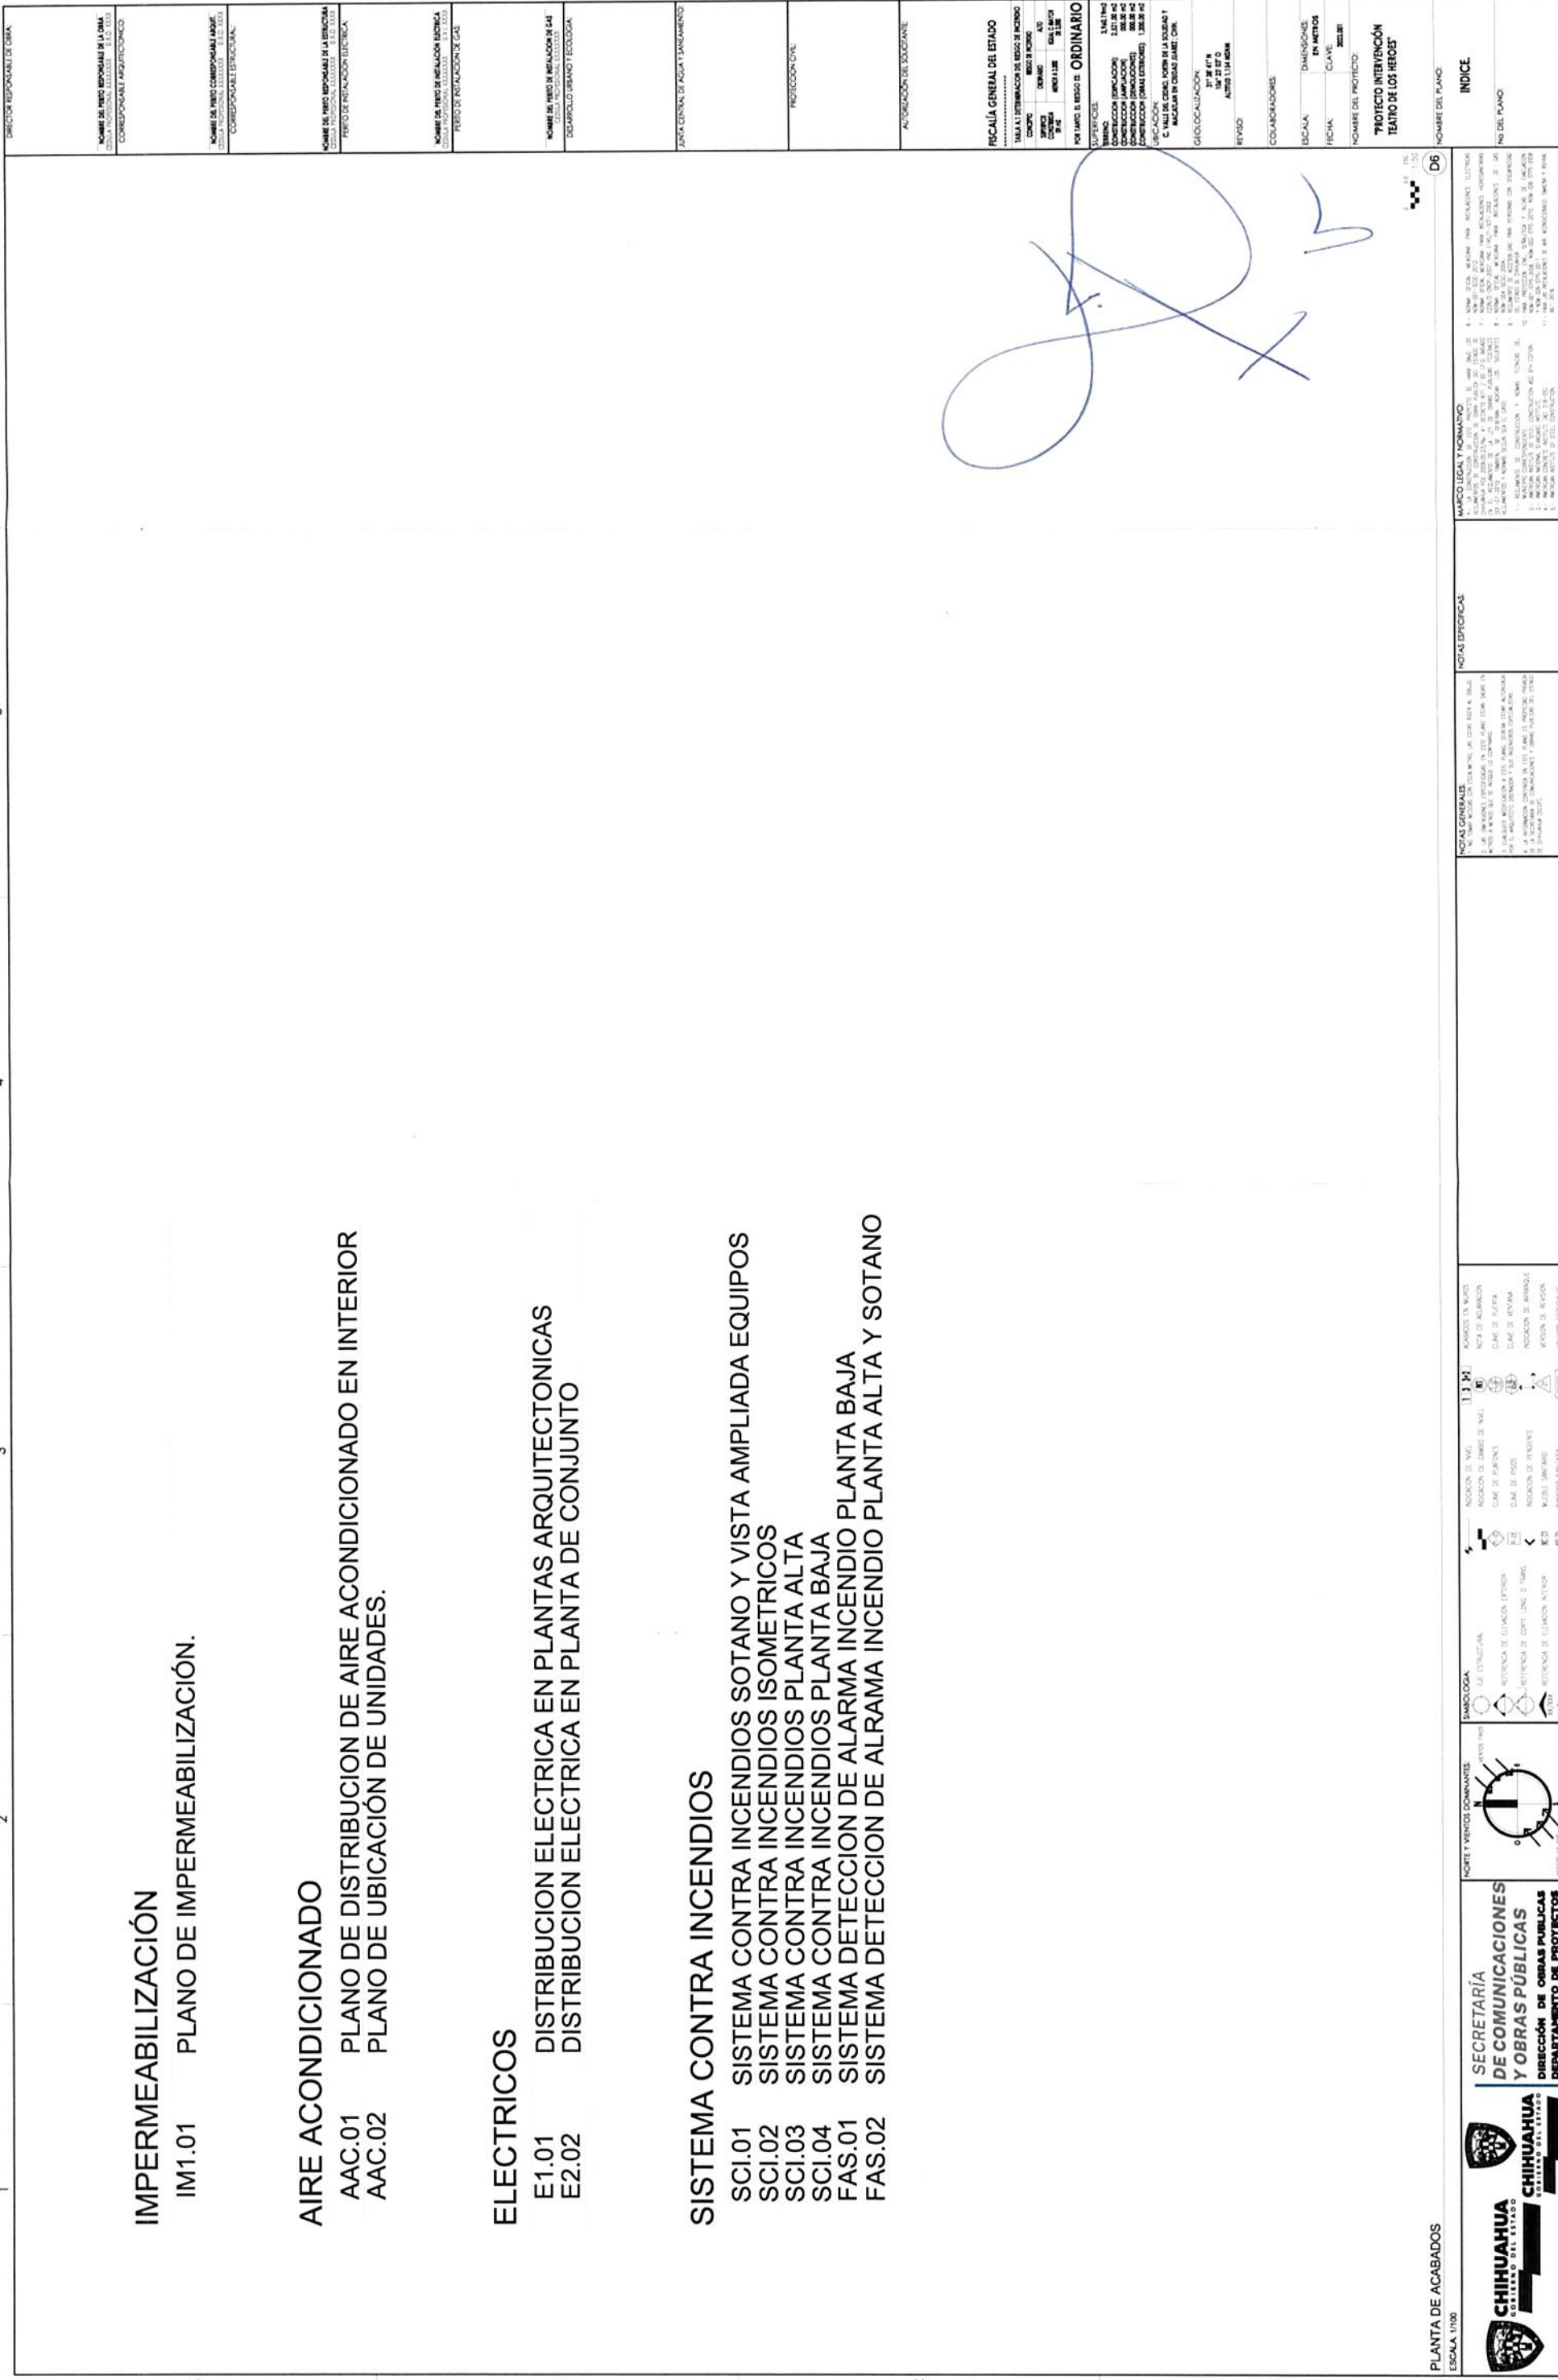

[Handwritten signature]

PLANTA DE ACABADOS
ESCALA: 1/100

SECRETARIA DE COMUNICACIONES Y OBRAS PÚBLICAS
DIRECCIÓN DE OBRAS PÚBLICAS
DEPARTAMENTO DE PROYECTOS

SEMIOLOGÍA

	PORTE Y VENTOS DOMINANTE
	ÁREAS DE CONSTRUCCIÓN
	RETERENSA DE CLAVON (TERMINO)
	RETERENSA DE CORT LINE 2 NING
	RETERENSA DE CLAVON ANTERO
	ACTOS FINALES

NOTAS GENERALES:
1. VER PLAN DE DISTRIBUCIÓN DE AIRE ACONDICIONADO EN INTERIOR.
2. VER PLAN DE DISTRIBUCIÓN DE AIRE ACONDICIONADO EN INTERIOR.
3. VER PLAN DE DISTRIBUCIÓN DE AIRE ACONDICIONADO EN INTERIOR.
4. VER PLAN DE DISTRIBUCIÓN DE AIRE ACONDICIONADO EN INTERIOR.
5. VER PLAN DE DISTRIBUCIÓN DE AIRE ACONDICIONADO EN INTERIOR.

NOTAS ESPECÍFICAS:
1. VER PLAN DE DISTRIBUCIÓN DE AIRE ACONDICIONADO EN INTERIOR.
2. VER PLAN DE DISTRIBUCIÓN DE AIRE ACONDICIONADO EN INTERIOR.
3. VER PLAN DE DISTRIBUCIÓN DE AIRE ACONDICIONADO EN INTERIOR.
4. VER PLAN DE DISTRIBUCIÓN DE AIRE ACONDICIONADO EN INTERIOR.
5. VER PLAN DE DISTRIBUCIÓN DE AIRE ACONDICIONADO EN INTERIOR.

MARCO LEGAL Y NORMATIVO:
1. LEY GENERAL DE OBRAS PÚBLICAS.
2. LEY GENERAL DE DISTRIBUCIÓN DE AIRE ACONDICIONADO EN INTERIOR.
3. LEY GENERAL DE IMPERMEABILIZACIÓN.
4. LEY GENERAL DE SISTEMAS CONTRA INCENDIOS.
5. LEY GENERAL DE DETECCIÓN DE ALARMA INCENDIO.
6. LEY GENERAL DE PLANOS Y DISEÑOS.
7. LEY GENERAL DE PROYECTOS DE OBRAS PÚBLICAS.
8. LEY GENERAL DE SISTEMAS DE AIRE ACONDICIONADO EN INTERIOR.
9. LEY GENERAL DE IMPERMEABILIZACIÓN.
10. LEY GENERAL DE SISTEMAS CONTRA INCENDIOS.
11. LEY GENERAL DE DETECCIÓN DE ALARMA INCENDIO.
12. LEY GENERAL DE PLANOS Y DISEÑOS.
13. LEY GENERAL DE PROYECTOS DE OBRAS PÚBLICAS.
14. LEY GENERAL DE SISTEMAS DE AIRE ACONDICIONADO EN INTERIOR.
15. LEY GENERAL DE IMPERMEABILIZACIÓN.
16. LEY GENERAL DE SISTEMAS CONTRA INCENDIOS.
17. LEY GENERAL DE DETECCIÓN DE ALARMA INCENDIO.
18. LEY GENERAL DE PLANOS Y DISEÑOS.
19. LEY GENERAL DE PROYECTOS DE OBRAS PÚBLICAS.
20. LEY GENERAL DE SISTEMAS DE AIRE ACONDICIONADO EN INTERIOR.
21. LEY GENERAL DE IMPERMEABILIZACIÓN.
22. LEY GENERAL DE SISTEMAS CONTRA INCENDIOS.
23. LEY GENERAL DE DETECCIÓN DE ALARMA INCENDIO.
24. LEY GENERAL DE PLANOS Y DISEÑOS.
25. LEY GENERAL DE PROYECTOS DE OBRAS PÚBLICAS.

RECALA GENERAL DEL ESTADO

CONTEXTO: []
ESCALA: []
FECHA: []

REVISIÓN:
NO. 01
FECHA: []

PROYECTO: PROYECTO DE OBRAS PÚBLICAS
TÍTULO: IMPERMEABILIZACIÓN, AIRE ACONDICIONADO EN INTERIOR Y SISTEMAS CONTRA INCENDIOS Y DETECCIÓN DE ALARMA INCENDIO.

PROYECTANTE: SECRETARÍA DE COMUNICACIONES Y OBRAS PÚBLICAS
PROYECTO EJECUTIVO: SECRETARÍA DE COMUNICACIONES Y OBRAS PÚBLICAS