


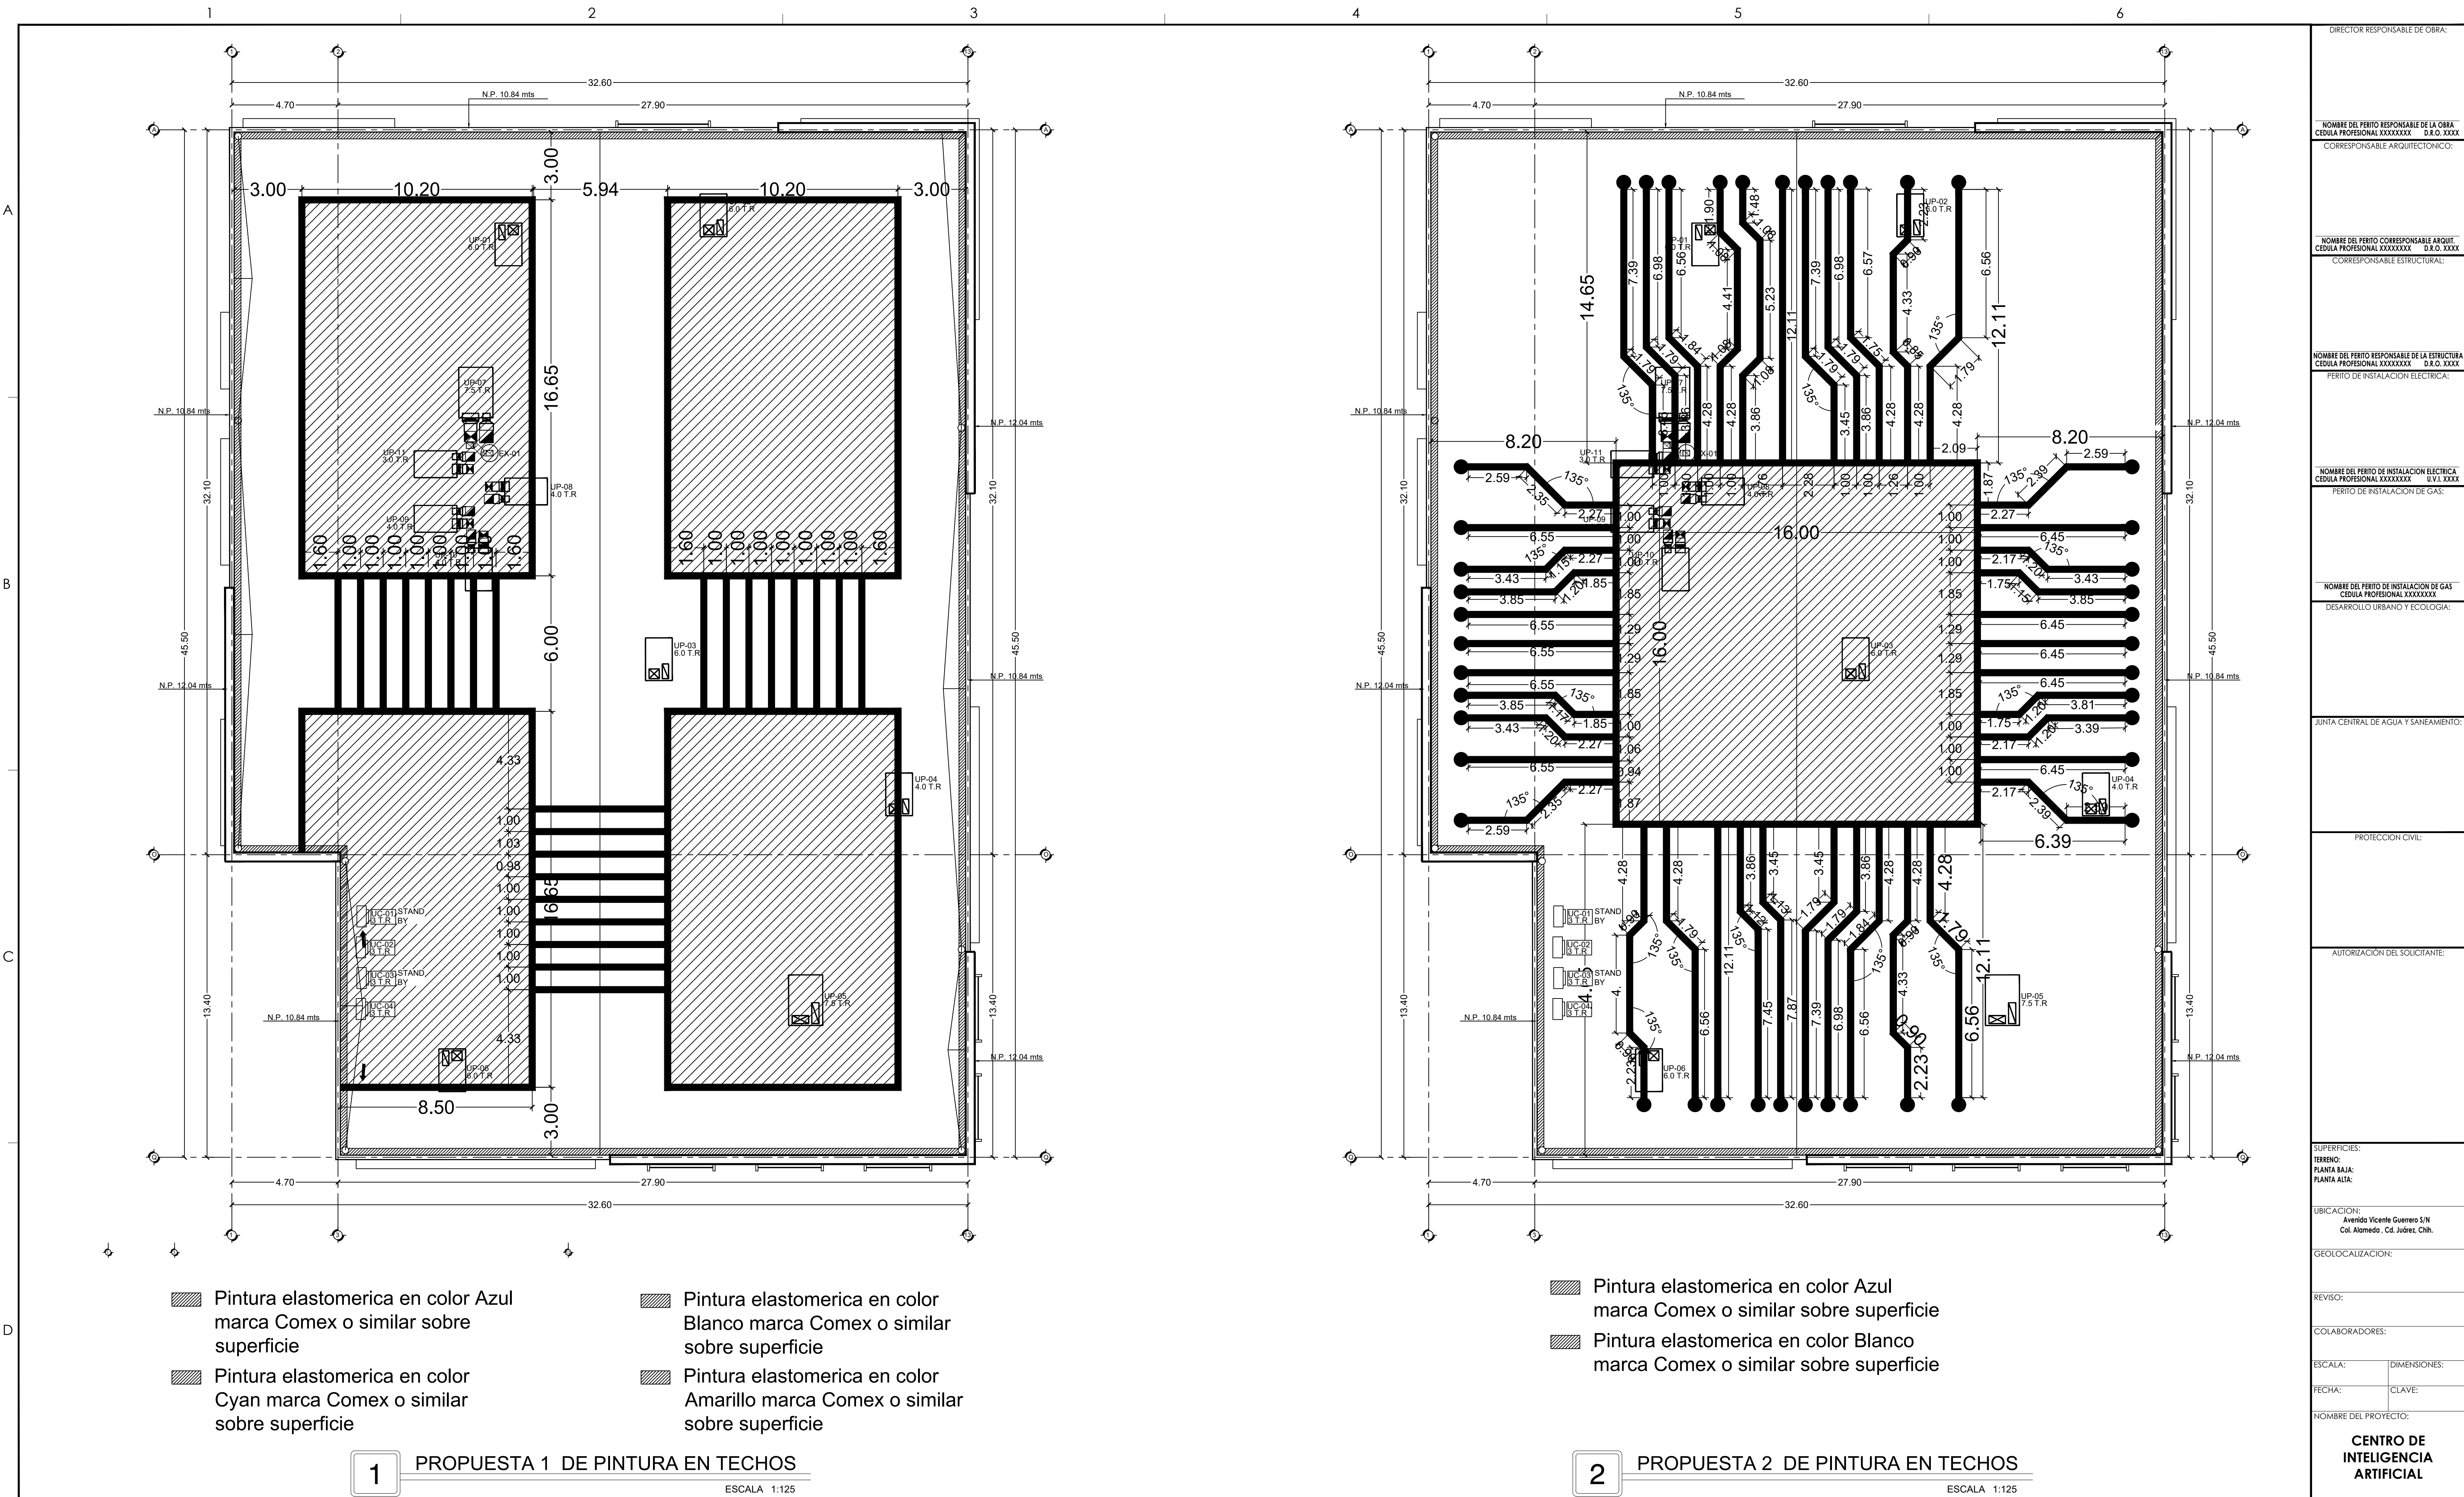

- Pintura elastomerica en color Azul
marca Comex o similar sobre
superficie

Pintura elastomerica en color
Cyan marca Comex o similar
sobre superficie

Pintura elastomerica en color Blanco
marca Comex o similar
sobre superficie

Pintura elastomerica en color
Amarillo marca Comex o similar
sobre superficie
- 1

PROPUESTA 1 DE PINTURA EN TECHOS

ESCALA 1:125
- 2

PROPUESTA 2 DE PINTURA EN TECHOS

ESCALA 1:125
- 

Chihuahua
GOBIERNO DEL ESTADO



Chihuahua
AMÁÑECE PARA TODOS

SECRETARÍA
DE COMUNICACIONES
Y OBRAS PÚBLICAS

SUBSECRETARÍA DE OBRAS
PÚBLICAS DE LA FRONTERA

NORTE Y VIENTOS DOMINANTES:

SIMBOLOGÍA:

0.00

N.P.T

NIVEL DE PISO TERMINADO

0.00

N.S.L

NIVEL SUPERIOR DE LOSA

0.00

N.ENTRERISO

NIVEL DE ENTREPISO

0.00

N.PLAFON

NIVEL INTERIOR DE PLAFON

0.00

N.PRETEL

NIVEL DE PRETEL

3%

INDICACION DE PENDIENTE

ACABADOS EN MUROS

CLAVE DE PUERTA

CLAVE DE VENTANA Y
CANCELERIAS

NOTA DE ACLARACION

NOTAS ESTRUCTURALES:

TABLA DE VARILLAS

NOTAS GENERALES:

NOTAS ESPECIFICAS:

MARCO LEGAL Y NORMATIVO:

6.- NORMA OFICIAL MEXICANA PARA INSTALACIONES ELÉCTRICAS NOM-001-SEDE-2012.

7.- NORMA OFICIAL MEXICANA PARA INSTALACIONES HIDROSANITARIAS E226/2-CNP-2007, PGC E145/1-SEDI-2002.

8.- NORMA OFICIAL MEXICANA PARA INSTALACIONES DE GAS NOM-004-SEDO-2004.

9.- REGLAMENTO DE ACCESIBILIDAD PARA PERSONAS CON DISCAPACIDAD DEL ESTADO DE CHIHUAHUA.

10.- PARA PROTECCIÓN CIVIL, SÍMBOLOS Y PÍLOS DE EVACUACIÓN NOM-001-SEPS-2006, NOM-002-SEPS-2010, NOM-026-SEPS-2008 Y NOM-029-SEPS-2011.

11.- PARA LAS INSTALACIONES DE AIRE ACONDICIONADO: SAMOA Y ASHRAE 90.1-2016.

DIRECTOR RESPONSABLE DE OBRA:

NOMBRE DEL PERITO RESPONSABLE DE LA OBRA
CEDULA PROFESIONAL XXXXXXXX D.R.O. XXXX

CORRESPONSABLE ARQUITECTÓNICO:

NOMBRE DEL PERITO CORRESPONSABLE ARQUIT.
CEDULA PROFESIONAL XXXXXXXX D.R.O. XXXX

CORRESPONSABLE ESTRUCTURAL:

NOMBRE DEL PERITO RESPONSABLE DE LA ESTRUCTURA
CEDULA PROFESIONAL XXXXXXXX D.R.O. XXXX

PERITO DE INSTALACIÓN ELÉCTRICA:

NOMBRE DEL PERITO DE INSTALACIÓN ELÉCTRICA
CEDULA PROFESIONAL XXXXXXXX U.V.I. XXXX

PERITO DE INSTALACION DE GAS:

NOMBRE DEL PERITO DE INSTALACION DE GAS
CEDULA PROFESIONAL XXXXXXXX

DESARROLLO URBANO Y ECOLOGIA:

JUNTA CENTRAL DE AGUA Y SANEAMIENTO:

PROTECCIÓN CIVIL:

AUTORIZACION DEL SOLICITANTE:

SUPERFICIES:
INTERNO:
PLANTA BAJA:
PLANTA ALTA:

UBICACION:
Avenida Vicente Guerrero S/N
Col. Alameda, Cd. Juárez, Chih.

GEOLOCALIZACION:

REVISO:

COLABORADORES:

ESCALA:

DIMENSIONES:

FECHA:

CLAVE:

NOMBRE DEL PROYECTO:
CENTRO DE
INTELIGENCIA
ARTIFICIAL

NOMBRE DEL PLANO:
PLANO
DE TECHOS

No del PLANO:
A-19