



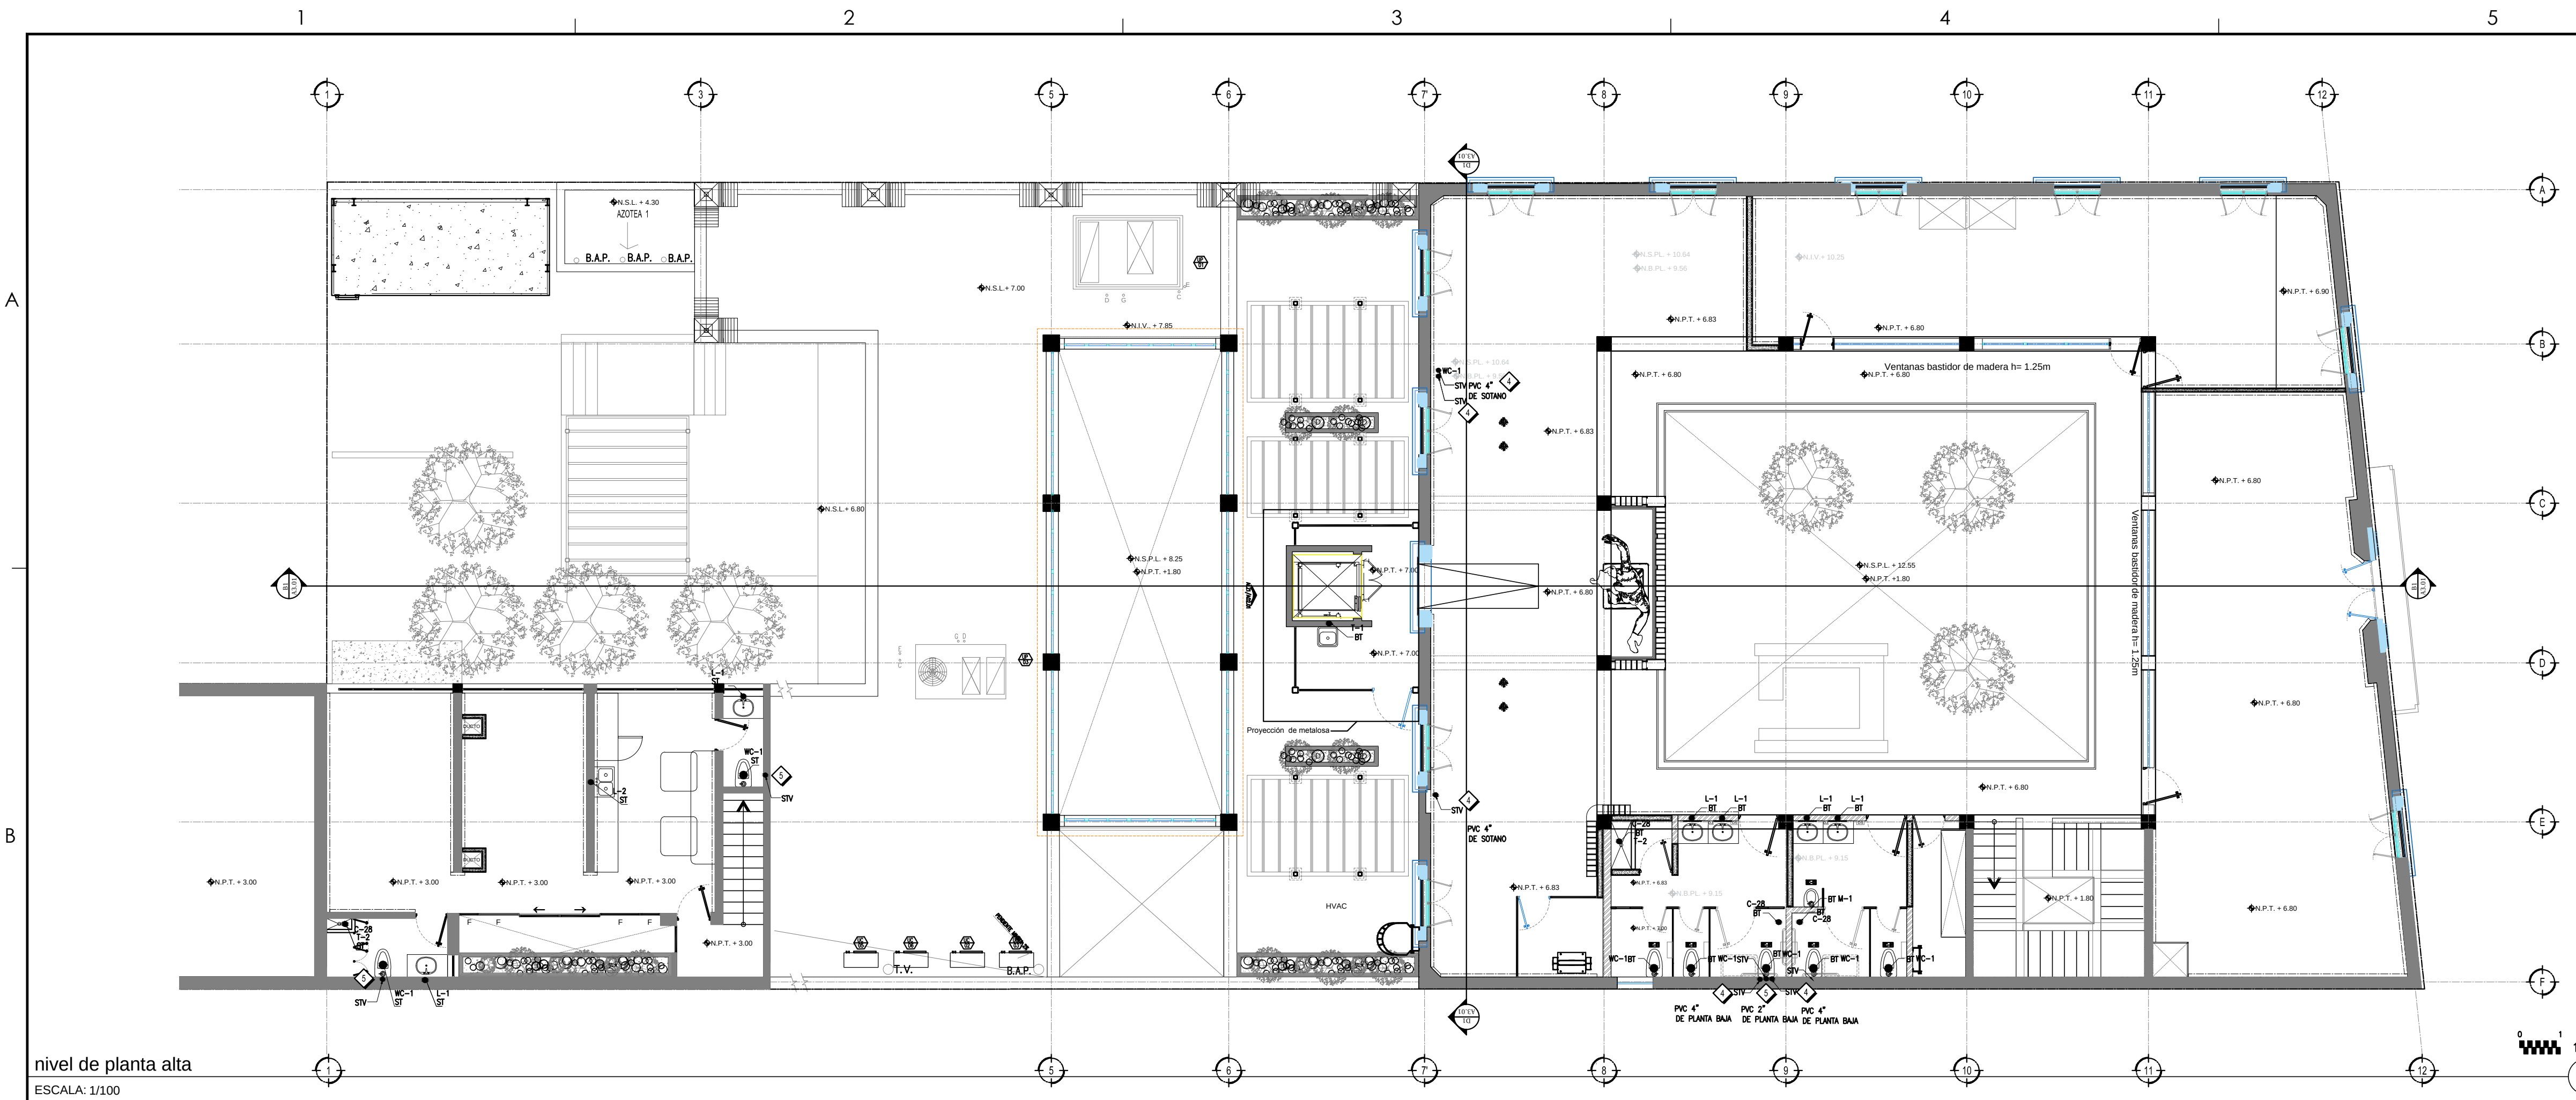

nivel de planta alta
ESCALA: 1/100

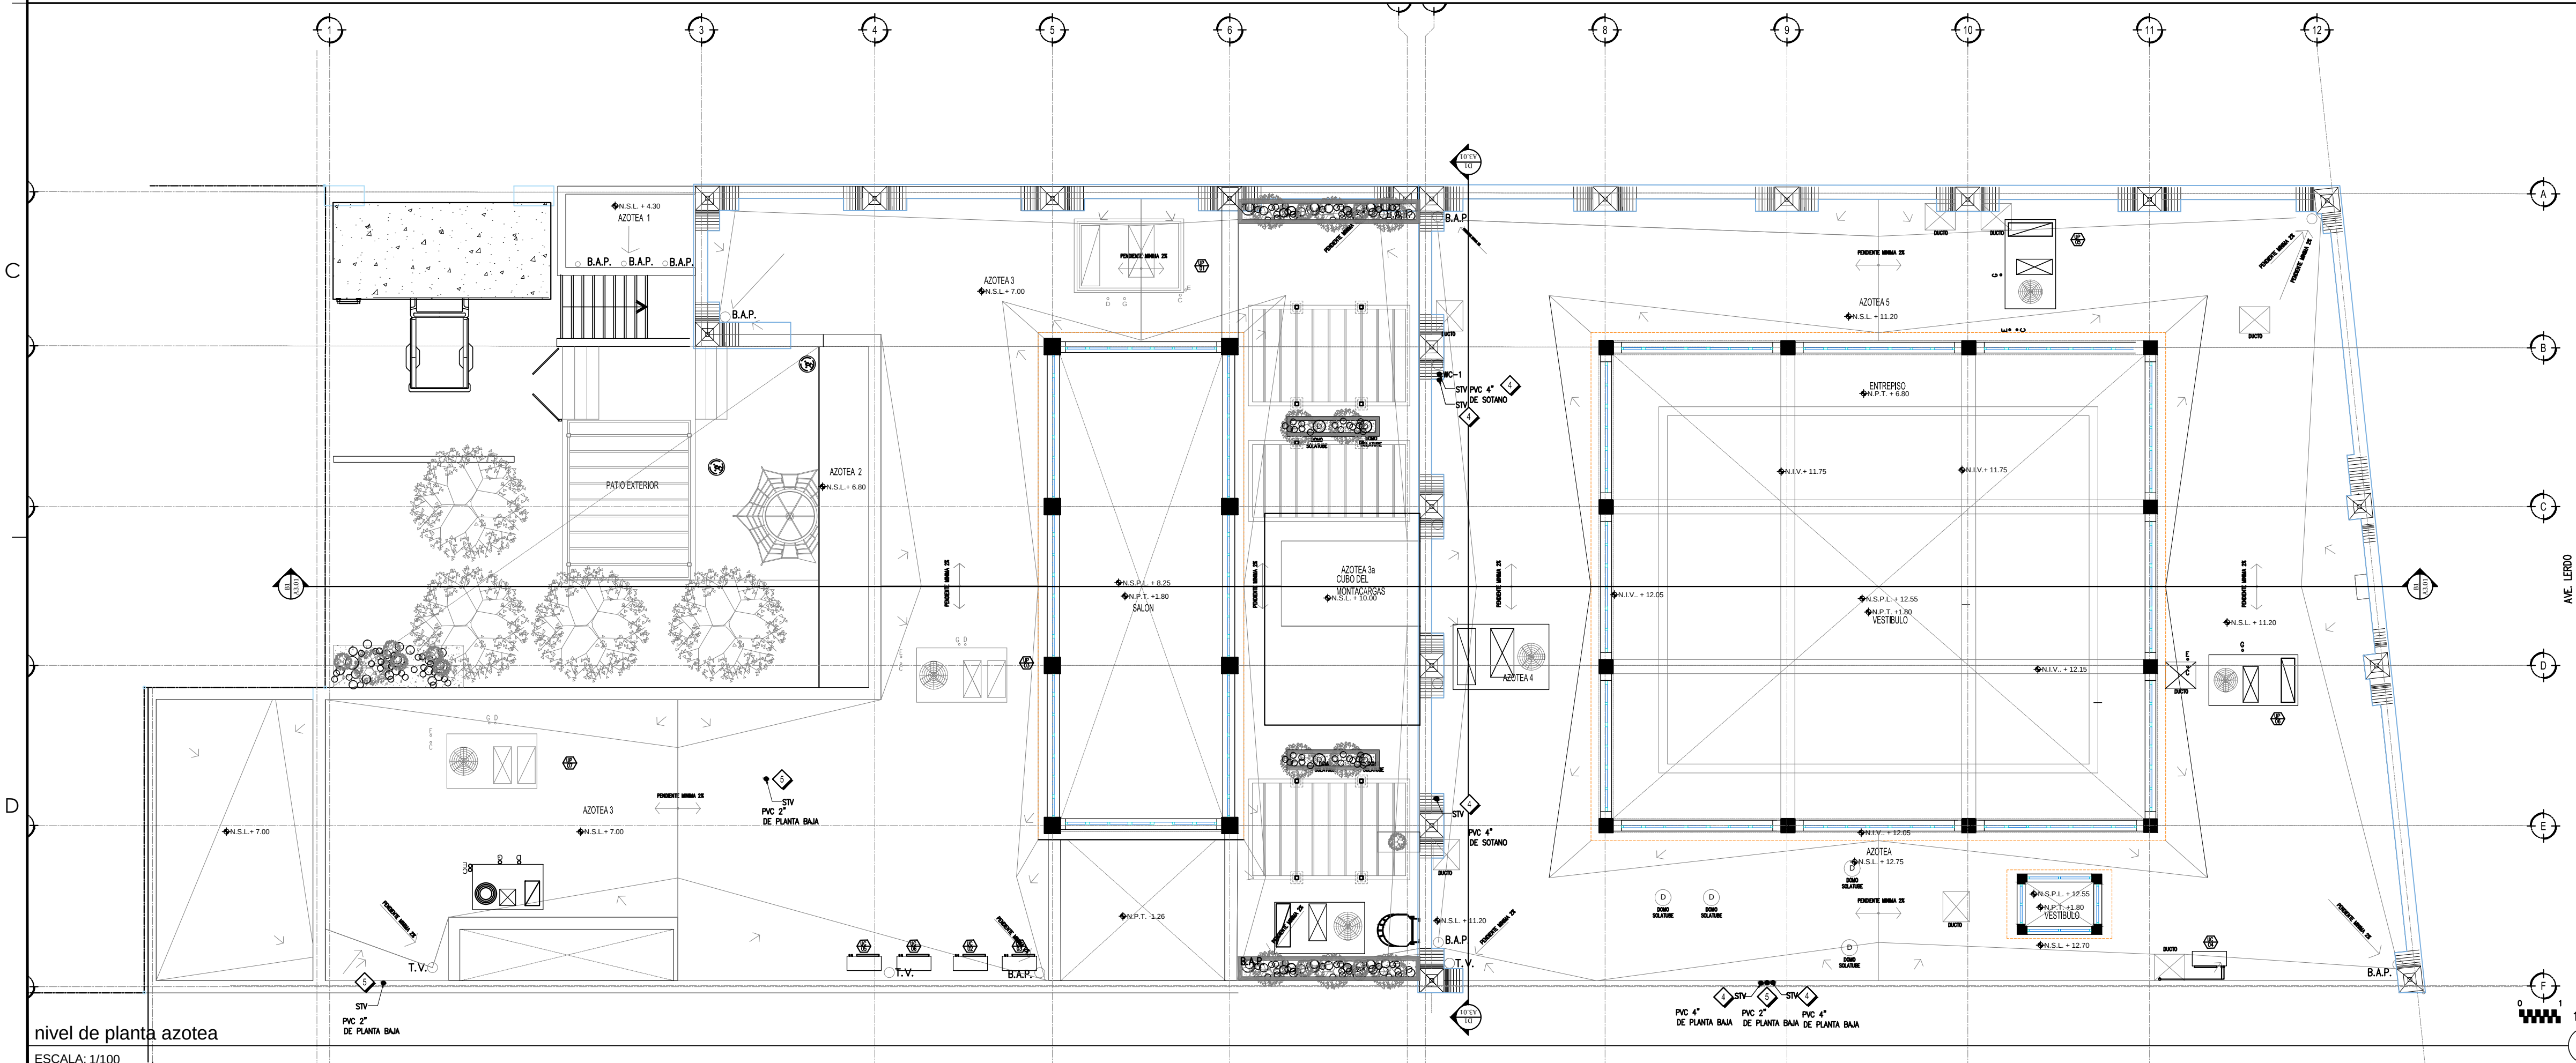

nivel de planta azotea
ESCALA: 1/100

- NOTAS DE CONSTRUCCION:**
- TODAS LAS TUBERIAS SERAN DE PVC DE DIM. CED. 40
 - LOS TAPONES REGISTRO SE INSTALARAN VERTICALMENTE EN ANGULO RECTO CON DOS CODOS DE 45X 4" DE MODO QUE SE ABRA PARA PERMITIR LIMPIAR POR ENCIMA DE LA DIRECCION DEL FLUJO.
 - LAS PENDIENTES MINIMAS DE ARRASTRE SERAN:
2-4" (2%). 6-8" (1/2%).
 - TODAS LAS TUBERIAS VISIBLES LLEVARAN CALCOMANIAS QUE IDENTIFIQUEN EL SISTEMA ADJUNTO DEL SENTIDO DEL FLUJO.
 - LOS PASES ATRAVES DEL CONCRETO SERAN DE TUBERIA DE PVC DE AL MENOS DOS DIAMETROS MAYORES AL TUBO A USARSE.
 - LA INSTALACION VISIBLE YA SEA HORIZONTAL O VERTICAL SE SOPORTARA A LA ESTRUCTURA DEL EDIFICIO SEGUN DETALLES MOSTRADOS.
 - VERIFICAR EN SITO LAS TRAYECTORIAS MOSTRADAS EN ESTE PLANO.
 - TODOS LOS CORTES SOBRE CONCRETO O ASFALTO SERAN CON DISCO.
 - SE COORDINARA CON EL RESIDENTE DE OBRA LA INSTALACION DE PASES ATRAVES DEL CONCRETO PARA RECIBIR PREVIAMENTE LA INSTALACION PROYECTADA
 - COORDINAR TODA LA INFORMACION CONCERNIENTE A ESPECIFICACIONES, PLANOS Y DIBUJOS ANTES DE INICIAR CUALQUIER TRABAJO CON EL REPRESENTANTE DE CAMPO.

SIMBOLOGIA

---	TUBERIA DE DRENAJE AEREA
---	TUBERIA DE VENTILACION AEREA
---	TUBERIA DE DRENAJE BAJO TIERRA
---	TUBERIA DE VENTILACION BAJO TIERRA
↘	DIRECCION Y PENDIENTE DE TUBERIA
1 1/2"	TUBERIA DE REGISTRO EN "Y"


NOTAS DEL PLANO:

1	TUBERIA AEREA DE VENTILACION
2	COLUMNA B.A.N. DE 4"Ø
3	COLUMNA DE VENTILACION 4"Ø
4	COLUMNA DE VENTILACION 2"Ø
5	COLUMNA B.A.N. DE 6"Ø
6	SOPORTERIA HORIZONTAL
7	SOPORTERIA VERTICAL
8	TUBERIA HORIZONTAL CON EL 1/2% PEND.
9	TUBERIA SOPORTADA AL TECHO.
10	PROYECCION DE TUBERIA EN PLAFONES
11	TAPON REGISTRO DE 4/6"Ø
12	PROYECCION DE TUBERIA SUBTERRANEA
ST	SUBE TUBERIA
BT	BAJA TUBERIA
TR	TUBERIA DE REGISTRO PVC
STV	SUBE TUBO DE VENTILA

NOMENCLATURA

WC-1	SANITARIO ST-2029 Y GEM-2 111 Fluómetro.
M-1	MINITORIO SU-7009 Y ROYAL 186 Fluómetro
L-1	LAVABO
L-2	LAVATRASES
B-1	BEBEDERO HACER'S-O ADA
LL-1	LLAVE DE JARDIN DE 3/4"Ø
T-1	TARJA
T-2	TARJA TRAPEADOR
C-28	COLADERA HELVEK 28 DE TRES BOCAS

sombologia
ESCALA: sin

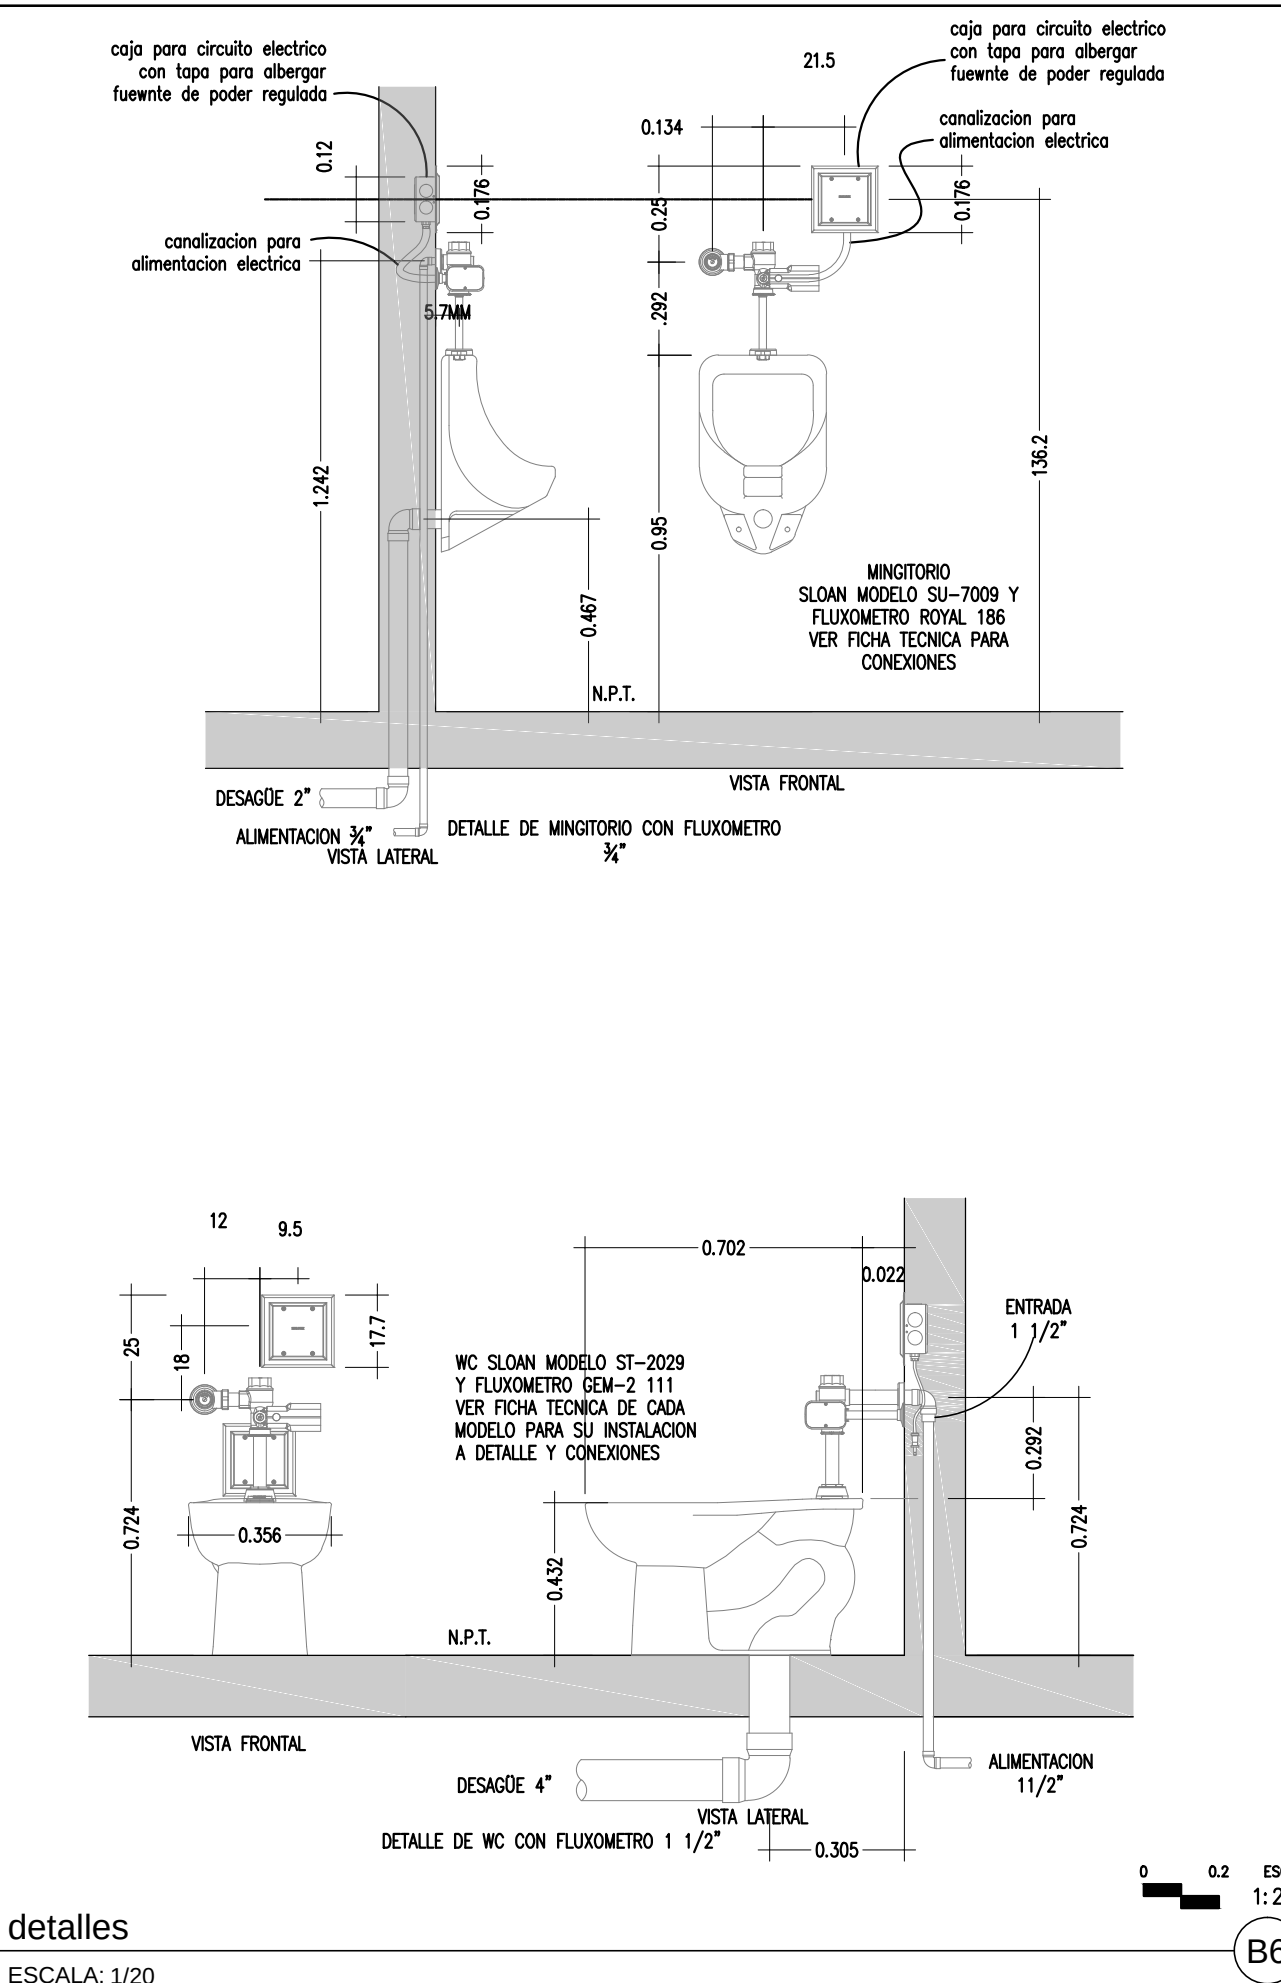

detalles
ESCALA: 1/20

DIRECTOR RESPONSABLE DE OBRA:

ARG. GASTON RENE FOURZAN HERRO
CEDULA PROFESIONAL 3472853

CORRESPONSABLE ARQUITECTONICO:

ARG. GASTON RENE FOURZAN HERRO
CEDULA PROFESIONAL 3472853

CORRESPONSABLE ESTRUCTURAL:

ING. OSCAR RAFAEL RUIZ MEDINA
CEDULA PROFESIONAL 855616 E PER. ESTE. 173218-S-VIIE

PERITO DE INSTALACION ELECTRICA:

ING. AARON AREAS PEREZ
CEDULA PROFESIONAL 855616 E PER. ESTE. 173218-S-VIIE

PERITO DE INSTALACION DE GAS:

NOMBRE DEL PERITO DE INSTALACION DE GAS:
CEDULA PROFESIONAL XXXXXXXX

DESARROLLO URBANO Y ECOLOGIA:

JUNTA CENTRAL DE AGUA Y SANEAMIENTO:

PROTECCION CIVIL:

AUTORIZACION DEL SOLICITANTE:

SUBSECRETARIA DE OBRAS PUBLICAS DE LA FRONTERA

CONCRETO	RIESGO DE INCENDIO
SUPERFICIE CONSTRUIDA EN m2	ORDINARIO
	ALTO
	MEJOR A 3.000
	IGUAL O MAYOR DE 3.000

POR TANTO, EL RIESGO ES: **ORDINARIO**

SUPERFICIES:

TERRENO:	1053.04 m2
CONSTRUCCION (EDIFICACION):	1.678.90 m2
CONSTRUCCION (AMPLIACION):	000.00 m2
CONSTRUCCION (DEMOLICIONES):	000.00 m2
CONSTRUCCION (OBRAS EXTERIORES):	185.23m2

UBICACION:

AV. LERDO SUR 205, CENTRO, 32001 CIUDAD JUAREZ, CHIH.

GEOLocalizACION:

31° 44' 17.08" N
106° 28' 53.76" O
ALTITUD 1,120 MSNM

REVISO:

MITO, ARTURO MARRUFO MELENDEZ
JEFE DEL DEPARTAMENTO DE PROYECTOS

COLABORADORES:

ING. ALBA VIVIANE MARRUFO MARRUFO
ING. JONATHAN MARQUEZ DIAZ
ING. JONATHAN MARQUEZ DIAZ

ESCALA:

INDICADA

DIMENSIONES:

EN METROS

FECHA:

29-ABRIL-2020

CLAVE:

NOMBRE DEL PROYECTO:

PROYECTO EJECUTIVO PARA ADECUACION DEL EDIFICIO DE CORREOS A USO DE BIBLIOTECA PUBLICA EN CD. JUAREZ, CHIH.

NOMBRE DEL PLANO:

PLANTA RED SANITARIA

No DEL PLANO:

M5.02

MECANICOS