




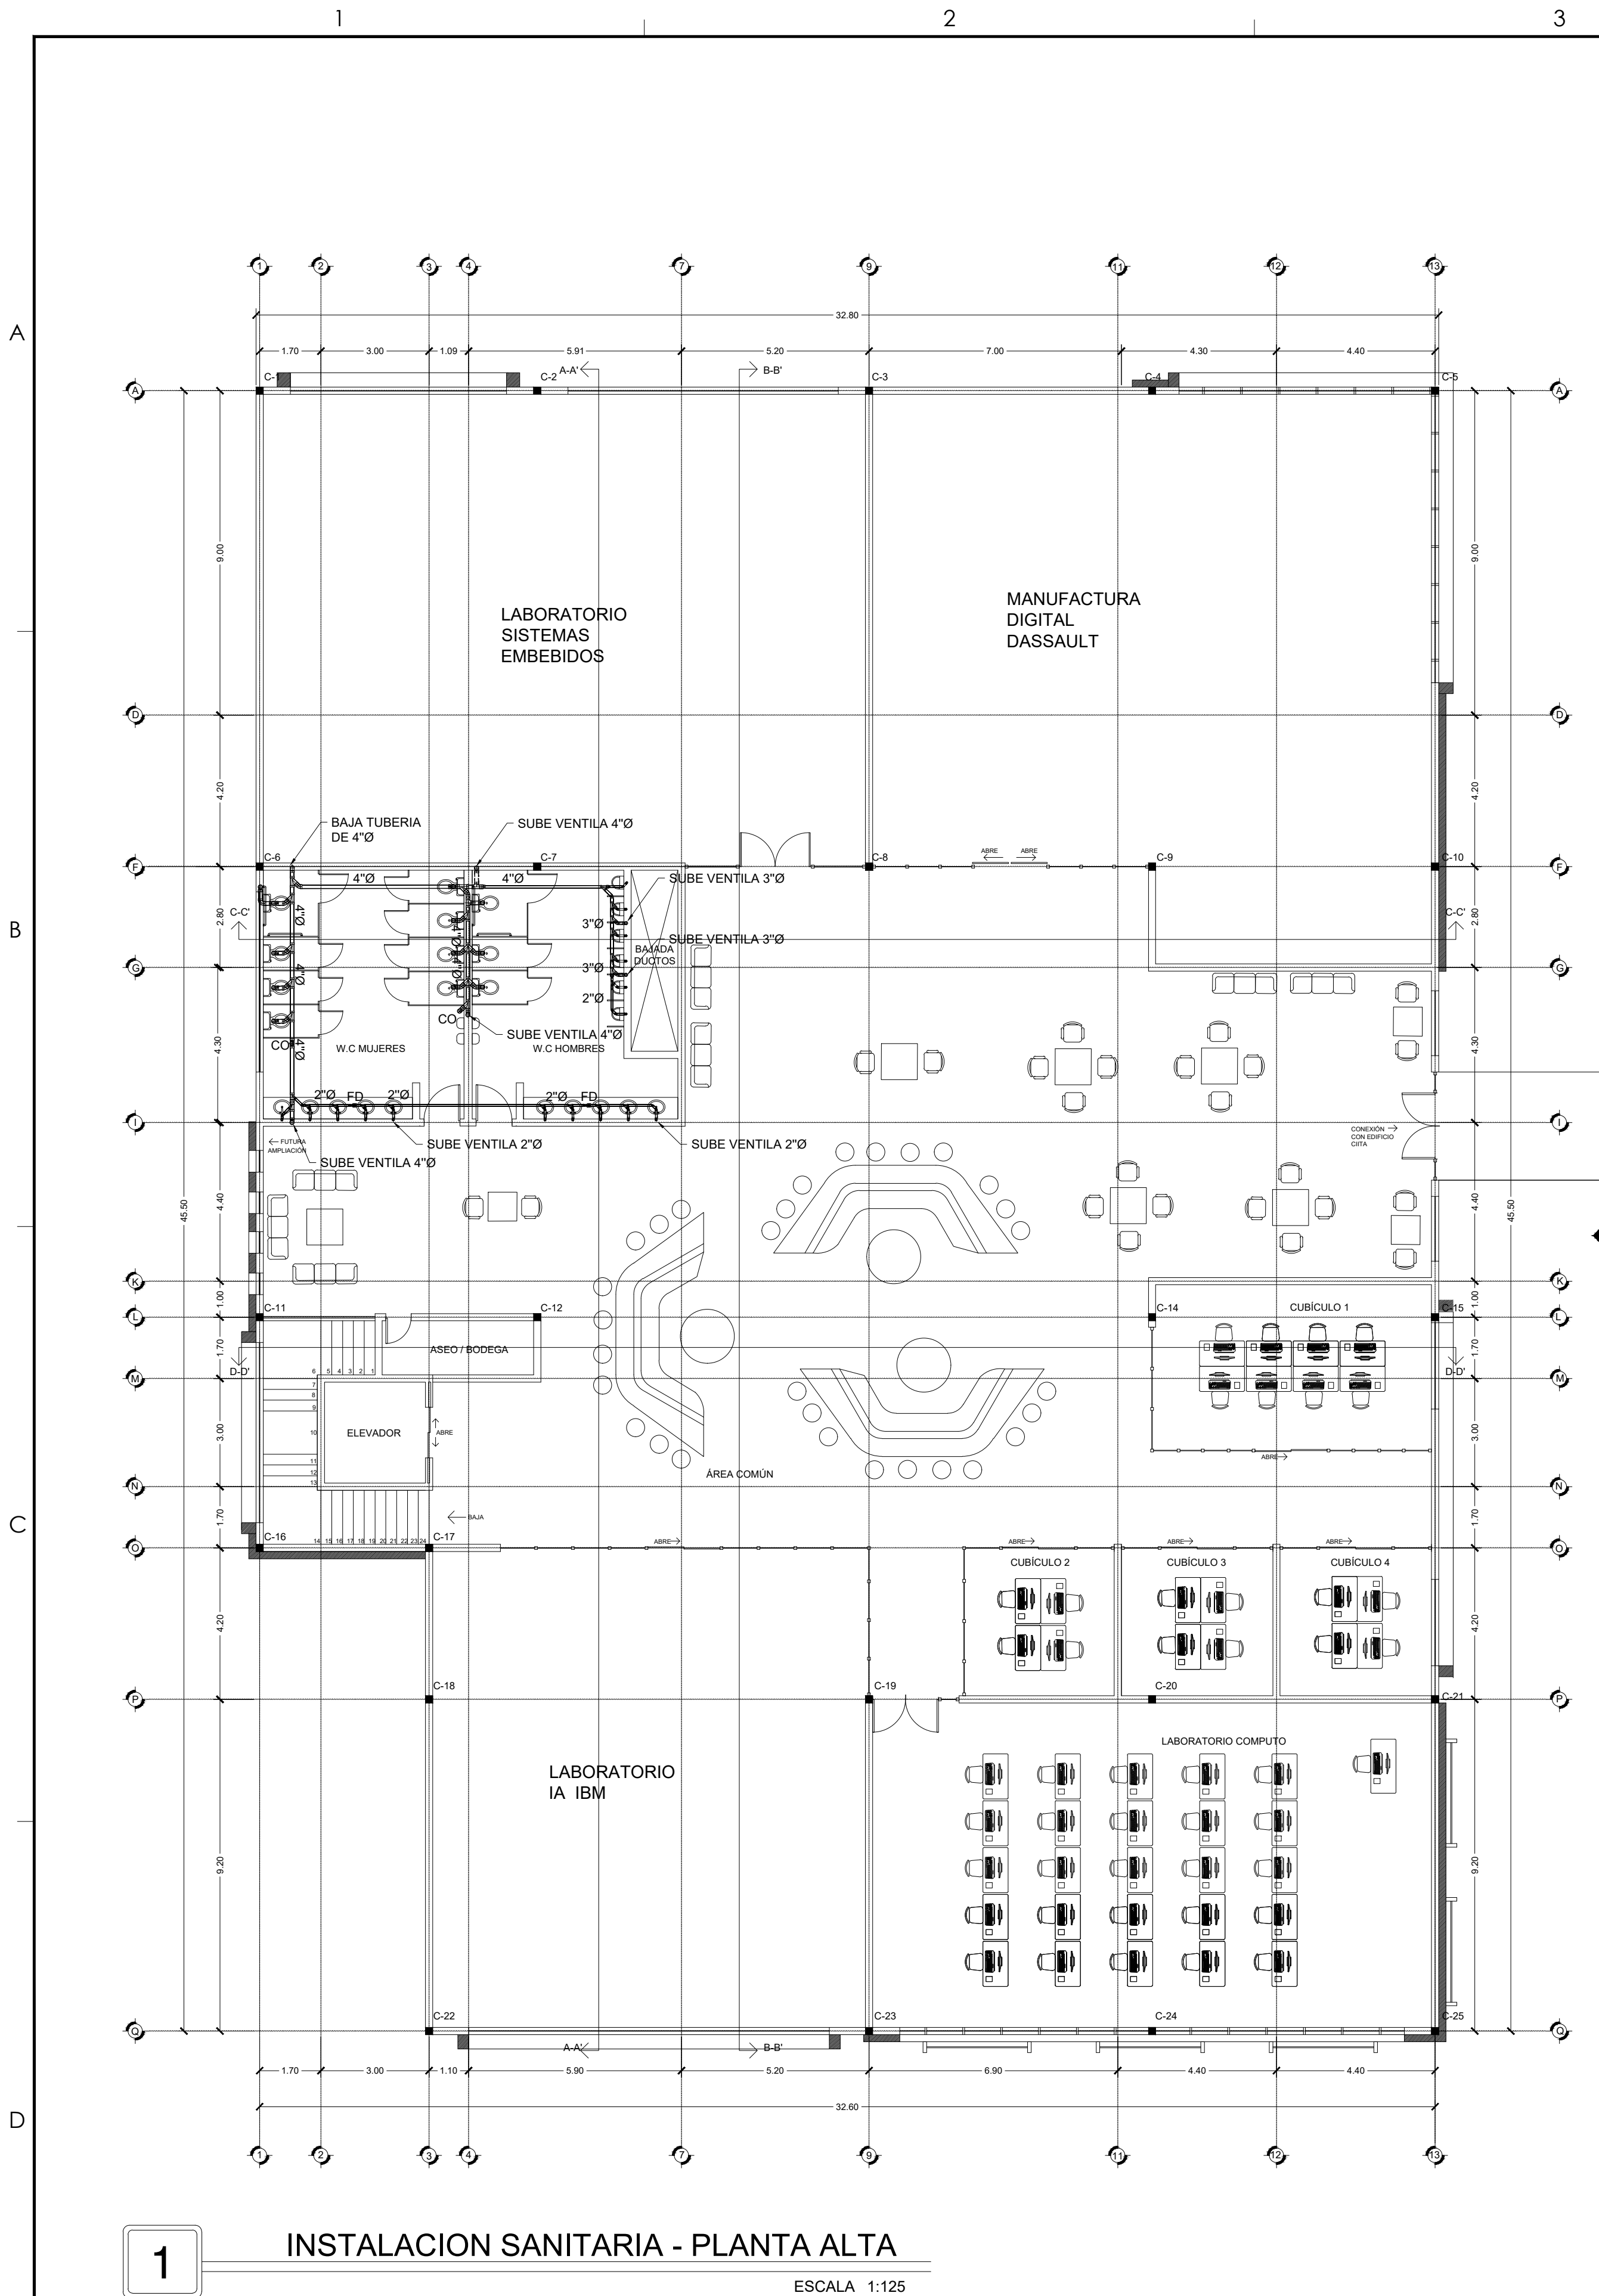


1 INSTALACION SANITARIA - PLANTA ALTA
ESCALA 1:125

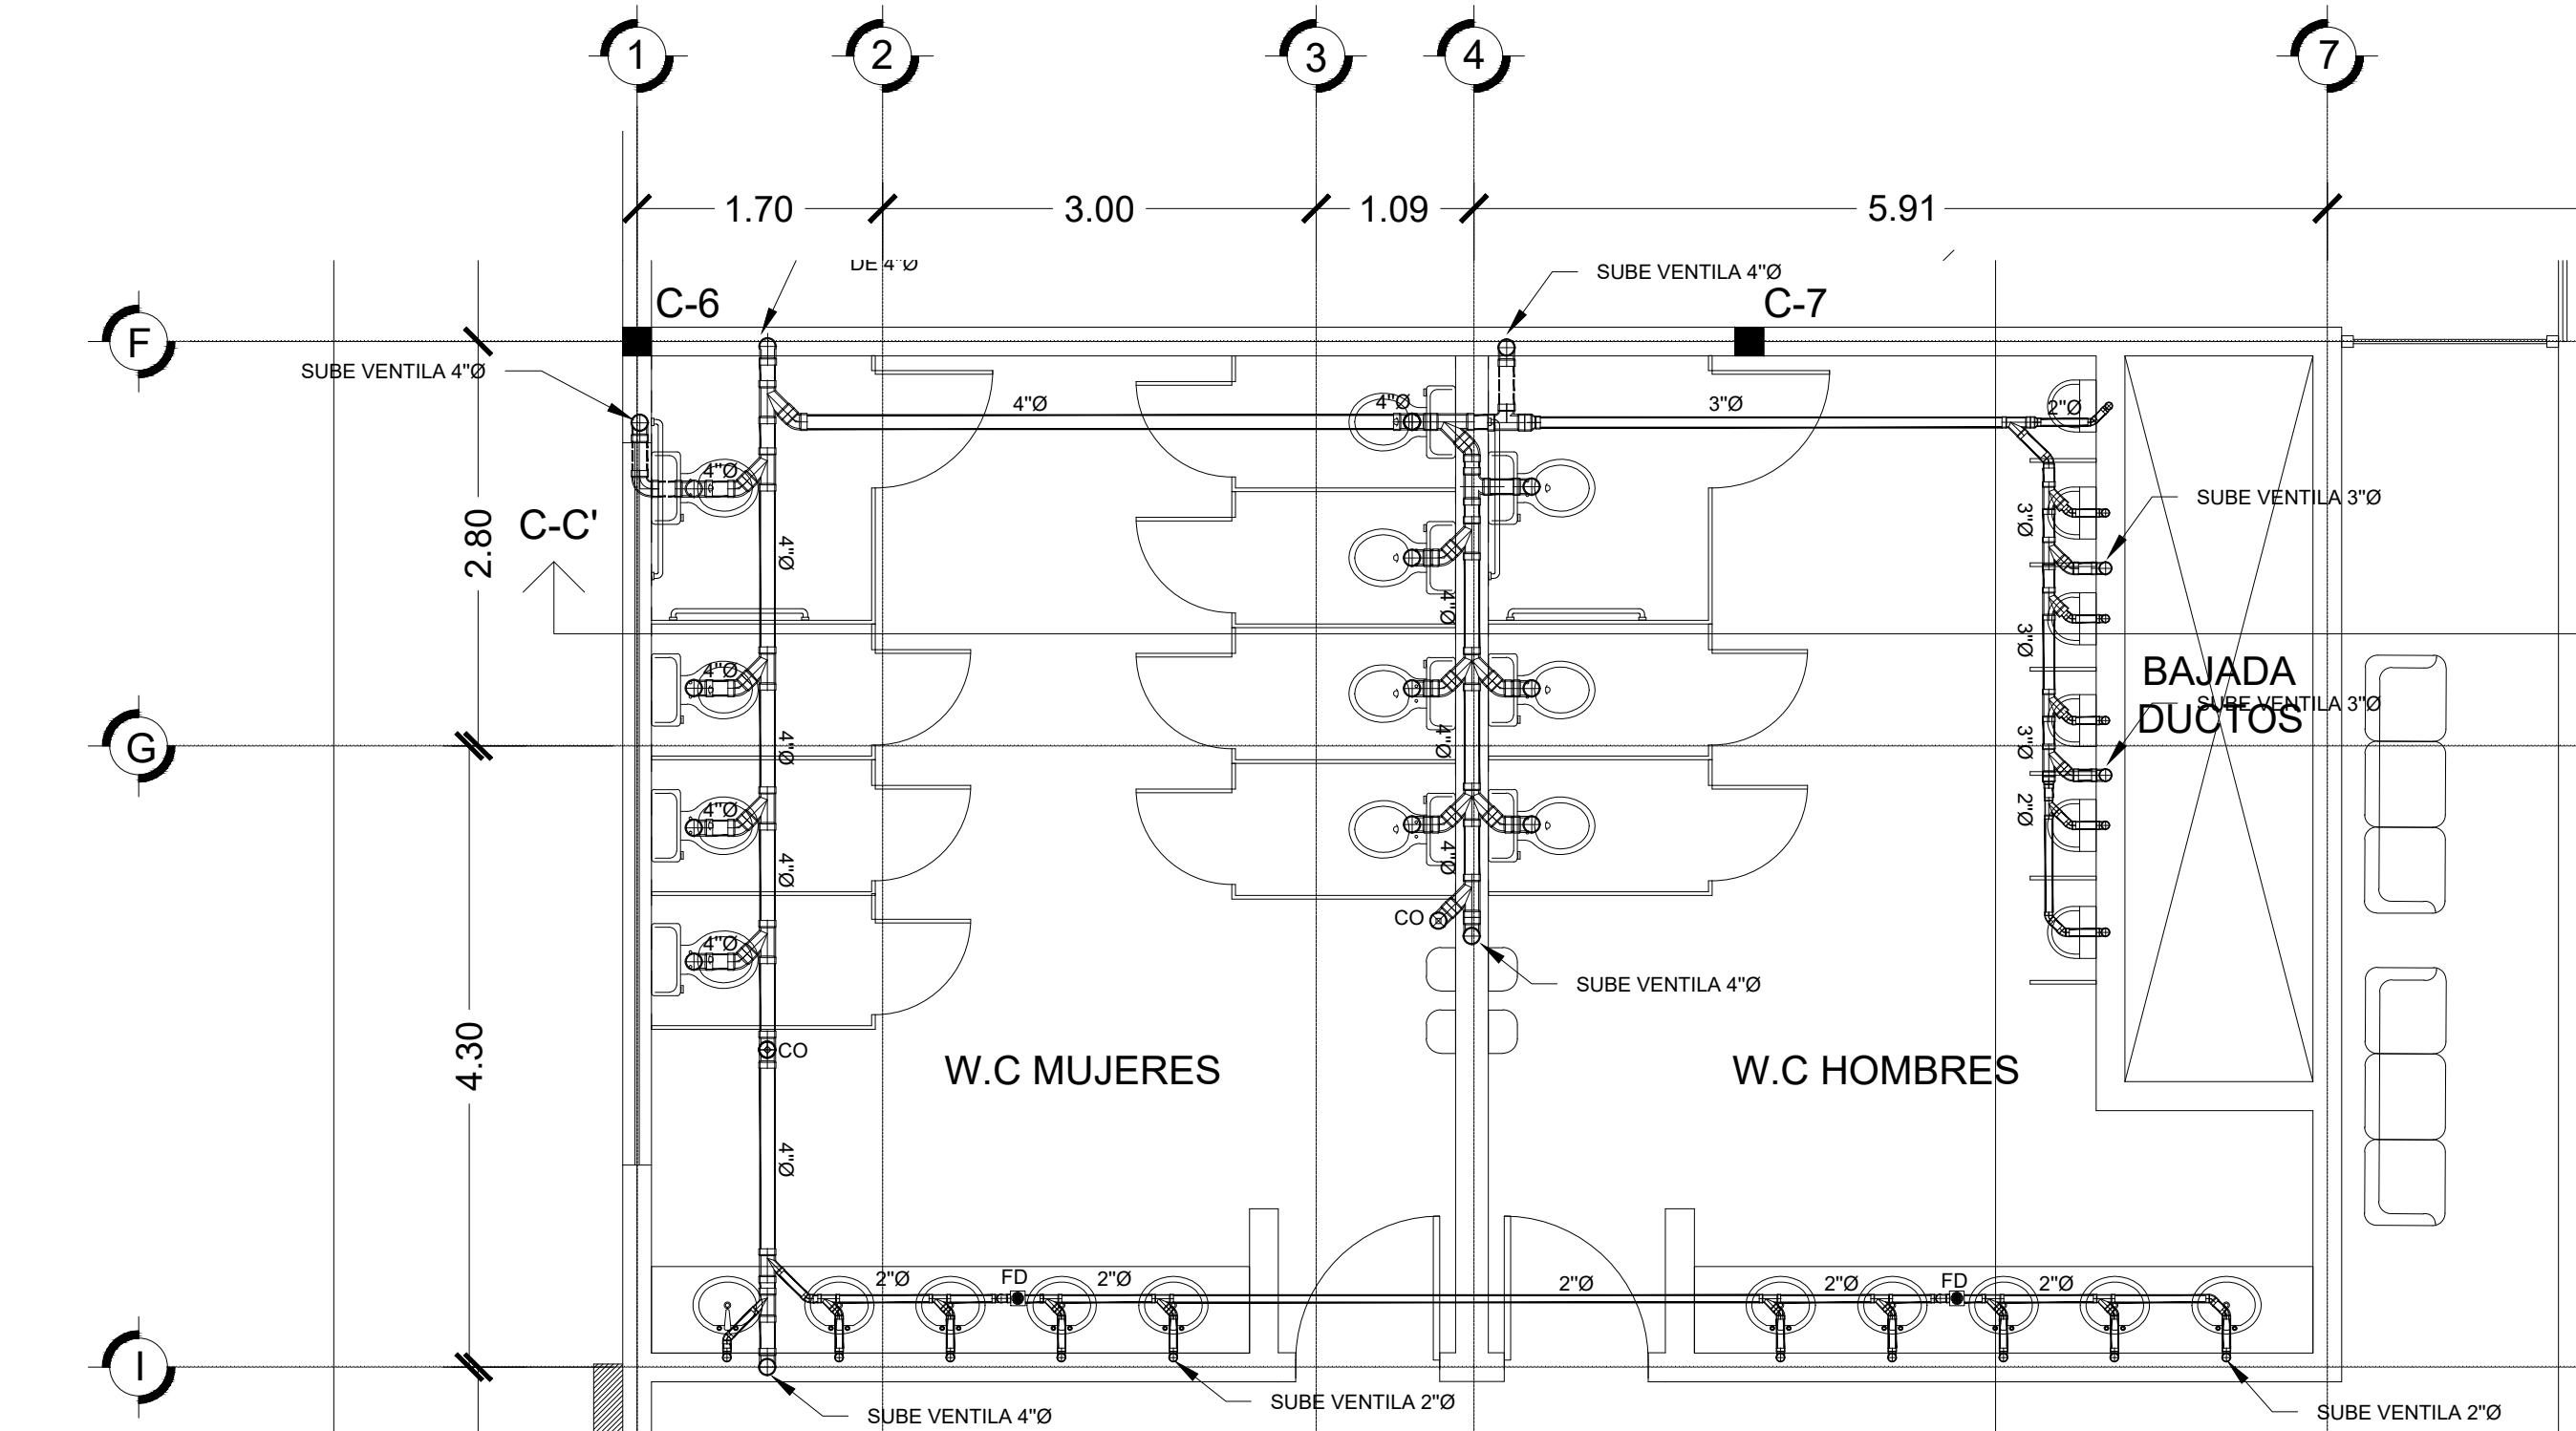


2 INSTALACION SANITARIA NUCLEO BAÑOS 1 P.A.
ESCALA 1:50

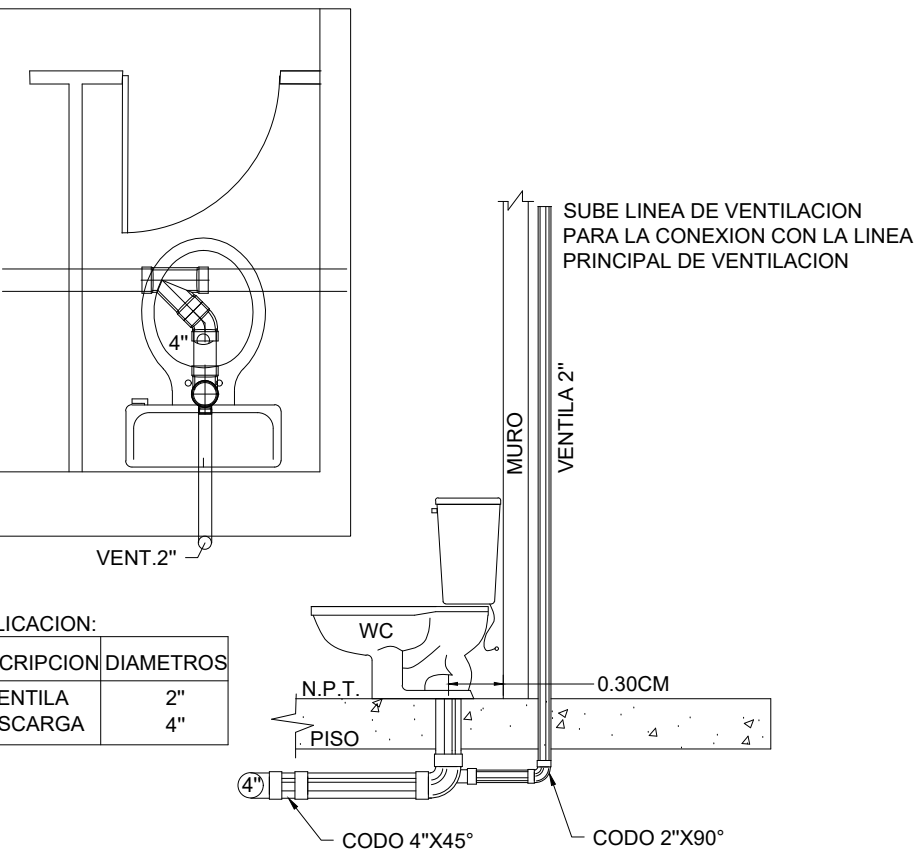

3 INSTALACION INODORO TIPO
ESCALA : SIN

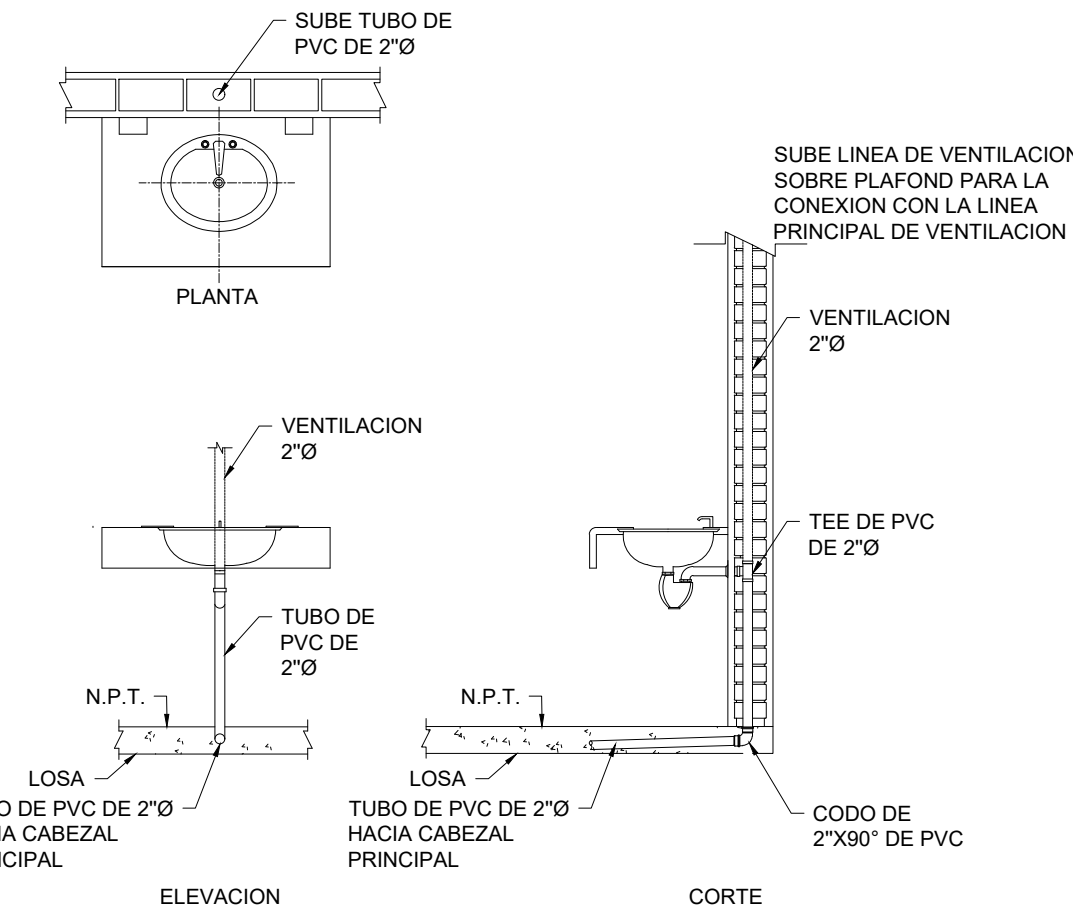

4 INSTALACION DE LAVABO
ESCALA : SIN

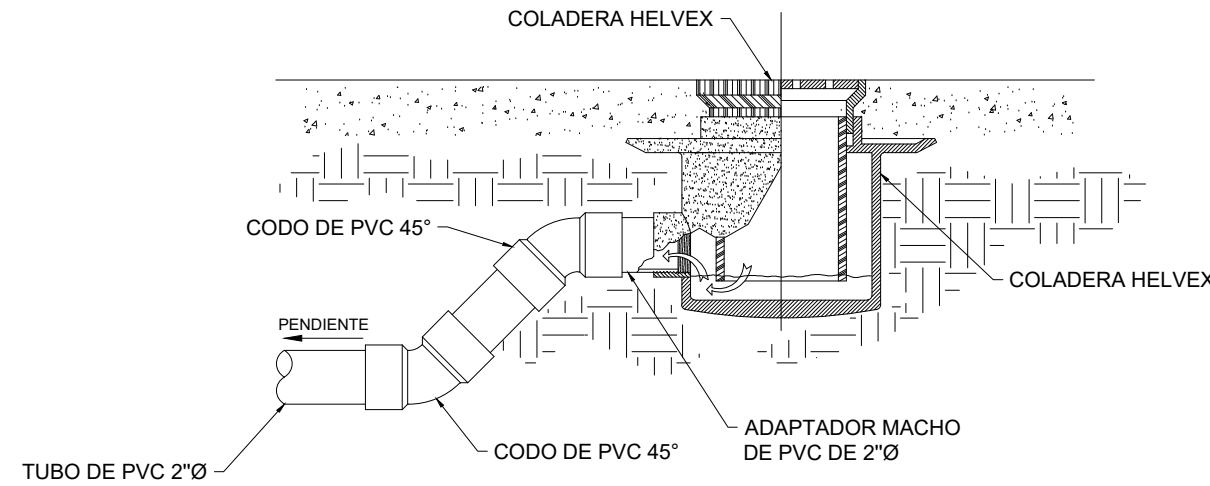

5 DETALLE DE COLADERA
ESCALA : SIN

CEDULA DE MUEBLES SANITARIOS						
MUEBLE / ACCESORIO	MARCA	MODELO	TIPO	COLOR	ACCESORIOS	CANTIDAD
WC INODORO	LAMOSIA	VIENA	TANQUE	BLANCO	ASIENTO	19
MINGITORIO	HELVEK	MGO-E	SECO	BLANCO ALTO BRILLO		10
LAVABOS	LAMOSIA	BAJO-CUBIERTA		BLANCO	MEZCLADORA 4" GLACIAR-BAY MODELO 7061E	20
TAPON REGISTRO	ZURN	CO-2450	TAPA BRONCE			3
COLADERA	HELVEK	25	HUMEDA			4

6 CEDULA DE MUEBLES SANITARIOS Y OTROS
SIN ESCALA

SIMBOLOGIA	
[R]	TUBERIA DE DRENAJE (PVC SANITARIO)
[TG]	REGISTRO
[FD]	TRAMPA DE GRASAS
[CO]	COLADERA
[TAP]	TAPON REGISTRO
[IN]	INODORO
[LAV]	LAVABO
[MING]	MINGITORIO
[TAR]	TARJA
[YEE]	YEE DIAMETRO INDICADO EN PLANO
[C45]	CODO 45° DIAMETRO INDICADO EN PLANO
[SUB]	SUBIDA DE TUBERIA
[BAJ]	BAJADA DE TUBERIA
[C4A]	CODO 4" A 2" DIAMETRO INDICADO EN PLANO
[RED]	REDUCCION BUSCHING DIAMETRO INDICADO EN PLANO
[YEE]	YEE DOBLE DIAMETRO INDICADO EN PLANO
[YEE]	YEE 4" A 2" DIAMETRO INDICADO EN PLANO
[VS]	VENTILA STUDOR

NOTAS GENERALES DE INSTALACION SANITARIA	
1.	LA TUBERIA DE 4"Ø SERA DE PVC SANITARIO DE NORMA, Y DE 6"Ø DE MAYORES SERA PVC ALCANTARILLADO SERIE 20.
2.	DIAMETROS ESTAN INDICADOS EN PULGADAS
3.	VERIFICAR PLANOS ARQUITECTONICOS Y CIVILES DEFINITIVOS ANTES DE INSTALAR LA TUBERIA.
4.	ACOTACIONES EN METROS
5.	TODAS LAS DESCARGAS INDIVIDUALES DE CADA MUEBLE SERAN DE 1% 1.50M EN ADELANTE POZO TIPO A.
6.	HASTA 1.00M SERA DE REGISTRO Y DE 1.50M SERA POZO DE VISITA TIPO B DE 1.50M EN ADELANTE POZO TIPO A.
7.	LA TUBERIA SANITARIA DEBERA SER PROBADA A UNA PRESION HIDROSTATICA DE 3MCA DURANTE 3 HRS.
8.	LAS COLADERAS SERAN DE LA MARCA HELVEK MODELO 25 INDICADO O SU EQUIVALENTE EN MARCA
9.	LA UNION DE TUBERIA DE PVC CON CONEXIONES DEL MISMO MATERIAL.
10.	TAPONES REGISTRO DE 4"Ø CON TAPA DE BRONCE.
11.	TUBERIA DE VENTILA DIAMETRO INDICADO
12.	LA TUBERIA DE DRENAJE SUBTERRANEA DEBERA SER COLOCADA SOBRE UNA CAMA DE ARENA FINA DE 10CM. DE ESPESOR Y CUBIERTA EN SU TOTALIDAD CON ARENA ANTES DEL RELLENO Y COMPACTACION.