




PLANTA DUGOUT CAMPO DE BEISBOL SUR SECTOR S2G
ESCALA: 1/50

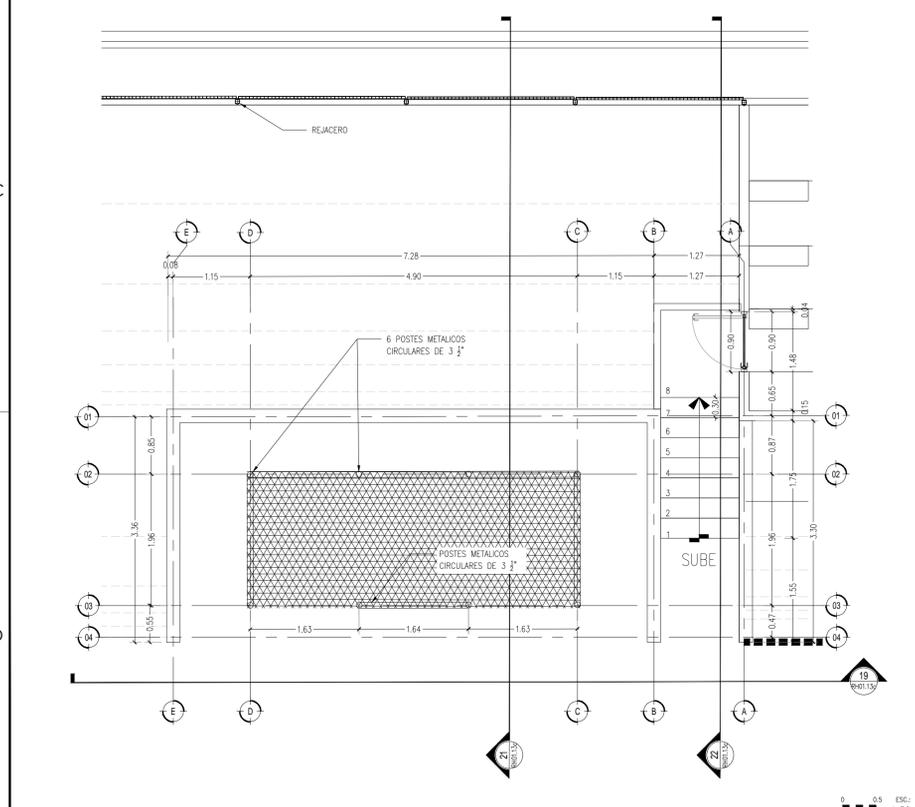


PLANTA DUGOUT CAMPO DE BEISBOL SUR SECTOR S2G
ESCALA: 1/50

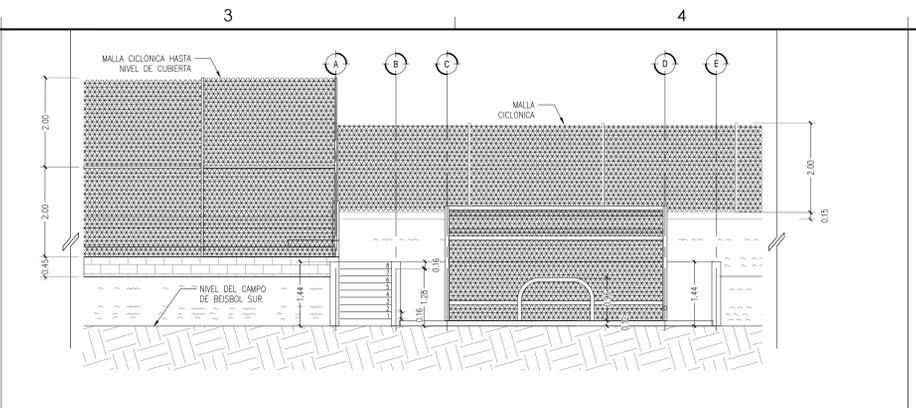


ALZADO DE DUGOUT
ESCALA: 1/75

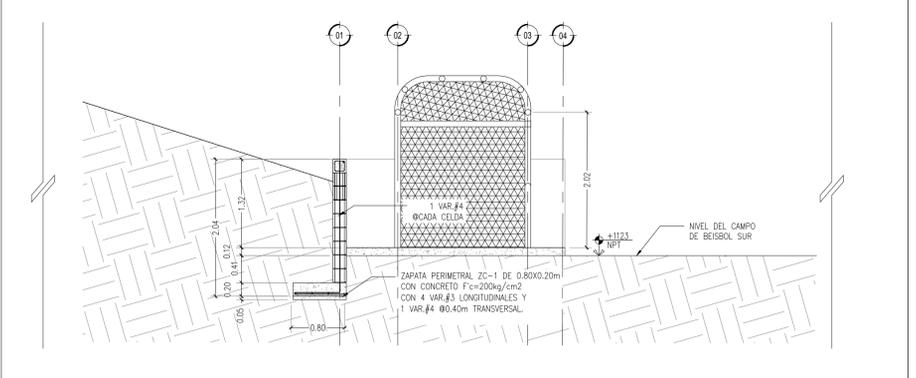


CORTE DE DUGOUT
ESCALA: 1/50

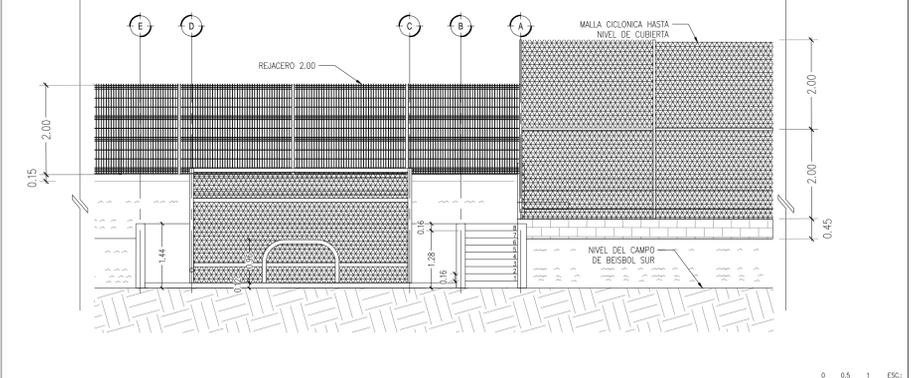


ALZADO DE DUGOUT
ESCALA: 1/75

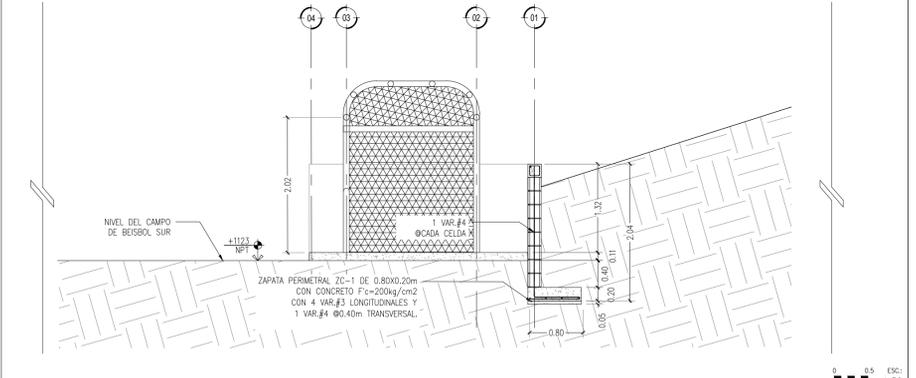


CORTE DE DUGOUT
ESCALA: 1/50

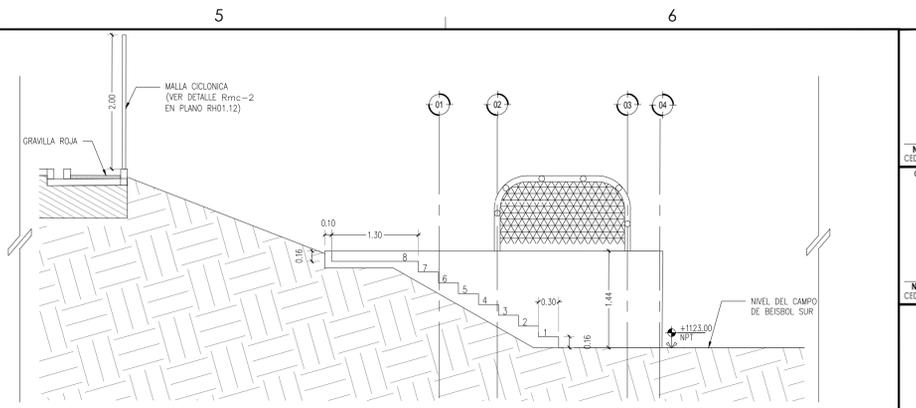

CORTE ESCALERAS A CAMPO DE BEISBOL
ESCALA: 1/50

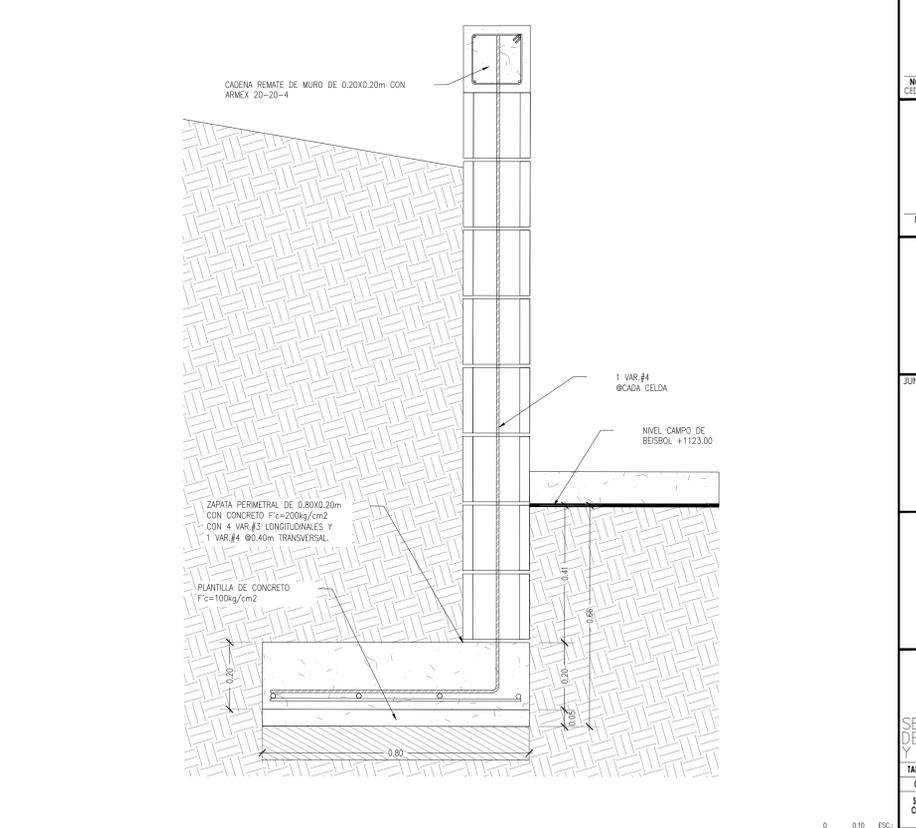

ZAPATA CORRIDA ZC-1
ESCALA: 1/10

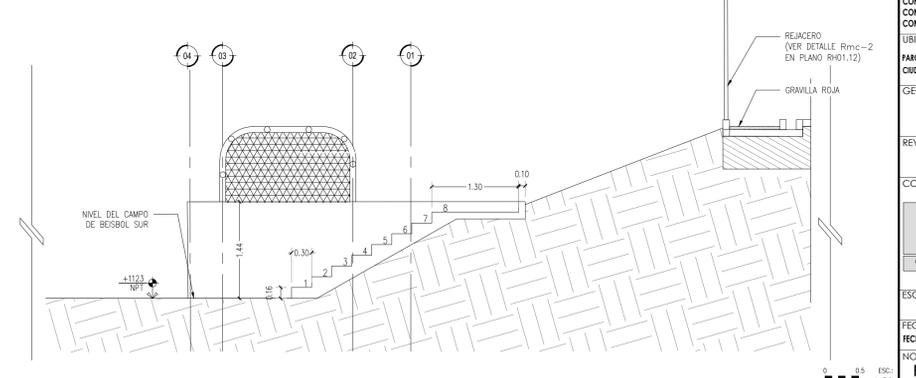

CORTE ESCALERAS A CAMPO DE BEISBOL
ESCALA: 1/50



SECRETARÍA DE COMUNICACIONES Y OBRAS PÚBLICAS
DIRECCIÓN DE OBRAS PÚBLICAS
DEPARTAMENTO DE PROYECTOS



	INDICACION DE NIVEL		ACABADOS EN MUROS
	EJE ESTRUCTURAL		NOTA DE ACLARACION
	REFERENCIA DE ELEVACION EXTERIOR		CLAVE DE PUERTA
	REFERENCIA DE CORTE LONG. O TRANS.		CLAVE DE VENTANA
	REFERENCIA DE ELEVACION INTERIOR		VERSION DE REVISION
	ACCESO PRINCIPAL		EQUIPOS ESPECIALES

NOTAS GENERALES:
1. NO TOMAR MEDIDAS CON ESCALIMETRO, LAS COTAS SEEN AL OBRERO.
2. LAS DIMENSIONES ESPECIFICADAS EN ESTE PLANO ESTAN DADAS EN METROS Y MENOS QUE SE INDIQUE LO CONTRARIO.
3. CUALQUIER MODIFICACION A ESTE PLANO DEBERA ESTAR AUTORIZADA POR EL ARQUITECTO DISEÑADOR Y SUS INGENIEROS ESPECIALISTAS.
4. LA INFORMACION CONTENIDA EN ESTE PLANO ES PROPIEDAD PRIVADA DE LA SECRETARÍA DE COMUNICACIONES Y OBRAS PÚBLICAS DEL ESTADO DE CHIHUAHUA (SCOP).

NOTAS ESPECÍFICAS:
1. LA CONSTRUCCIÓN DE ESTE PROYECTO SE HARÁ BAJO LOS REGLAMENTOS DE CONSTRUCCIÓN DE OBRAS PÚBLICAS DEL ESTADO DE CHIHUAHUA P.O.C. 2008/2014, AL DECRETO EST. Y LO CIVIL BASADO EN EL REGLAMENTO DE LA LEY DE OBRAS PÚBLICAS FEDERALES 2012/2010, SIEMPRE SE DEBERÁN CUMPLIR LOS SIGUIENTES:
1.- REGLAMENTO DE CONSTRUCCIÓN Y NORMAS TÉCNICAS DEL MUNICIPIO CORRESPONDIENTE.
2.- AMERICAN NATIONAL STANDARD INSTITUTE.
3.- MEXICAN CONCRETE INSTITUTE (ACI 318-08).
4.- MEXICAN CONCRETE INSTITUTE (ACI 308-08).
5.- AMERICAN INSTITUTE OF STEEL CONSTRUCTION.

MARCO LEGAL Y NORMATIVO:
6.- NORMA OFICIAL MEXICANA PARA INSTALACIONES ELÉCTRICAS NOM-001-SEDE-2012.
7.- NORMA OFICIAL MEXICANA PARA INSTALACIONES HIDROSANITARIAS EDOU/2007-2010, P.M.C. ENVI-11-2011-2010.
8.- NORMA OFICIAL MEXICANA PARA INSTALACIONES DE GAS REGULATORIO Y NORMAS SEGUN SEA EL GAS.
9.- REGLAMENTO DE CONSTRUCCIÓN Y NORMAS TÉCNICAS DEL MUNICIPIO CORRESPONDIENTE.
10.- PARA PROTECCIÓN CIVIL, SISMOLOGÍA Y RUTAS DE EVACUACIÓN: NOM-001-SPPS-2009, NOM-002-SPPS-2010, NOM-008-SPPS-2008 Y NOM-009-SPPS-2011.
11.- PARA LAS INSTALACIONES DE AIRE ACONDICIONADO: SHAWN Y ASHRAE 90.1-2014.
12.- NORMA OFICIAL MEXICANA PARA INSTALACIONES ELÉCTRICAS NOM-001-SEDE-2012.
13.- NORMA OFICIAL MEXICANA PARA INSTALACIONES HIDROSANITARIAS EDOU/2007-2010, P.M.C. ENVI-11-2011-2010.
14.- NORMA OFICIAL MEXICANA PARA INSTALACIONES DE GAS REGULATORIO Y NORMAS SEGUN SEA EL GAS.
15.- REGLAMENTO DE CONSTRUCCIÓN Y NORMAS TÉCNICAS DEL MUNICIPIO CORRESPONDIENTE.
16.- PARA PROTECCIÓN CIVIL, SISMOLOGÍA Y RUTAS DE EVACUACIÓN: NOM-001-SPPS-2009, NOM-002-SPPS-2010, NOM-008-SPPS-2008 Y NOM-009-SPPS-2011.
17.- PARA LAS INSTALACIONES DE AIRE ACONDICIONADO: SHAWN Y ASHRAE 90.1-2014.

DIRECTOR RESPONSABLE DE OBRA:
NOMBRE DEL PERITO RESPONSABLE DE LA OBRA:
CÉDULA PROFESIONAL XXXXXXXX D.E.O. XXXXX
CORRESPONSABLE ARQUITECTÓNICO:
NOMBRE DEL PERITO CORRESPONSABLE ARQUITECTÓNICO:
CÉDULA PROFESIONAL XXXXXXXX D.E.O. XXXXX
CORRESPONSABLE ESTRUCTURAL:
NOMBRE DEL PERITO RESPONSABLE DE LA ESTRUCTURA:
CÉDULA PROFESIONAL XXXXXXXX D.E.O. XXXXX
PERITO DE INSTALACIÓN ELÉCTRICA:
NOMBRE DEL PERITO DE INSTALACIÓN ELÉCTRICA:
CÉDULA PROFESIONAL XXXXXXXX D.E.O. XXXXX
PERITO DE INSTALACIÓN DE GAS:
NOMBRE DEL PERITO DE INSTALACIÓN DE GAS:
CÉDULA PROFESIONAL XXXXXXXX D.E.O. XXXXX
DESARROLLO URBANO Y ECOLOGÍA:
JUNTA CENTRAL DE AGUA Y SANEAMIENTO:
PROTECCIÓN CIVIL:
AUTORIZACIÓN DEL SOLICITANTE:
SECRETARÍA DE DESARROLLO URBANO Y ECOLOGÍA
TABLA A.1 DETERMINACIÓN DEL RIESGO DE INCENDIO
CONCEPTO RIESGO DE INCENDIO
SUPERFICIE ORDINARIO AUTO
CONTINUA MENOR A 3.000 IGUAL O MAYOR DE 3.000
FOR TANTO: EL RIESGO ES ORDINARIO
SUPERFICIES:
TERRENO: 226,986.66 m²
CONSTRUCCIÓN (EDIFICACION): 000.00 m²
CONSTRUCCIÓN (AMPLIACION): 000.00 m²
CONSTRUCCIÓN (DEMOLICIONES): 000.00 m²
CONSTRUCCIÓN (OBRAS EXTERIORES): 000.00 m²
TUBIFICACION:
PARQUE CENTRAL AV. TECNOLÓGICO S/N, 25258
CIUDAD JUÁREZ, JUÁREZ, CHIHUAHUA
GEOLOCALIZACIÓN:
31° 41' 16.57" N
106° 25' 21.82" O
ALTITUD 1,134 MSLM
REVISO:
ARQ. JOSÉ ALAN FLORES HERNÁNDEZ
JEFE DEL DEPARTAMENTO DE PROYECTOS
COLABORADORES:
DIRECTOR GENERAL: ARQ. MARCO ROBERTO GARDUÑO
COORDINADOR: ARQ. MARCO ANTONIO GONZÁLEZ R.
COLABORADORES: ARQ. MARCO ANTONIO GONZÁLEZ R., ARQ. JUAN DE DIOS CAMILLO FLORES, INGENIERO LOCAL: ARQ. MARCO CARLOS MORALES
ESCALA: DIMENSIONES: EN METROS
INDICADA EN METROS
FECHA: CLAVE:
FECHA: 19/Junio/2020
NOMBRE DEL PROYECTO:
PROYECTO EJECUTIVO DE REHABILITACIÓN PARQUE CENTRAL CIUDAD JUÁREZ
NOMBRE DEL PLANO:
PARQUE CENTRAL CAMPOS DE BEISBOL DUGOUT
No DEL PLANO:
RH01.13c