


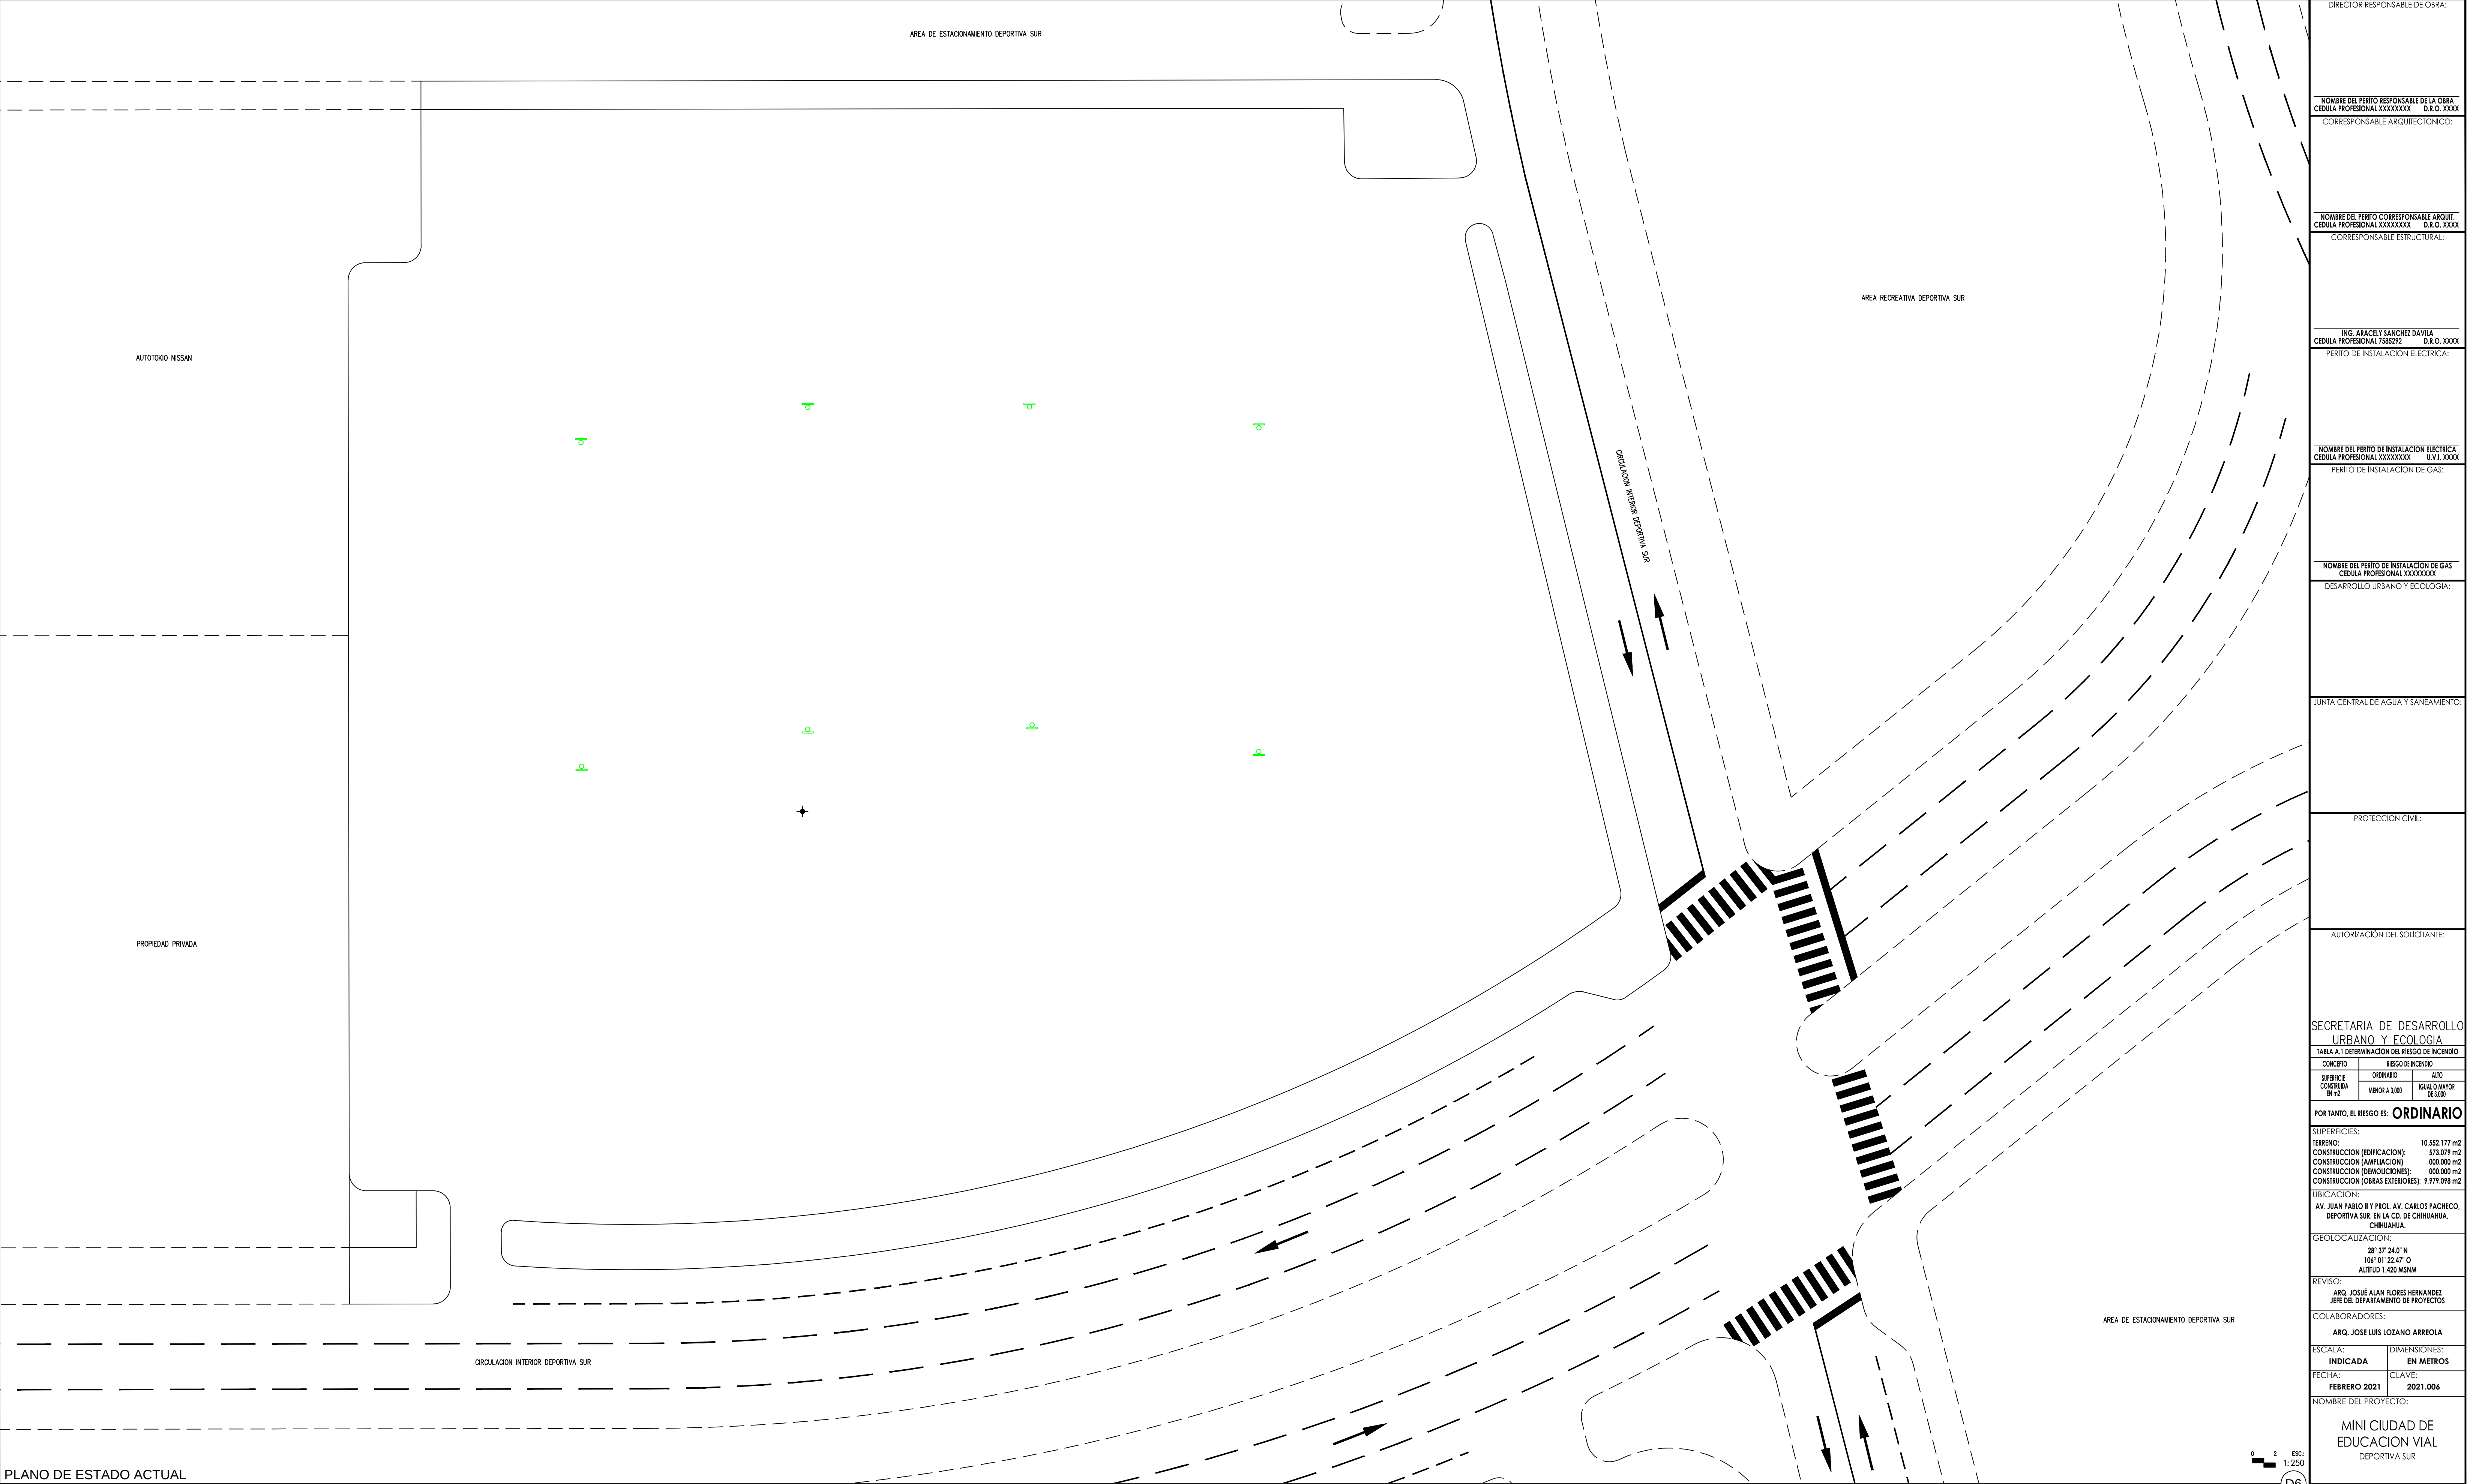



Chihuahua
GOBIERNO DEL ESTADO




UNIDOS
CON VALOR

SECRETARÍA
DE COMUNICACIONES
Y OBRAS PÚBLICAS

DIRECCIÓN DE OBRAS PÚBLICAS
DEPARTAMENTO DE PROYECTOS

NORTE Y VIENTOS DOMINANTES:

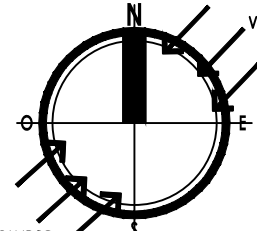

VIENTOS FRÍOS
VIENTOS CALDOS

SIMBOLOGÍA:

● POSTE DE LUMINARIA ELÉCTRICA

● POSTE METÁLICO CON CANASTA DEPORTIVA

→ FLECHAS DE SENTIDO VAL

NOTAS ESTRUCTURALES:

1. PARA ELEMENTOS ESTRUCTURALES, UTILIZAR AL MENOS CONCRETO $f_c=250\text{ kg/cm}^2$, SALVO QUE SE INDIQUE LO CONTRARIO. CAPÍTULO II REGLAMENTO ASD, TABLAS 19.2.1, 19.3.1 Y APÉNDICE E.

2. ACERO REFUERZO $f_y=4200\text{ kg/cm}^2$.

3. NO SE DEBERÁ TRASLAPAR EL ACERO DE REFUERZO MÁS DEL 30% EN UNA MISMA SECCIÓN.

TABLA DE VARILLAS

LL = LONGITUD DE TRASLAP

VARILLAS	ϕ	LL (Cm)
3	3/8"	50.0
4	1/2"	65.0
5	5/8"	80.0
6	3/4"	95.0
8	1"	155.0

NOTAS GENERALES:

1. NO TOMAR MEDIDAS CON ESQUINERO, LAS COTAS DEBEN AL DIBUJO.

2. LAS DIMENSIONES ESPECIFICADAS EN ESTE PLANO ESTÁN DADAS EN METROS A MENOS QUE SE INDIQUE LO CONTRARIO.

3. CUALQUIER MODIFICACIÓN A ESTE PLANO DEBERÁ ESTAR AUTORIZADA POR EL ARQUITECTO DISEÑADOR Y SUS INGENIEROS ESPECIALISTAS.

4. LA INFORMACIÓN CONTENIDA EN ESTE PLANO ES PROPIEDAD PRIVADA DE LA SECRETARÍA DE COMUNICACIONES Y OBRAS PÚBLICAS DEL ESTADO DE CHIHUAHUA (SCOP).

NOTAS ESPECÍFICAS:

MARCO LEGAL Y NORMATIVO:

1.- LA CONSTRUCCIÓN DE ESTE PROYECTO SE HARÁ BAJO LOS 6.- NORMA OFICIAL MEXICANA PARA INSTALACIONES ELÉCTRICAS
REGULAMIENTOS DE CONSTRUCCIÓN DE OBRAS PÚBLICAS DEL ESTADO DE CHIHUAHUA P.O.E. 2009.05.23/Via. A1 DECRETO 671 / 00 I.P.O. BASADO 7.- NORMA OFICIAL MEXICANA PARA INSTALACIONES HIDROSANITARIAS
EN EL REGLAMENTO DE LA LEY DE OBRAS PÚBLICAS FEDERALES (DOF-07-2010). TAMBIÉN SE DEBERÁN ACATAR LOS SIGUIENTES 8.- NORMA OFICIAL MEXICANA PARA INSTALACIONES DE GAS
RESUMARIOS Y NORMAS SEGÚN SEA EL CASO. 9.- REGLAMENTO DE ACCESIBILIDAD PARA PERSONAS CON DISCAPACIDAD DEL
ESTADO DE CHIHUAHUA. 10.- PARA PROTECCIÓN CIVIL, SÍSMICA Y RUTAS DE EVACUACIÓN:
NOM-001-SPPS-2008, NOM-002-SPPS-2010, NOM-008-SPPS-2008 Y
NOM-009-SPPS-2011. 11.- PARA LAS INSTALACIONES DE AIRE ACONDICIONADO: SWACON Y ASHRAE
90.1-2005.

PLANO DE ESTADO ACTUAL

ESCALA: 1/250

0 2 ESC: 1:250

D6

DIRECTOR RESPONSABLE DE OBRA:

NOMBRE DEL PERITO RESPONSABLE DE LA OBRA:
CEDULA PROFESIONAL XXXXXXXX D.E.O. XXXX

CORRESPONSABLE ARQUITECTÓNICO:

NOMBRE DEL PERITO CORRESPONSABLE ARQUE:
CEDULA PROFESIONAL XXXXXXXX D.E.O. XXXX

CORRESPONSABLE ESTRUCTURAL:

ING. ARACELY SANCHEZ DAVILA
CEDULA PROFESIONAL 786272 D.E.O. XXXX

PERITO DE INSTALACION ELECTRICA:

NOMBRE DEL PERITO DE INSTALACION ELECTRICA
CEDULA PROFESIONAL XXXXXXXX D.E.O. XXXX

PERITO DE INSTALACION DE GAS:

NOMBRE DEL PERITO DE INSTALACION DE GAS
CEDULA PROFESIONAL XXXXXXXX

DESARROLLO URBANO Y ECOLOGIA:

JUNTA CENTRAL DE AGUA Y SANEAMIENTO:

PROTECCION CIVIL:

AUTORIZACION DEL SOLICITANTE:

SECRETARIA DE DESARROLLO URBANO Y ECOLOGIA

TABLA A.1 DETERMINACION DEL RIESGO DE INCENDIO

CONCEPTO	RIESGO DE INCENDIO
SUPERFICIE CONSTRUIDA En m2	ORDINARIO MENOR A 3,000 AJUO IGUAL O MAYOR DE 3,000

POR TANTO, EL RIESGO ES: **ORDINARIO**

SUPERFICIES:

TERRENO: 10,552.177 m2

CONSTRUCCION (EDIFICACION): 573.079 m2

CONSTRUCCION (AMPLIACION): 000.000 m2

CONSTRUCCION (DEMOLICIONES): 000.000 m2

CONSTRUCCION (OBRAS EXTERIORES): 9.979.098 m2

UBICACION:

AV. JUAN PABLO II Y PROL. AV. CARLOS PACHECO,
DEPORTIVA SUR EN LA CD. DE CHIHUAHUA,
CHIHUAHUA.

GEOLOCALIZACION:

28° 37' 24.0" N
106° 01' 22.47" O
ALTITUD 1,420 MNNM

REVISO:

ARQ. JOSUÉ ALAN FLORES HERNANDEZ
JEFE DEL DEPARTAMENTO DE PROYECTOS

COLABORADORES:

ARQ. JOSÉ LUIS LOZANO ARREOLA

ESCALA: DIMENSIONES:
INDICADA EN METROS

FECHA: CLAVE:
FEBRERO 2021 2021.006

NOMBRE DEL PROYECTO:

MINI CIUDAD DE EDUCACION VIAL
DEPORTIVA SUR

NOMBRE DEL PLANO:

ESTADO ACTUAL

No del PLANO:

-1.01