



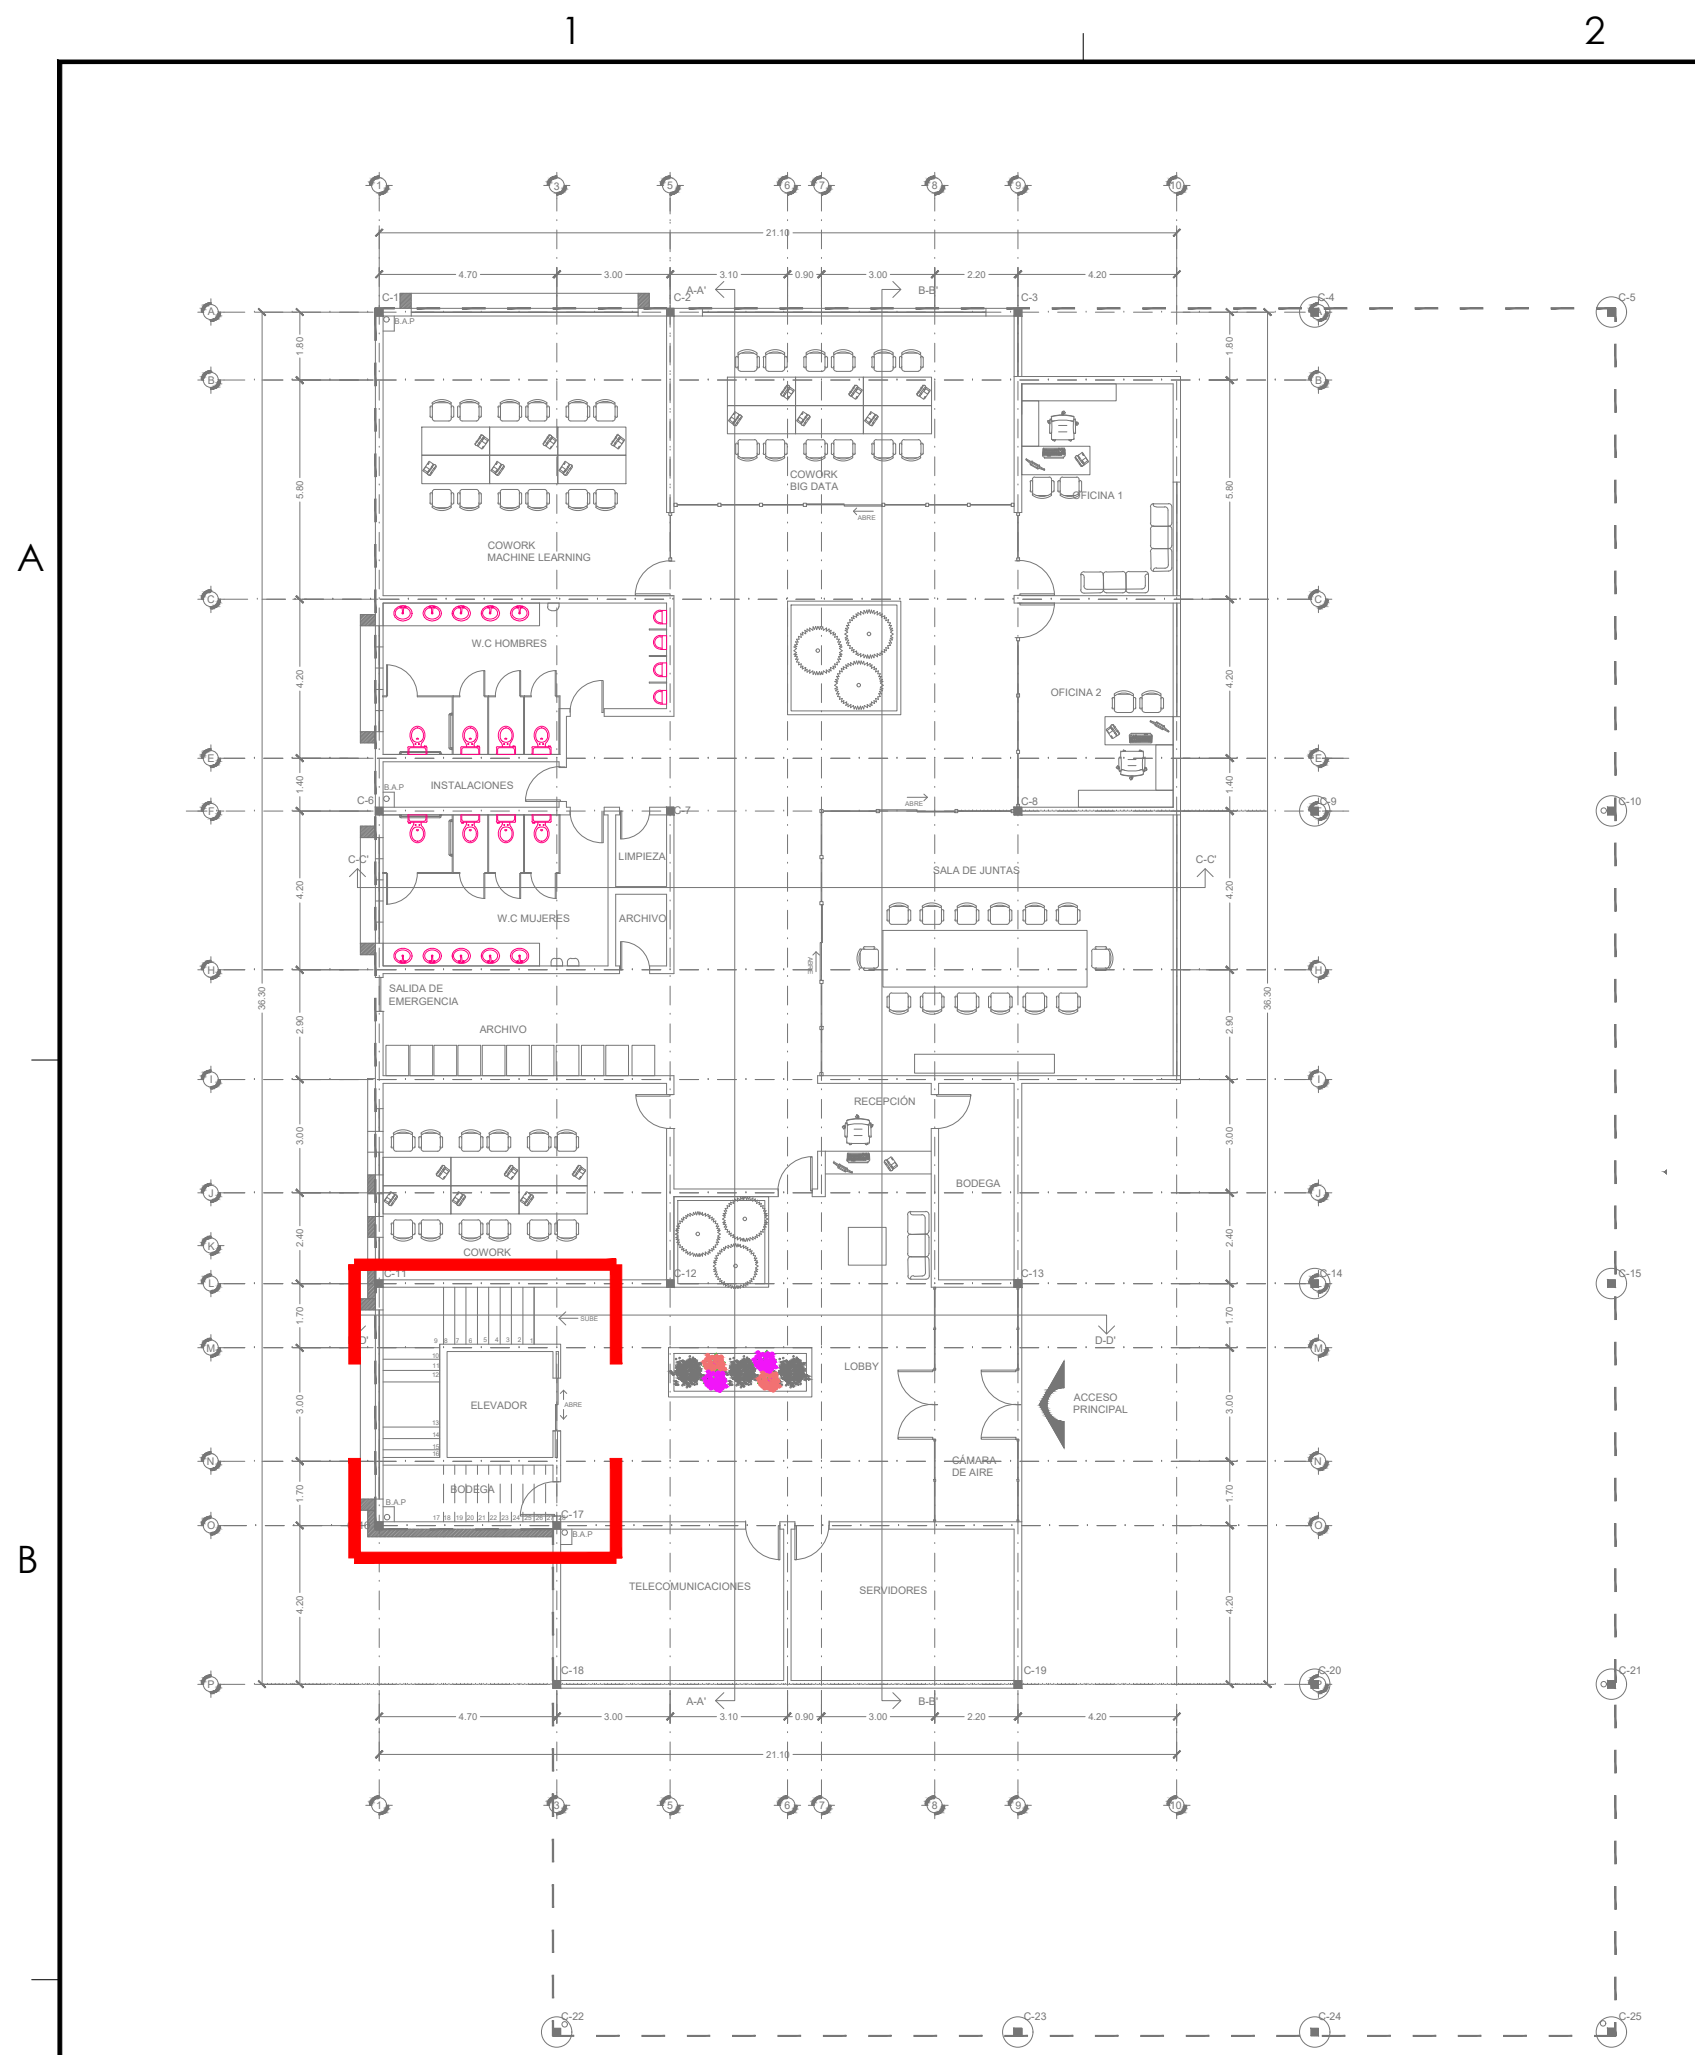


1 PLANO DE UBICACION DETALLES - PLANTA BAJA
ESCALA 1:200

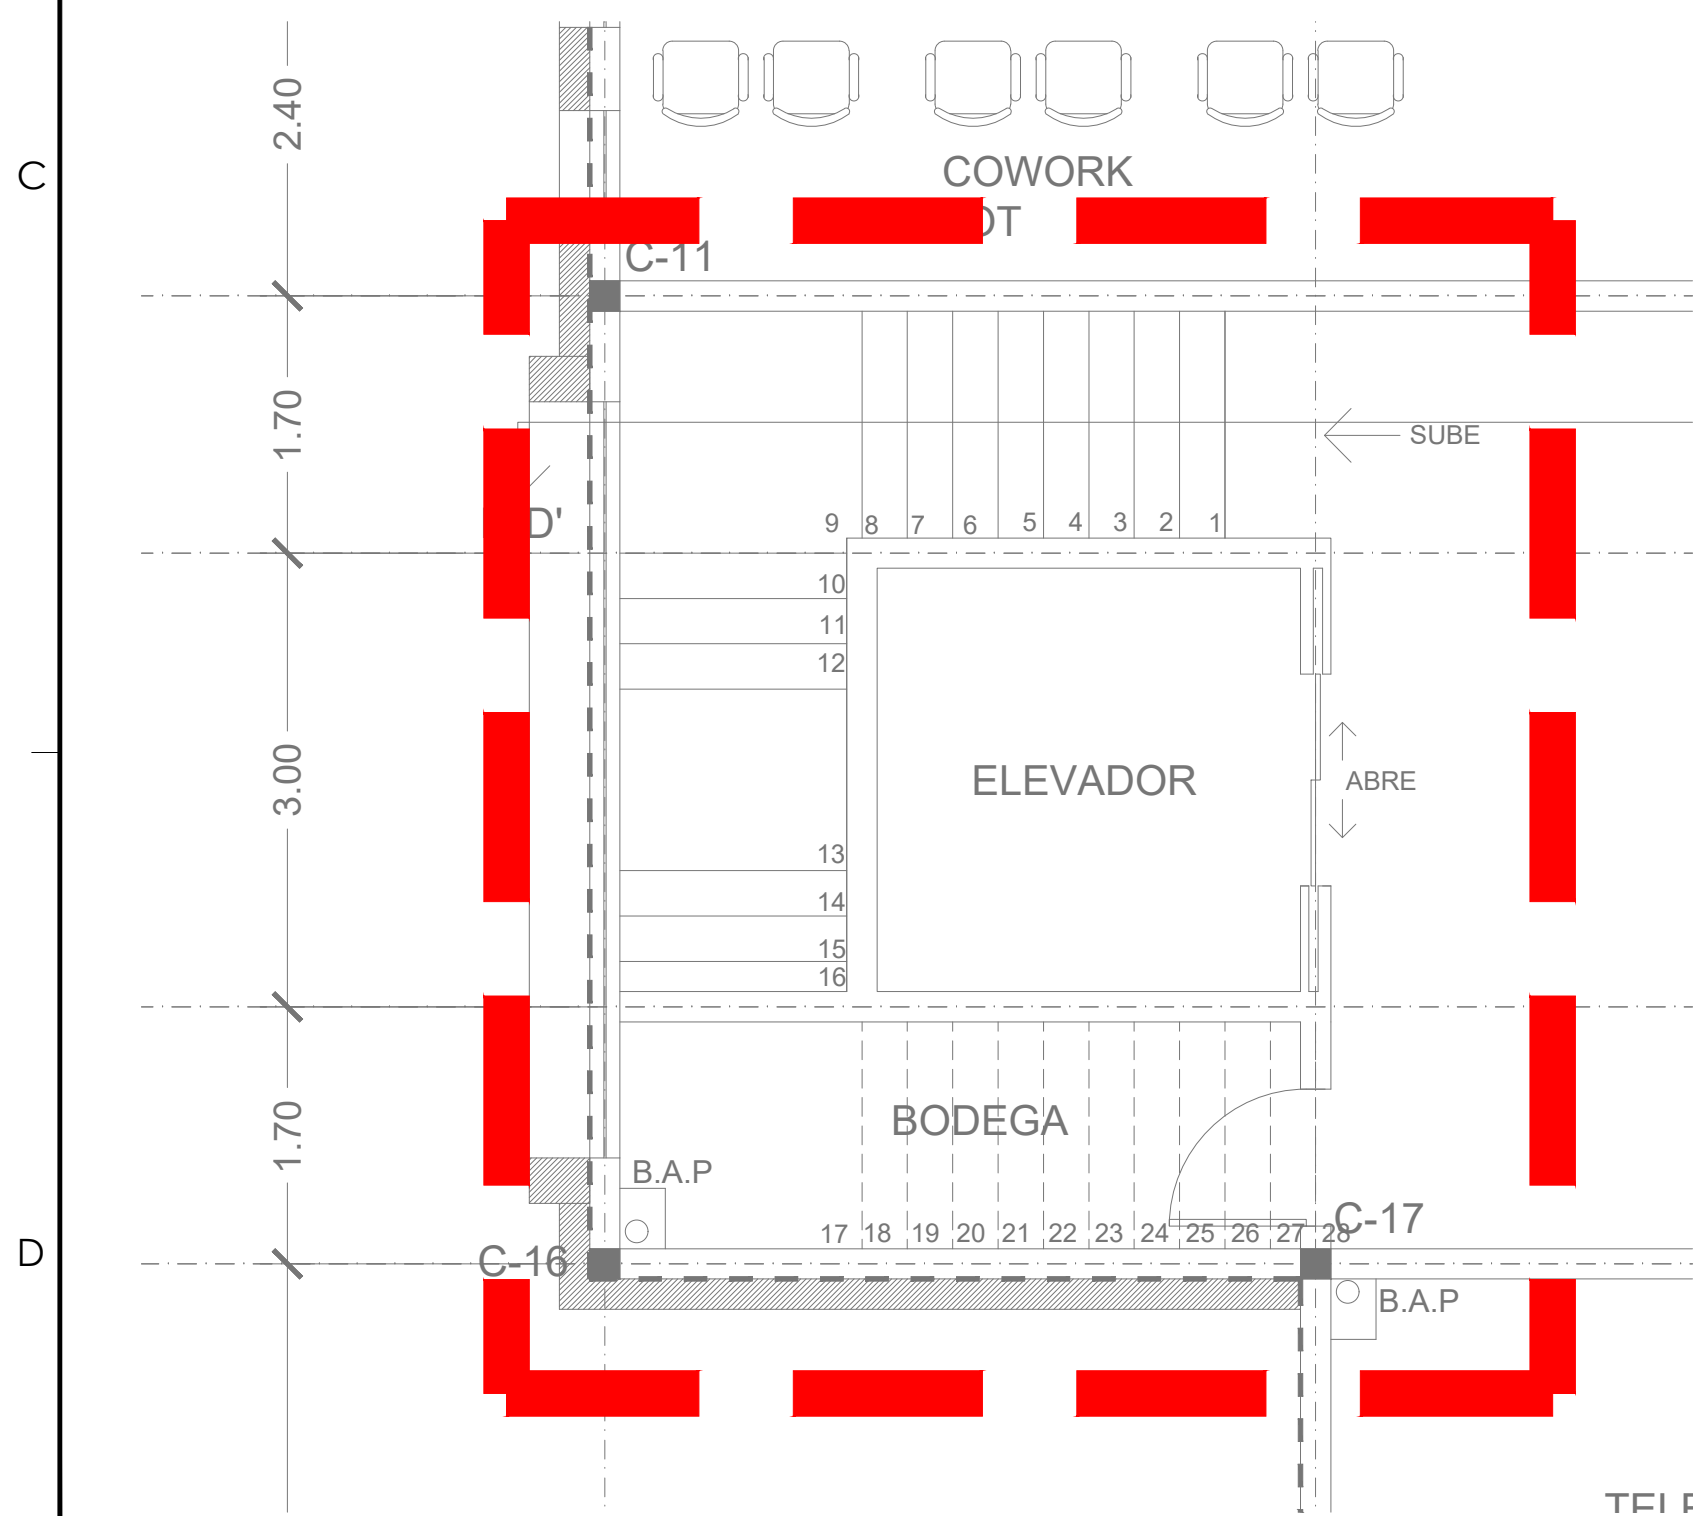


2 VISTA ESCALERA PLANTA BAJA
ESCALA 1:50

3 DETALLE DE ESCALON - TRAMO 2
ESCALA 1:10

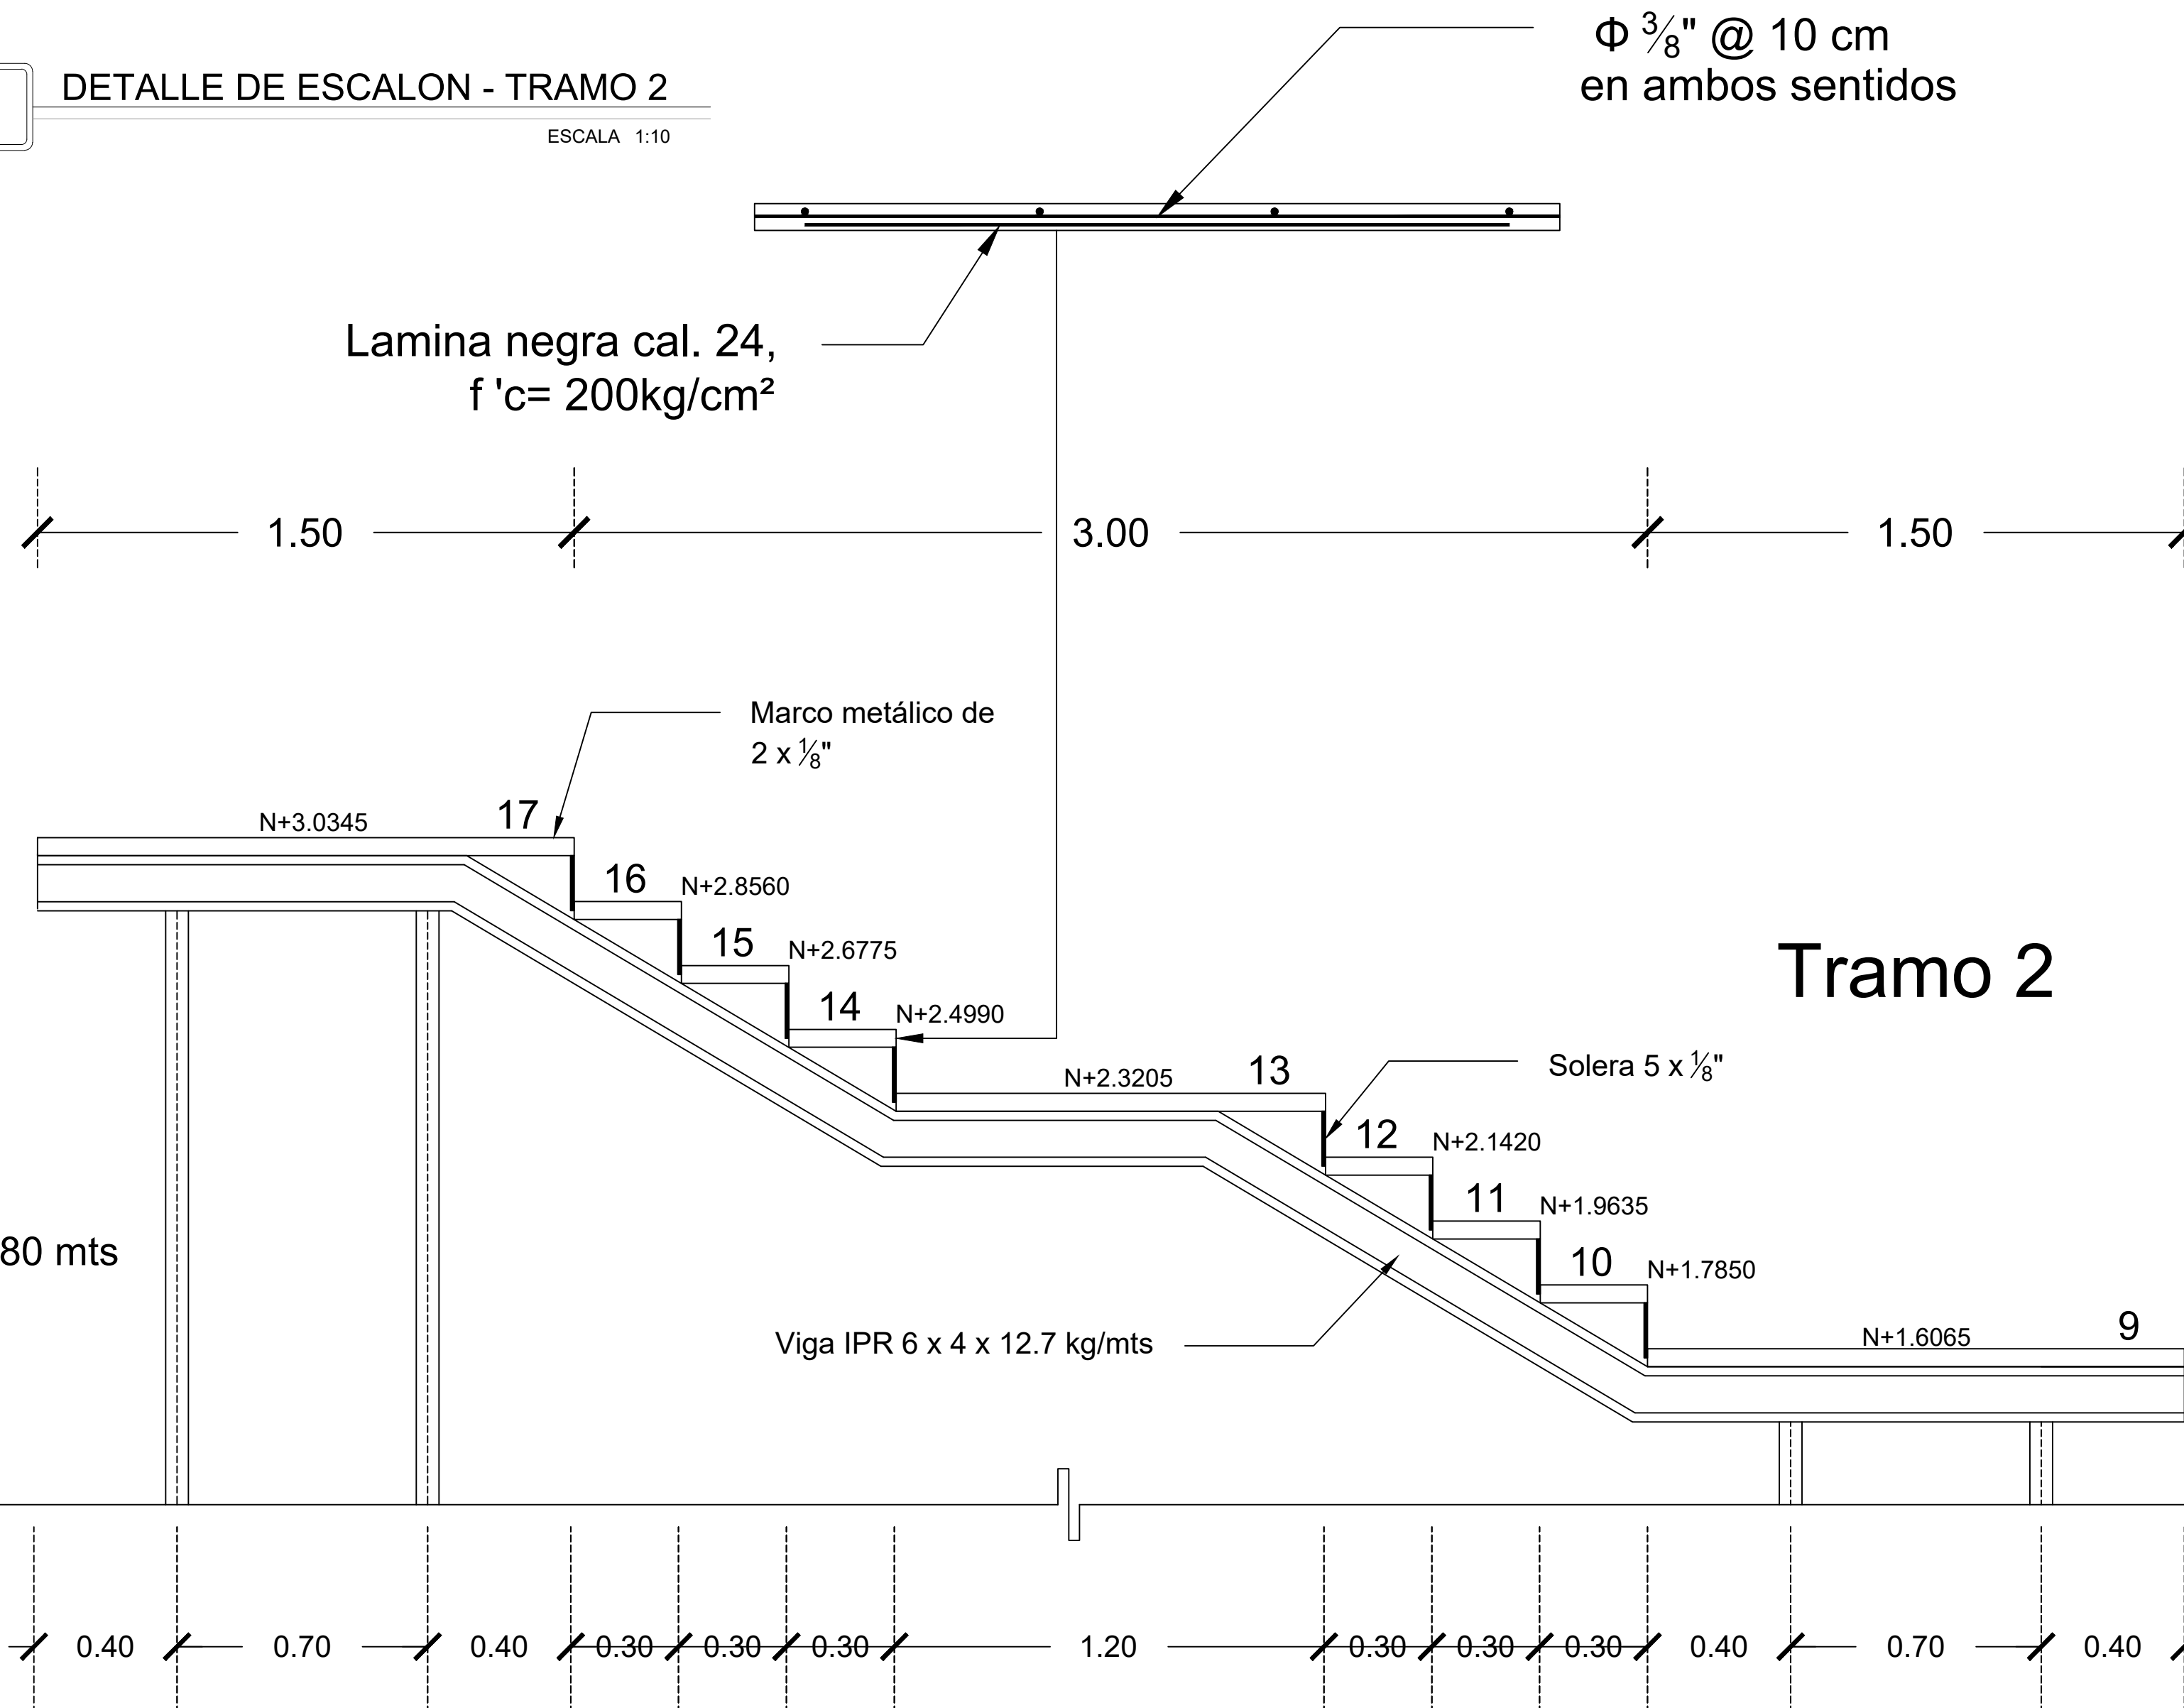


8 Peraltes de 0.1785 = 1.4280 mts

4 DETALLE DE ESCALERA - TRAMO 2
ESCALA 1:25

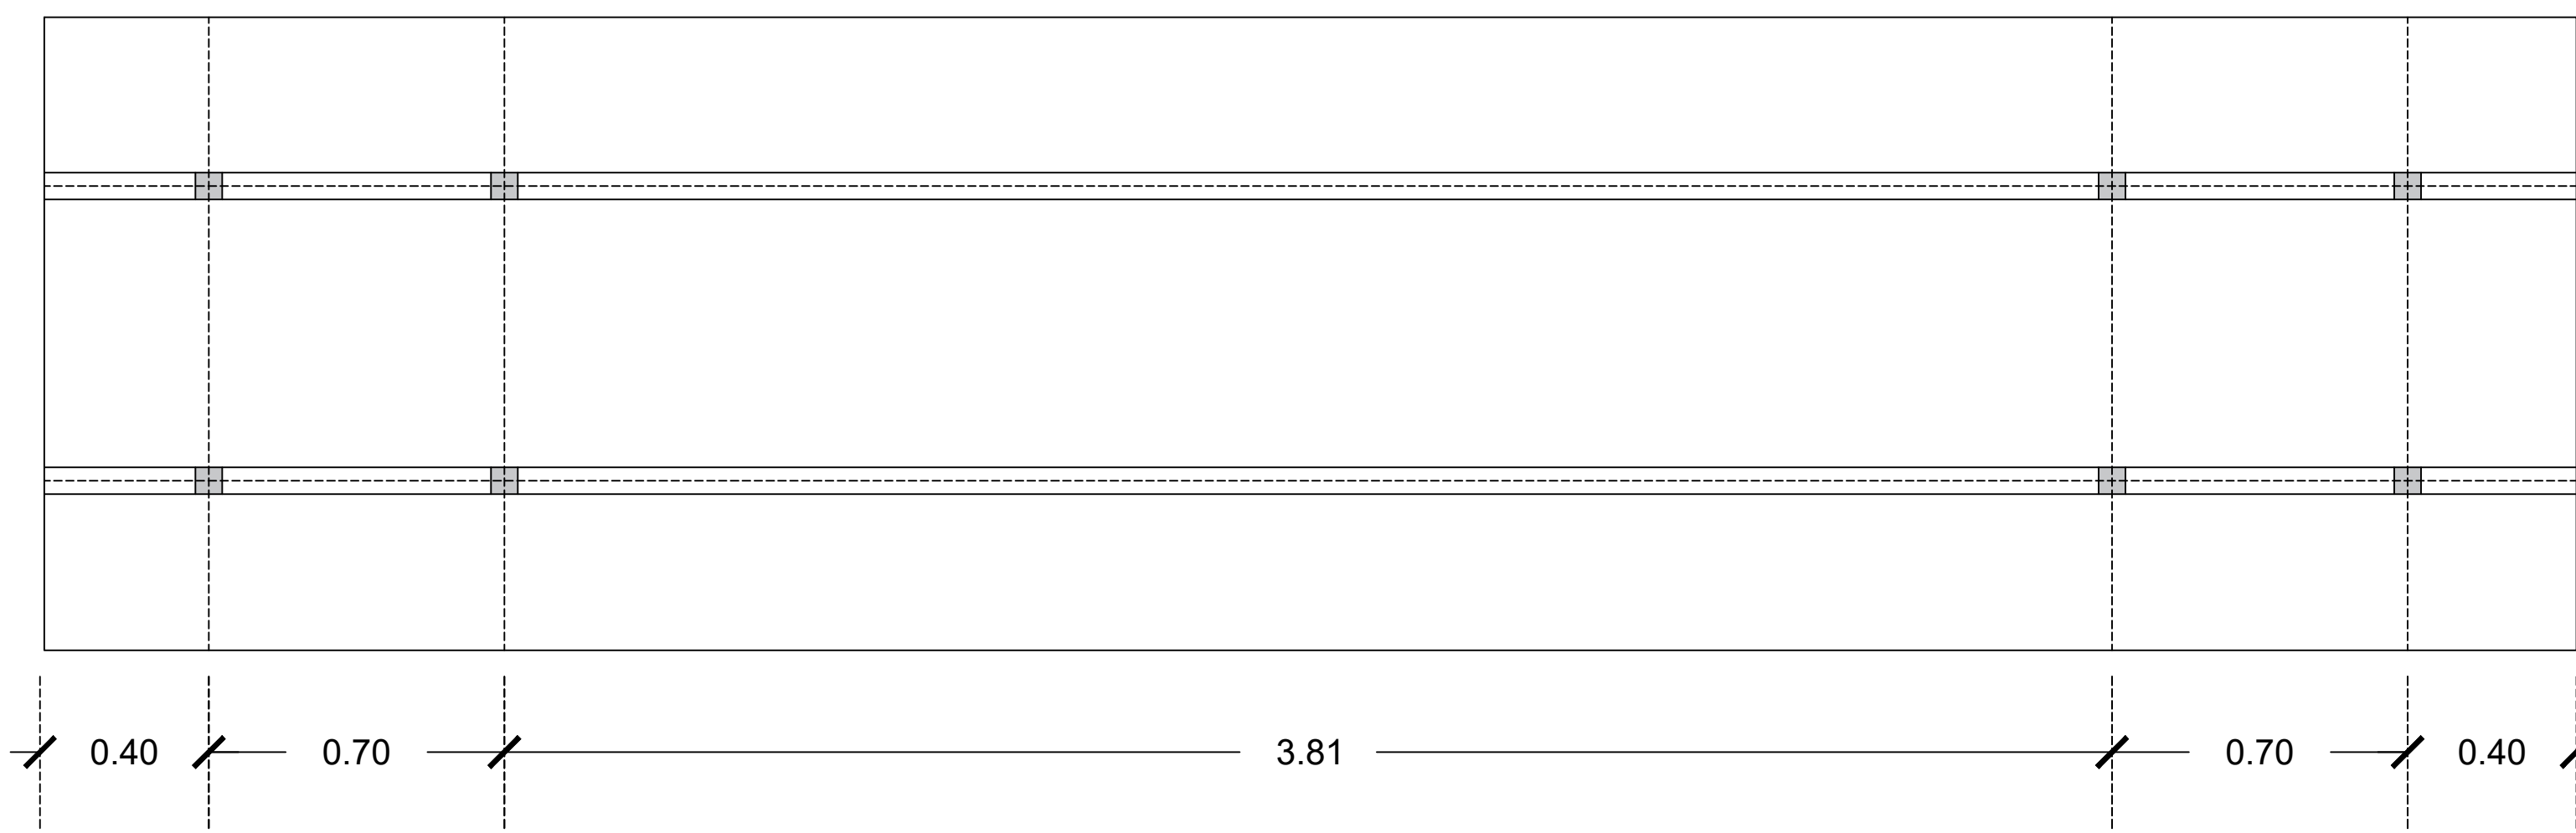

5 DETALLE DE ESCALERA - TRAMO 2
ESCALA 1:25

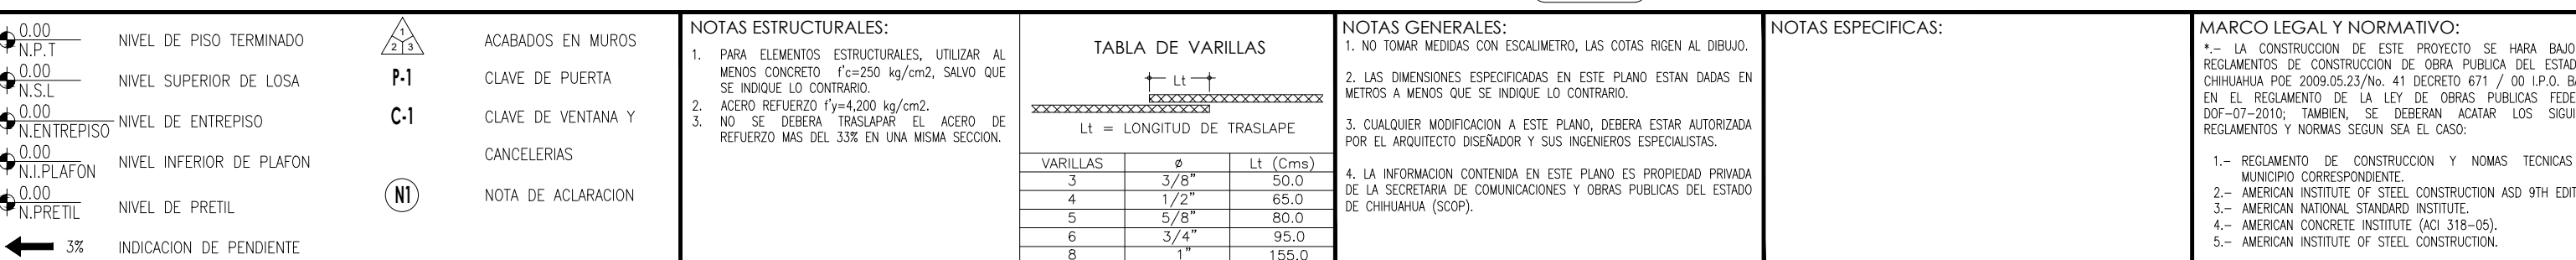

DIRECTOR RESPONSABLE DE OBRA:	
NOMBRE DEL PERITO RESPONSABLE DE LA OBRA CEDULA PROFESIONAL XXXXXXXX D.R.O. XXXX	
CORRESPONSABLE ARQUITECTONICO:	
NOMBRE DEL PERITO CORRESPONSABLE ARQUIT. CEDULA PROFESIONAL XXXXXXXX D.R.O. XXXX	
CORRESPONSABLE ESTRUCTURAL:	
NOMBRE DEL PERITO RESPONSABLE DE LA ESTRUCTURA CEDULA PROFESIONAL XXXXXXXX D.R.O. XXXX	
PERITO DE INSTALACION ELECTRICA:	
NOMBRE DEL PERITO DE INSTALACION ELECTRICA CEDULA PROFESIONAL XXXXXXXX D.R.O. XXXX	
PERITO DE INSTALACION DE GAS:	
NOMBRE DEL PERITO DE INSTALACION DE GAS CEDULA PROFESIONAL XXXXXXXX D.R.O. XXXX	
DESARROLLO URBANO Y ECOLOGIA:	
JUNTA CENTRAL DE AGUA Y SANEAMIENTO:	
PROTECCION CIVIL:	
AUTORIZACION DEL SOLICITANTE:	
SUPERFICIES:	
TERRENO:	
PLANTA BAJA:	
PLANTA ALTA:	
UBICACION:	
GEOLOCALIZACION:	
REVISO:	
COLABORADORES:	
ESCALA:	DIMENSIONES:
FECHA:	CLAVE:
NOMBRE DEL PROYECTO:	
CENTRO DE INTELIGENCIA ARTIFICIAL	
NOMBRE DEL PLANO:	
PLANO DE DETALLES	
No DEL PLANO:	
A-26	

TABLA DE VARILLAS		
VARILLAS	Ø	Lt. (cms)
3	3/8"	50.0
4	1/2"	65.0
5	5/8"	80.0
6	3/4"	95.0
8	1"	125.0