



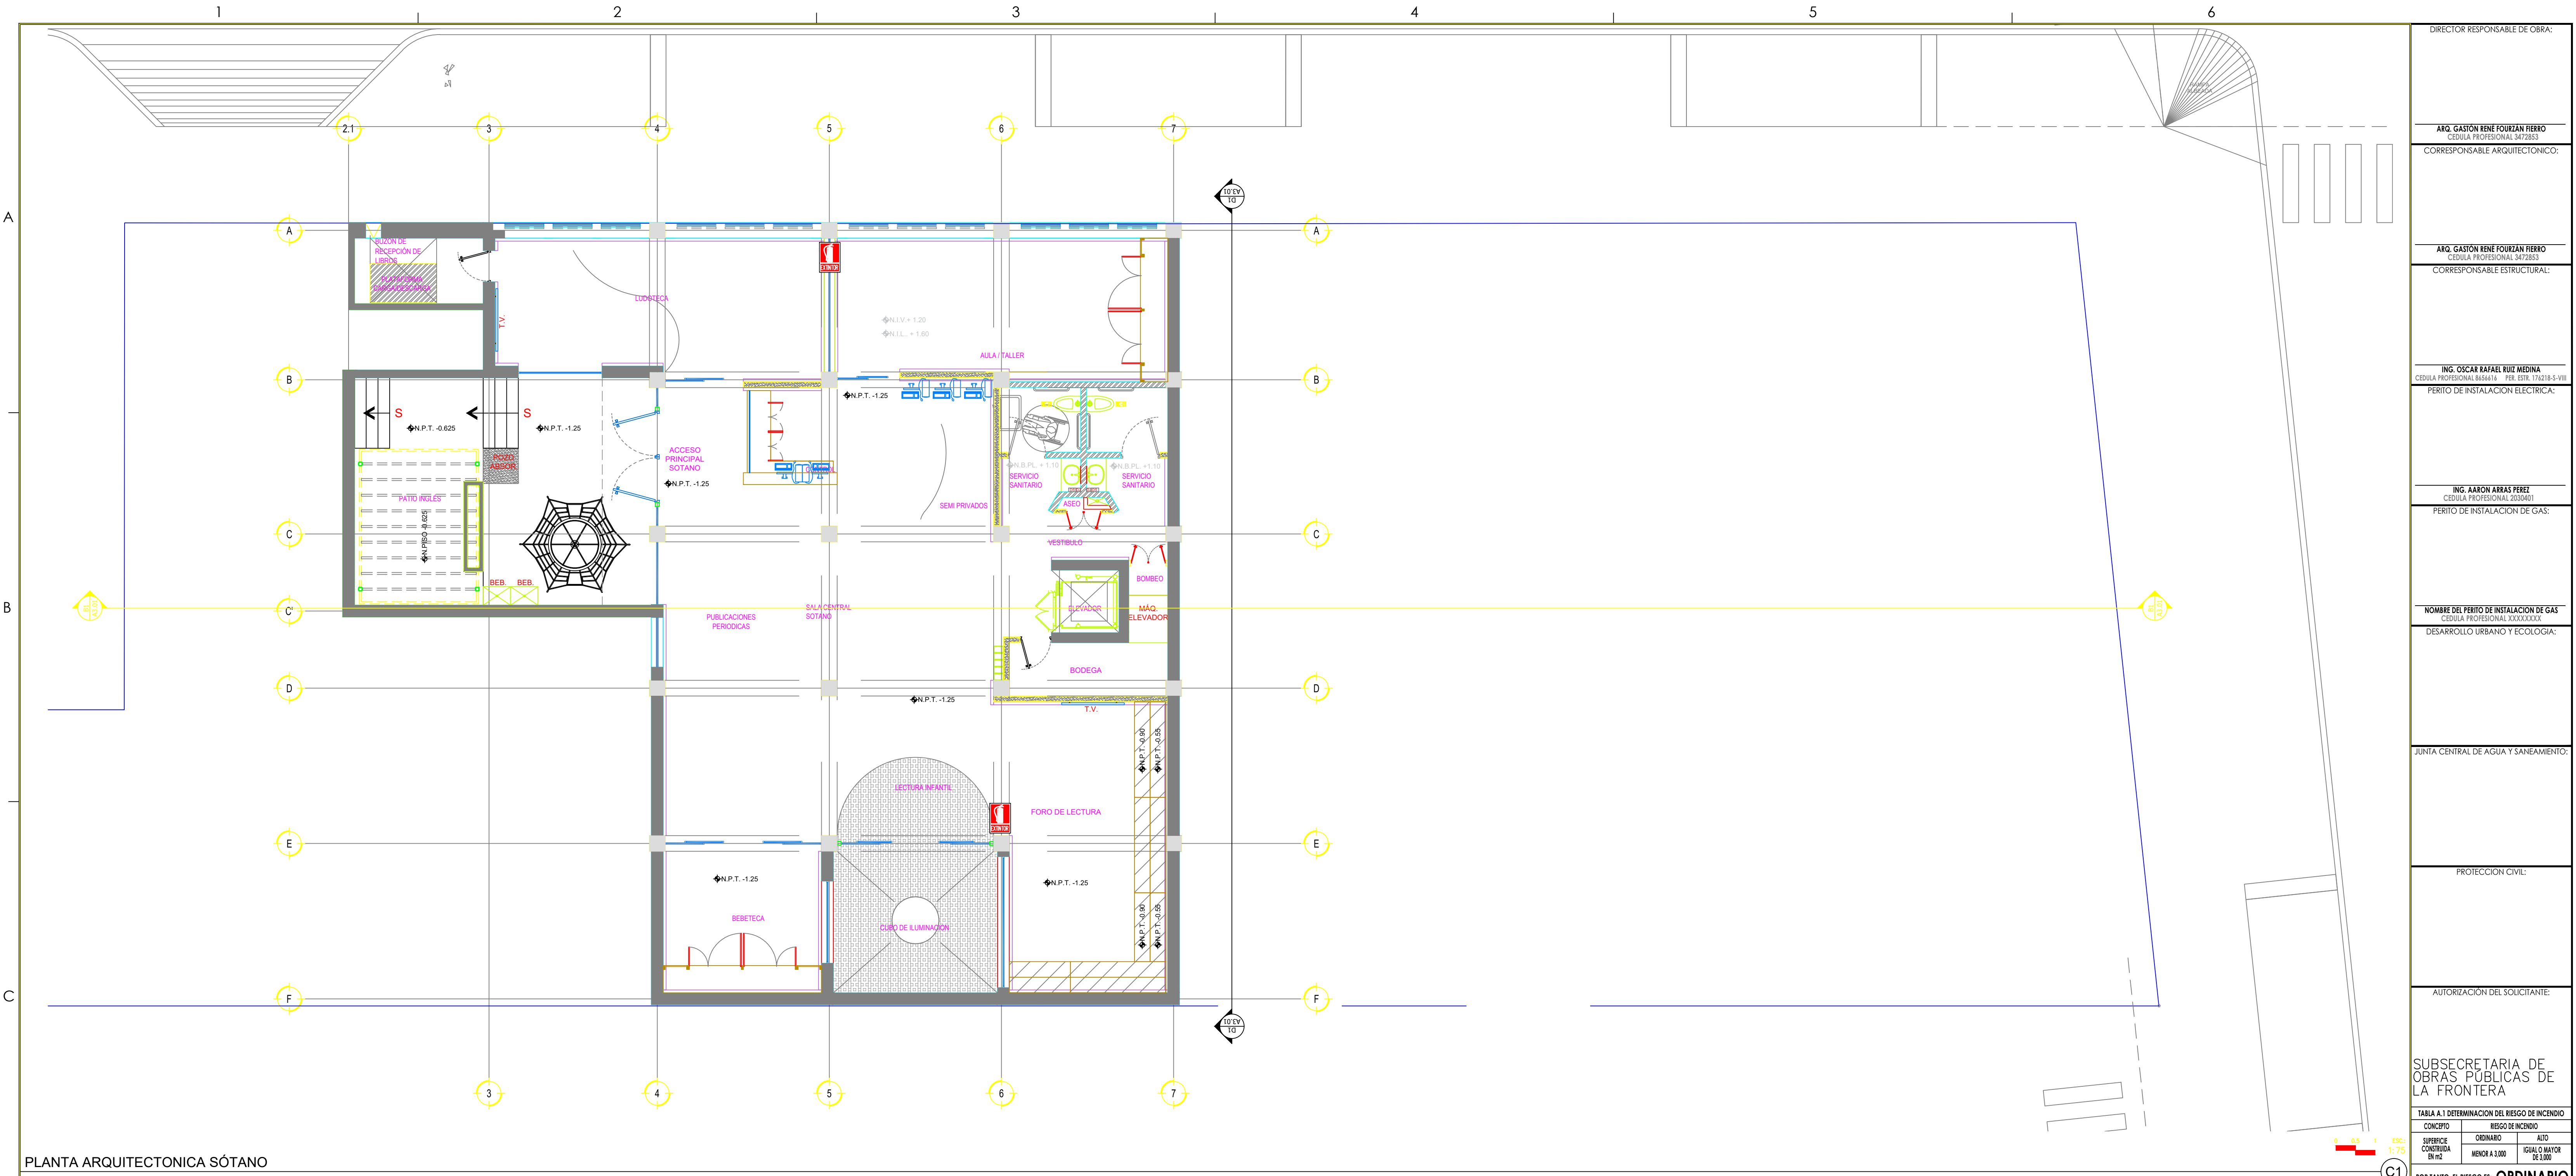

PLANTA ARQUITECTONICA SÓTANO

ESCALA: 1/75

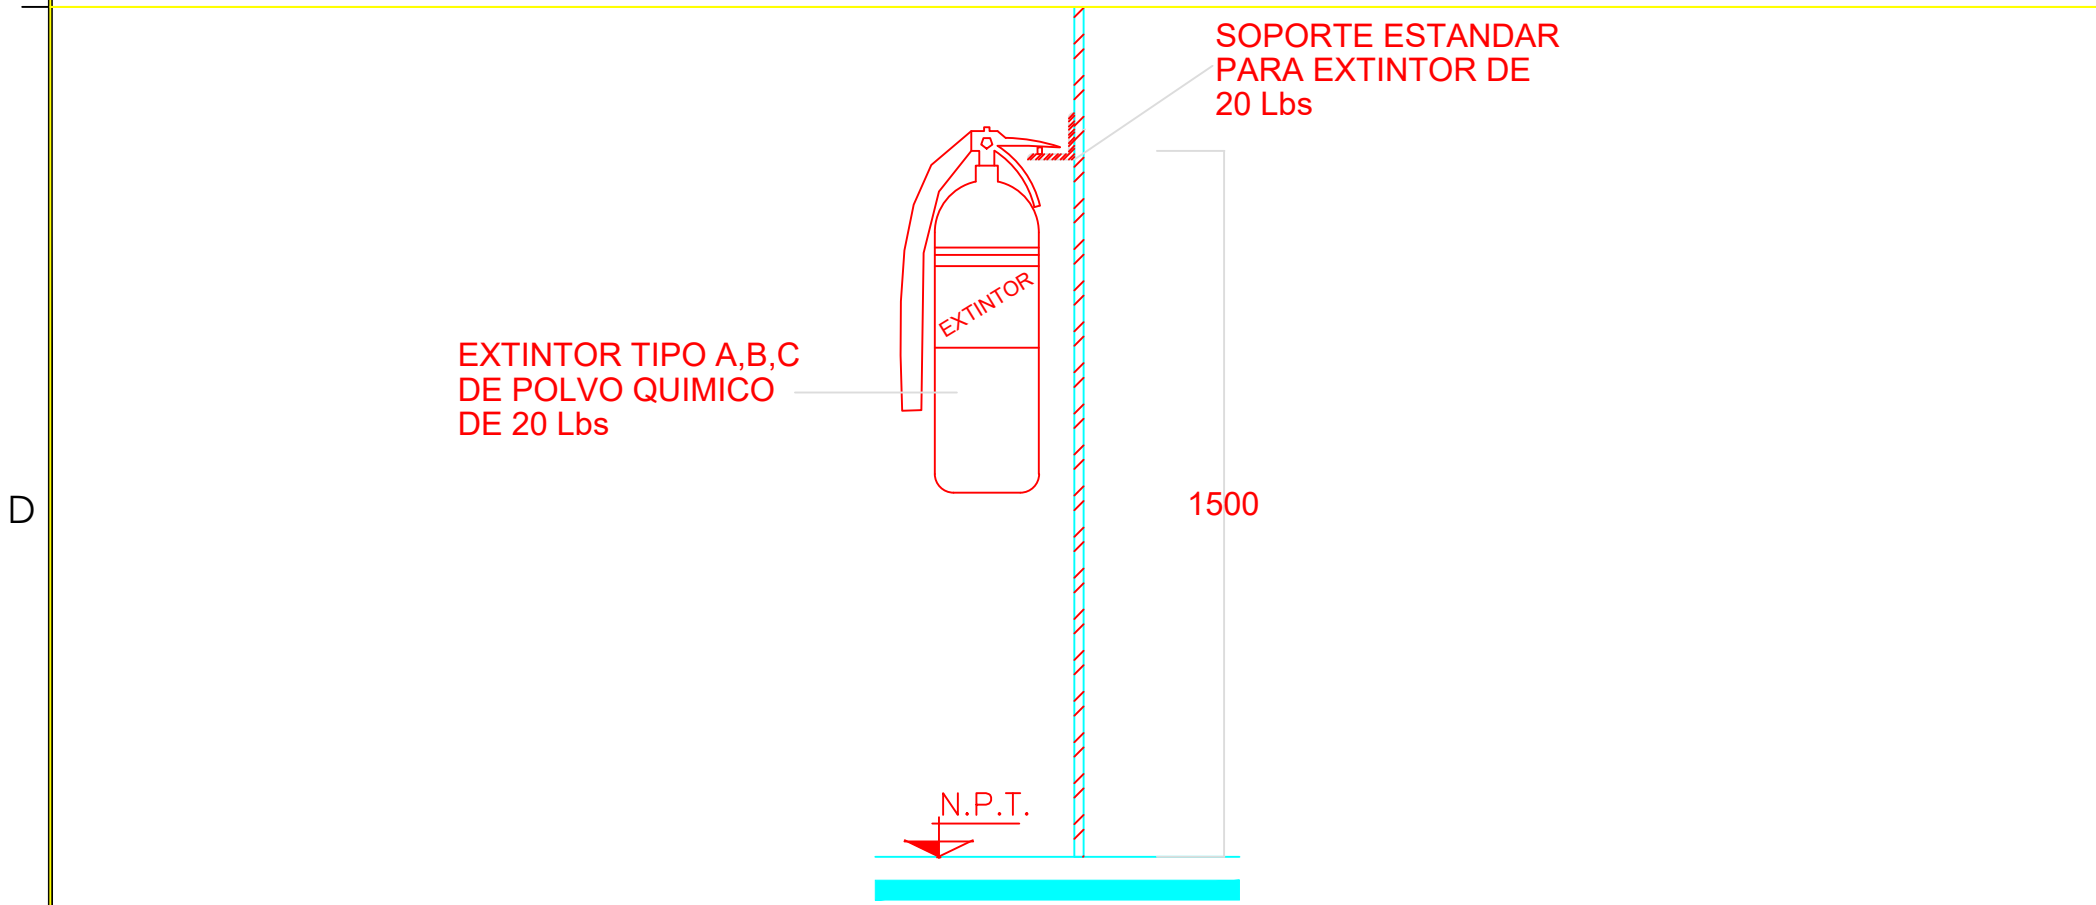


DETALLE DE MONTAJE DE EXTINTOR TIPO

ESCALA: 5/1



SECRETARÍA DE COMUNICACIONES Y OBRAS PÚBLICAS
DIRECCIÓN DE OBRAS PÚBLICAS
DEPARTAMENTO DE PROYECTOS

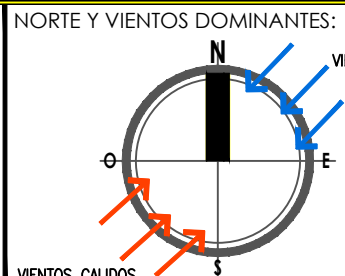

SIMBOLOGÍA:
EJE ESTRUCTURAL
REFERENCIA DE ELEVACION EXTERIOR
REFERENCIA DE CORTE LONG. O TRANS.
REFERENCIA DE ELEVACION INTERIOR
ACEROS REFORZADOS

INDICACION DE NIVEL
INDICACION DE CAMBIO DE NIVEL
CLAVE DE PLAFONES
CLAVE DE PISOS
INDICACION DE PENDIENTE
MUEBLE SANITARIO
MAMPARA SANITARIA

ACABADOS EN MUROS
NOTA DE ACLARACION
CLAVE DE PUERTA
CLAVE DE VENTANA
VERSION DE REVISION
FOLIOS ESPECIALES

NOTAS ESTRUCTURALES:
1. PARA ELEMENTOS ESTRUCTURALES UTILIZAR AL MENOS CONCRETO $f_c=250 \text{ kg/cm}^2$ SALVO QUE SE INDIQUE LO CONTRARIO. CAPTULO 19 REGLAMENTO A.C.I. TABLAS 19.2.1, 19.3.1 Y 19.3.2.
2. ACERO REFORZO $f_y=4200 \text{ kg/cm}^2$. EL ACERO DE REFORZO MAS DEL 30% DE UNA MESA SECCION.
3. CUALQUIER MODIFICACION A ESTE PLANO DEBERA ESTAR AUTORIZADA POR EL ARQUITECTO DISEÑADOR Y SUS INGENIEROS ESPECIALISTAS.

TABLA DE VARILLAS		
L _t = LONGITUD DE TRASLAPES		
VARILLAS	Ø	L _t (Cm)
3	3/8"	50.0
4	1/2"	65.0
5	5/8"	80.0
6	3/4"	95.0

NOTAS GENERALES:
1. NO TOMAR MEDIDAS CON ESCALIMETRO, LAS COTAS SE LEEN AL DIBUJO.
2. LAS DIMENSIONES ESPECIFICADAS EN ESTE PLANO ESTAN DADAS EN METROS A MENOS QUE SE INDIQUE LO CONTRARIO.
3. CUALQUIER MODIFICACION A ESTE PLANO DEBERA ESTAR AUTORIZADA POR EL ARQUITECTO DISEÑADOR Y SUS INGENIEROS ESPECIALISTAS.
4. LA INFORMACION CONTENIDA EN ESTE PLANO ES PROPIEDAD PRIVADA DE LA SECRETARIA DE COMUNICACIONES Y OBRAS PUBLICAS DEL ESTADO DE CHIHUAHUA (SCOP).

NOTAS ESPECIFICAS:

MARCO LEGAL Y NORMATIVO:
1.- REGLAMENTO DE CONSTRUCCION Y NOMAS TECNICAS DEL MUNICIPIO CORRESPONDIENTE.
2.- AMERICAN INSTITUTE OF STEEL CONSTRUCTION ASD 9TH EDITION.
3.- AMERICAN NATIONAL STANDARD INSTITUTE.
4.- AMERICAN CONCRETE INSTITUTE (ACI 318-05).
5.- AMERICAN INSTITUTE OF STEEL CONSTRUCTION.

6.- NORMA OFICIAL MEXICANA PARA INSTALACIONES ELECTRICAS NOM-001-SEDE-2012.
7.- NORMA OFICIAL MEXICANA PARA INSTALACIONES HIDROSANITARIAS EN EL REGLAMENTO DE LA LEY DE OBRAS PUBLICAS FEDERALES 2012-2015, TERCERA EDICION.
8.- NORMA OFICIAL MEXICANA PARA INSTALACIONES DE GAS NOM-004-SEDE-2004.
9.- REGLAMENTO DE ACCESIBILIDAD PARA PERSONAS CON DISCAPACIDAD DEL ESTADO DE CHIHUAHUA.
10.- PARA PROTECCION OMI, SISMICA Y RIESGO DE ENLOZAMIENTO NOM-001-SEPS-2006, NOM-002-SEPS-2010, NOM-028-SEPS-2009 Y NOM-003-SEPS-2011.
11.- PARA LAS INSTALACIONES DE AIRE ACONDICIONADO: SHAMCO Y ASHRAE 90.1-2016.

DIRECTOR RESPONSABLE DE OBRA:

ARG. GASTÓN RENE FOURZAN PIERRO
CEDULA PROFESIONAL 3472853

CORRESPONSABLE ARQUITECTONICO:

ARG. GASTÓN RENE FOURZAN PIERRO
CEDULA PROFESIONAL 3472853

CORRESPONSABLE ESTRUCTURAL:

ING. OSCAR RAFAEL RUIE MEDINA
CEDULA PROFESIONAL 855616 PER. EST. 176218-5-VIII

PERITO DE INSTALACION ELECTRICA:

ING. AARON ARRAS PEREZ
CEDULA PROFESIONAL 2030401

PERITO DE INSTALACION DE GAS:

NOMBRE DEL PERITO DE INSTALACION DE GAS
CEDULA PROFESIONAL 333333333

DESARROLLO URBANO Y ECOLOGIA:

JUNTA CENTRAL DE AGUA Y SANEAMIENTO:

PROTECCION CIVIL:

AUTORIZACION DEL SOLICITANTE:

SUBSECRETARIA DE OBRAS PUBLICAS DE LA FRONTERA

TABLA A.1 DETERMINACION DEL RIESGO DE INCENDIO

RIESGO DE INCENDIO	
CONCEPTO	ALTO
SUPERFICIE CONSTRUIDA EN m2	ORDINARIO
	MEJOR A 3.000
	IGUAL O MAYOR DE 3.000

POR TANTO, EL RIESGO ES: **ORDINARIO**

SUPERFICIES:
TERRENO: 1053.04 m2
CONSTRUCCION (EDIFICACION): 1,698.90 m2
CONSTRUCCION (AMPLIACION): 000.00 m2
CONSTRUCCION (DEMOLICIONES): 000.00 m2
CONSTRUCCION (OBRAS EXTERIORES): 186.23 m2

UBICACION:
AV. LERDO SUR 205, CENTRO, 32001 CIUDAD JUÁREZ, CHIH.

GEOLOCALIZACION:
31° 44' 17.08" N
106° 28' 53.94" O
ALTITUD 1,120 MSNM

REVISO:
MITRO, ARTURO MARRUFO MELNDEZ
JEFE DEL DEPARTAMENTO DE PROYECTOS

COLABORADORES:
ARG. ALBA LIZ MARTINEZ SEGURA ARG. MARLEN NEVAREZ ARRAS
ARG. MIRTHA A. CASAS AMARAL ARG. JOHANNAH MARQUEZ DIAZ
ARG. ALEXIS PEREDA CHANET

ESCALA:
INDICADA EN METROS

FECHA:
29-ABRIL-2020

NOMBRE DEL PROYECTO:
PROYECTO EJECUTIVO PARA ADJUDICACION DEL EDIFICIO DE CORREOS A USO DE BIBLIOTECA PUBLICA EN CD. JUÁREZ, CHIH.

NOMBRE DEL PLANO:
SISTEMA CONTRA INCENDIOS
PLANTA DE UBICACION DE EXTINTORES

No del PLANO:
A8.04-3