



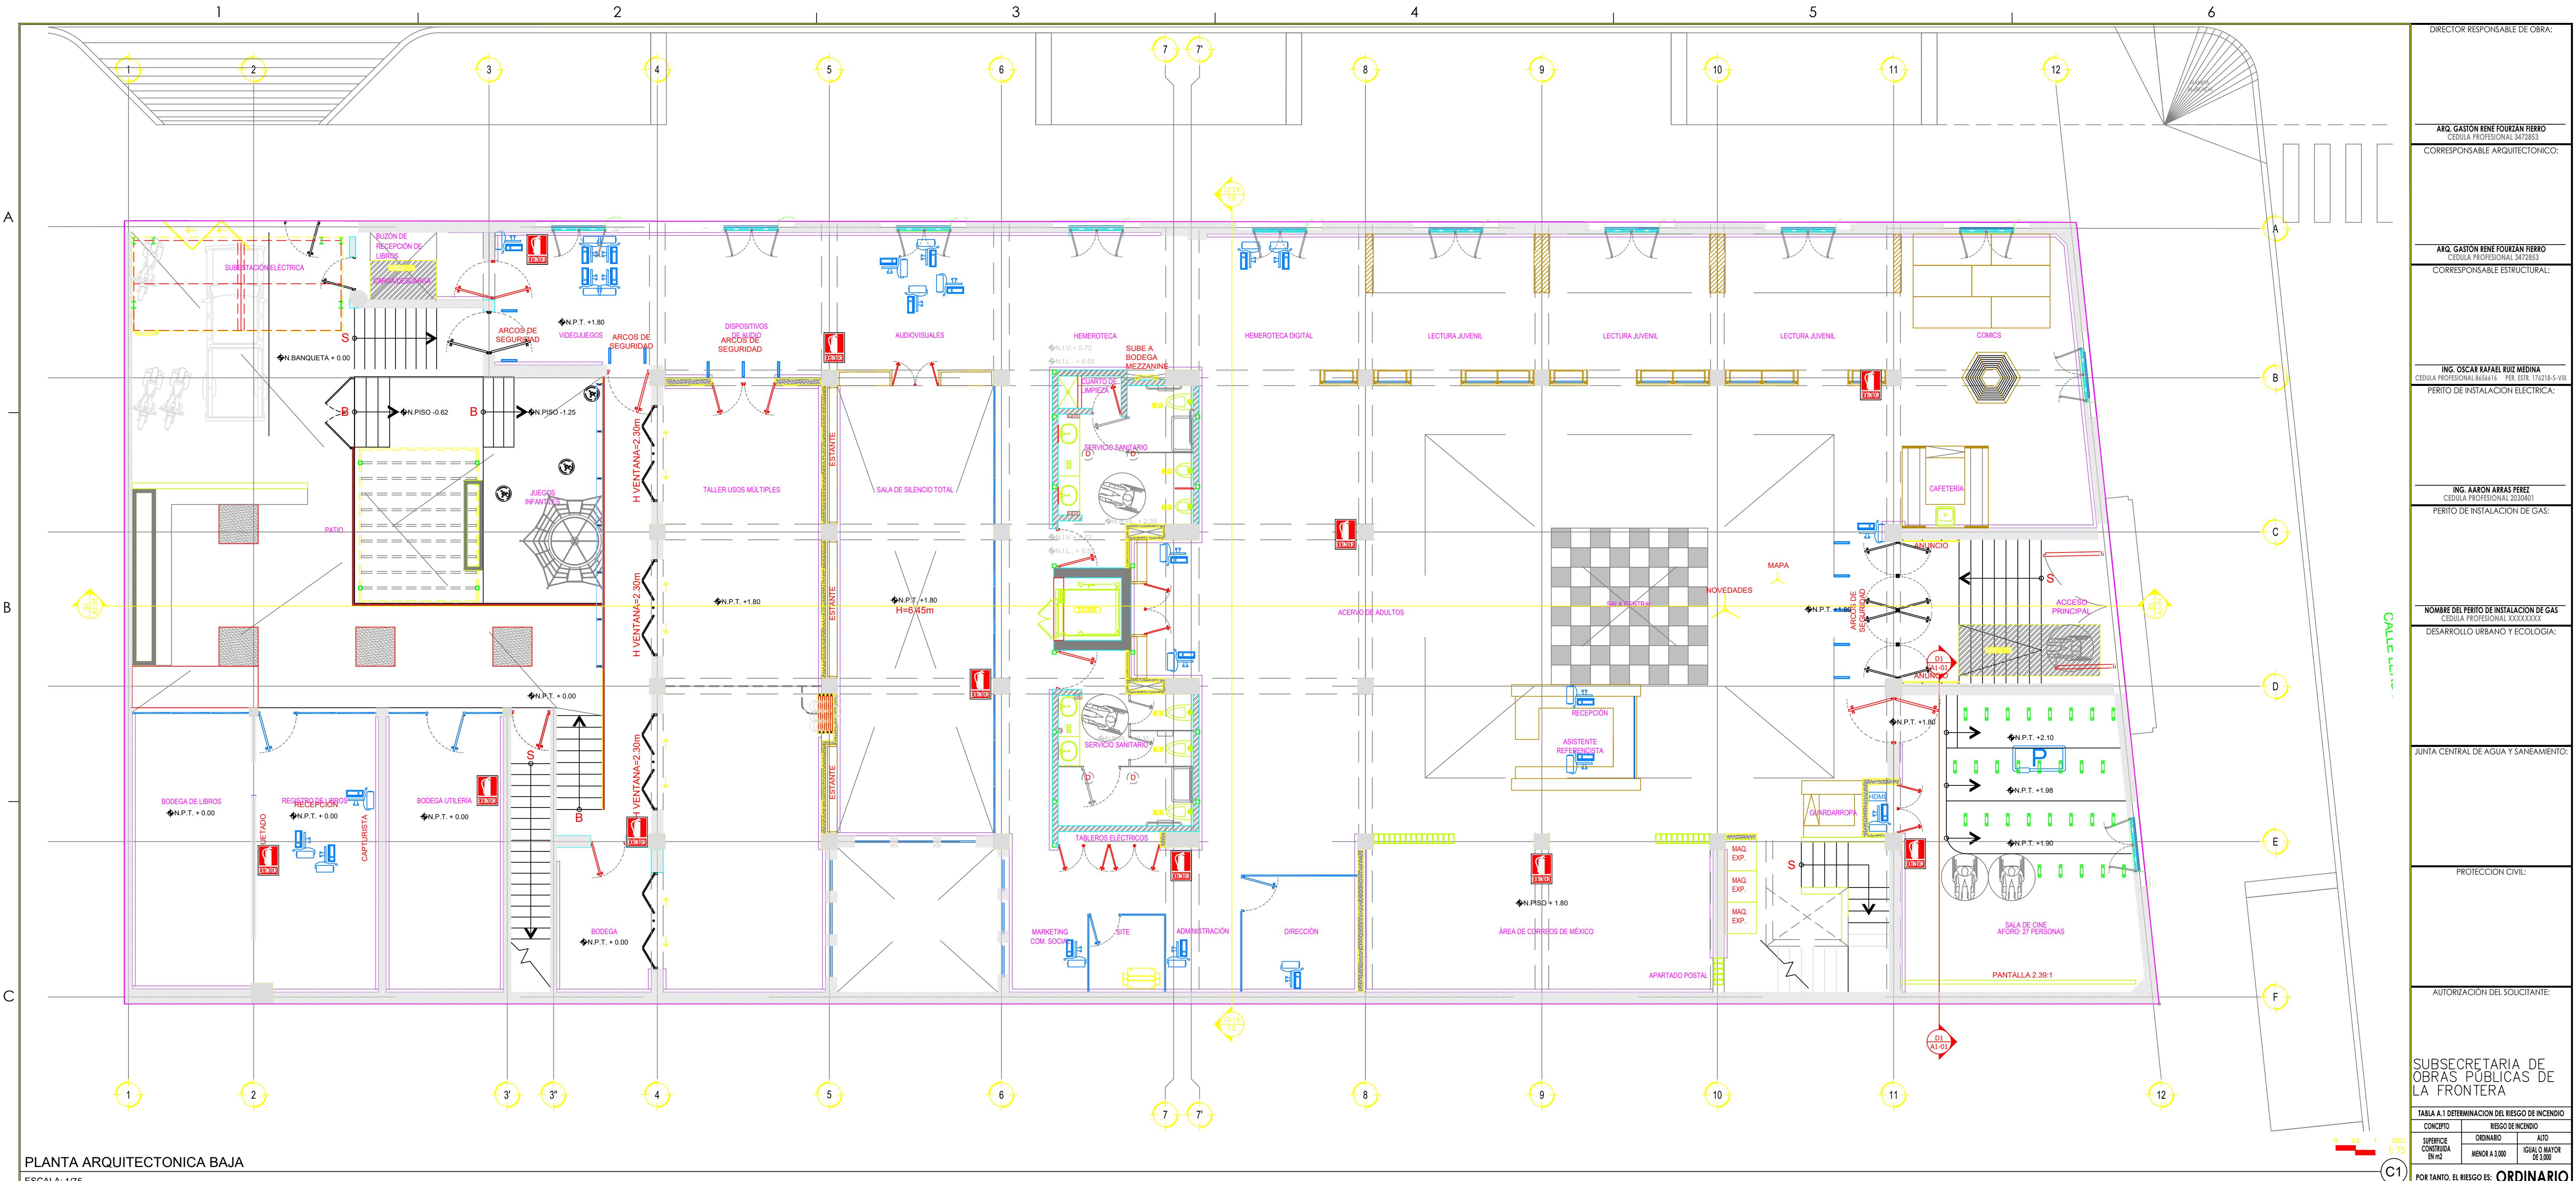

PLANTA ARQUITECTONICA BAJA

ESCALA: 1/75

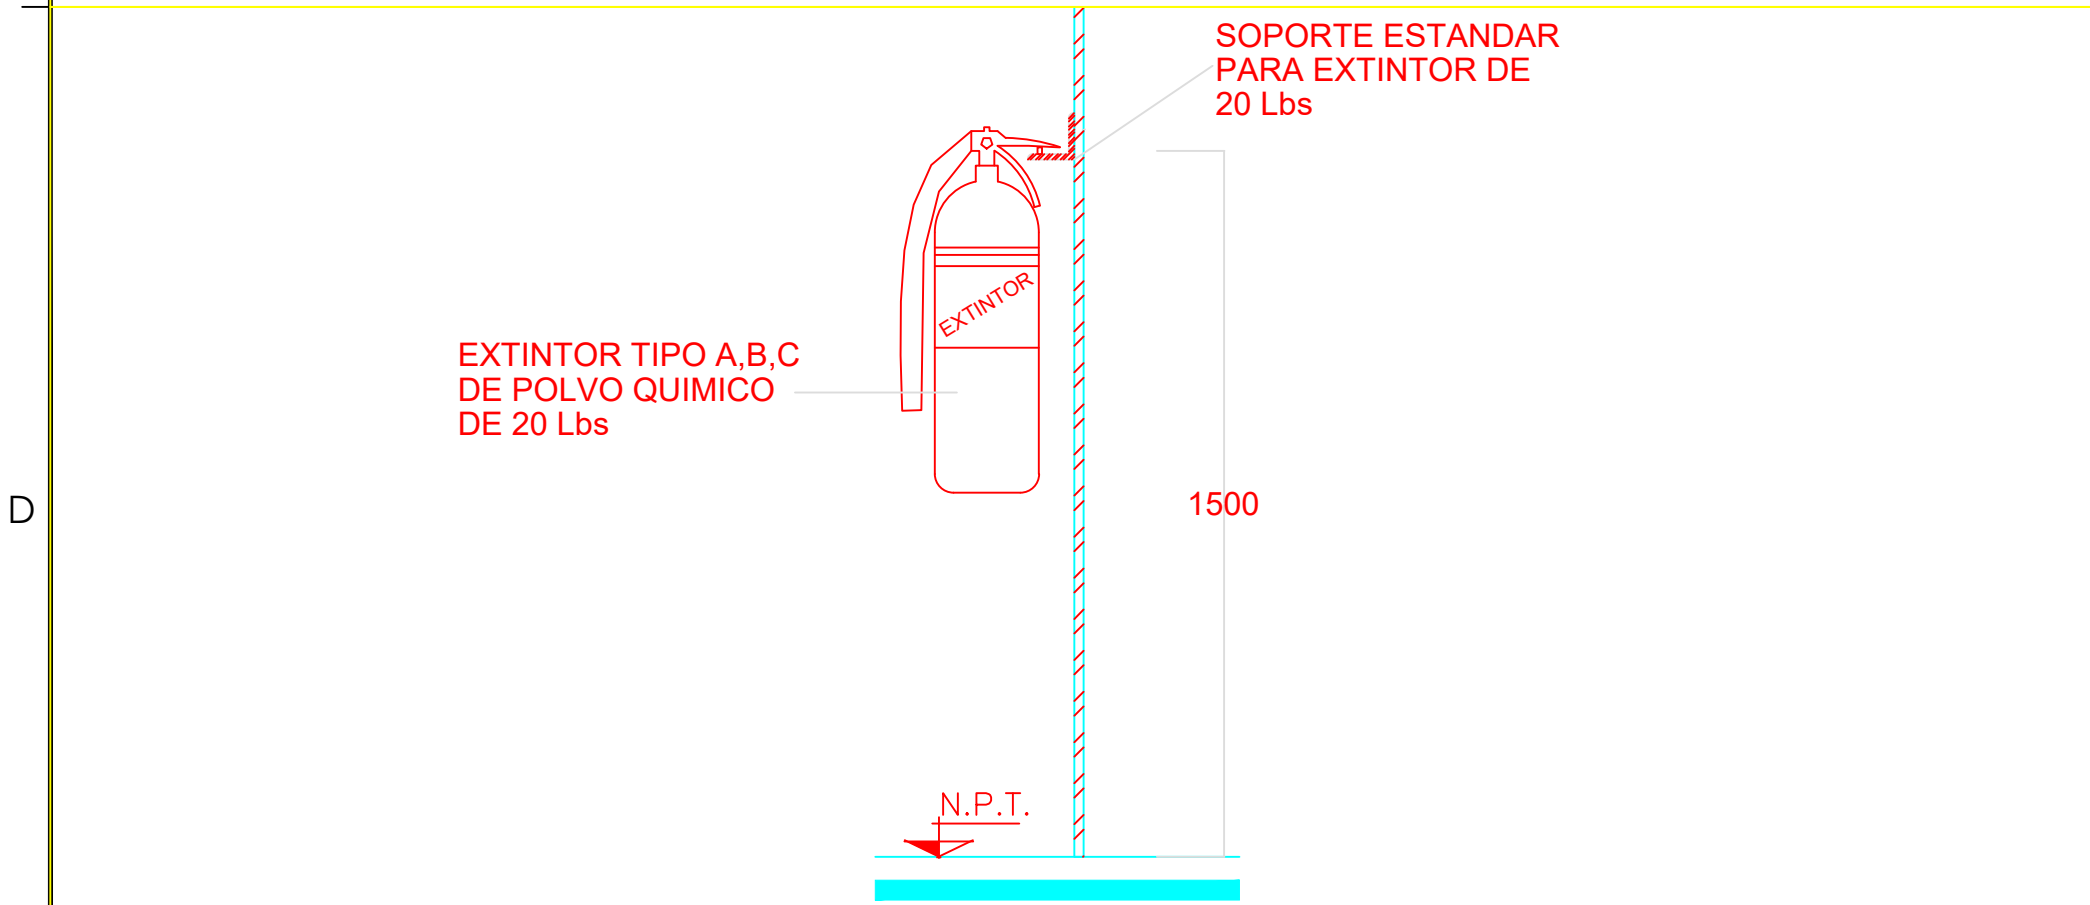

DETALLE DE MONTAJE DE EXTINTOR TIPO

ESCALA: 5/1




SECRETARÍA DE COMUNICACIONES Y OBRAS PÚBLICAS

DIRECCIÓN DE OBRAS PÚBLICAS

DEPARTAMENTO DE PROYECTOS

NORTE Y VIENTOS DOMINANTES:

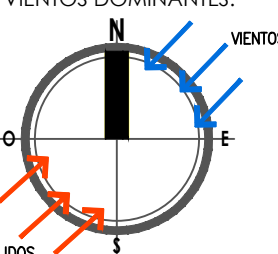

SIMBOLOGIA:

- EJE ESTRUCTURAL
- REFERENCIA DE ELEVACION EXTERIOR
- REFERENCIA DE CORTE LONG. O TRANS.
- REFERENCIA DE ELEVACION INTERIOR
- ACEROS

INDICACION DE NIVEL

INDICACION DE CAMBIO DE NIVEL

CLAVE DE PLAFONES

CLAVE DE PISOS

INDICACION DE PENDIENTE

MUEBLE SANITARIO

WAMPARA SANITARIA

ACABADOS EN MUROS

NOTA DE ACLARACION

CLAVE DE PUERTA

CLAVE DE VENTANA

INDICACION DE ARRANQUE

VERSION DE REVISION

FECHAS ESPECIALES

NOTAS ESTRUCTURALES:

- PARA ELEMENTOS ESTRUCTURALES UTILIZAR AL MENOS CONCRETO $f_c=250 \text{ kg/cm}^2$ SALVO QUE SE INDIQUE LO CONTRARIO. CAPTULO 19 REGLAMENTO ACI, TABLAS 19.2.1, 19.3.1 Y 19.3.2.
- ACERO REFUERZO $f_y=4200 \text{ kg/cm}^2$. EL ACERO DE REFUERZO MAS DEL 30% DE UNA MESA SECCION.
- LA INFORMACION CONTENIDA EN ESTE PLANO ES PROPIEDAD PRIVADA DE LA SECRETARIA DE COMUNICACIONES Y OBRAS PUBLICAS DEL ESTADO DE CHIHUAHUA (SCOP).

TABLA DE VARILLAS

VARILLAS	ϕ	LT (Cm)
3	3/8"	50.0
4	1/2"	65.0
5	5/8"	80.0
6	3/4"	95.0

NOTAS GENERALES:

- NO TOMAR MEDIDAS CON ESCALIMETRO, LAS COTAS SE LEEN AL DIBUJO.
- LAS DIMENSIONES ESPECIFICADAS EN ESTE PLANO ESTAN DADAS EN METROS A MENOS QUE SE INDIQUE LO CONTRARIO.
- CUALQUIER MODIFICACION A ESTE PLANO DEBERA ESTAR AUTORIZADA POR EL ARQUITECTO DISEÑADOR Y SUS INGENIEROS ESPECIALISTAS.

NOTAS ESPECIFICAS:

MARCO LEGAL Y NORMATIVO:

- 1.- REGLAMENTO DE CONSTRUCCION Y NORMAS TECNICAS DEL MUNICIPIO CORRESPONDIENTE.
- 2.- AMERICAN INSTITUTE OF STEEL CONSTRUCTION ASD 9TH EDITION.
- 3.- AMERICAN NATIONAL STANDARD INSTITUTE.
- 4.- AMERICAN CONCRETE INSTITUTE (ACI 318-05).
- 5.- AMERICAN INSTITUTE OF STEEL CONSTRUCTION.
- 6.- NORMA OFICIAL MEXICANA PARA INSTALACIONES ELECTRICAS NOM-001-SEDE-2012.
- 7.- NORMA OFICIAL MEXICANA PARA INSTALACIONES HIDROSANITARIAS EN EL REGLAMENTO DE LA LEY DE OBRAS PUBLICAS FEDERALES 2012-2017, PGC EN 45/1-SCPI-2002.
- 8.- NORMA OFICIAL MEXICANA PARA INSTALACIONES DE GAS NOM-004-SEDE-2004.
- 9.- REGLAMENTO DE ACCESIBILIDAD PARA PERSONAS CON DISCAPACIDAD DEL ESTADO DE CHIHUAHUA.
- 10.- PARA PROTECCION CIVIL, SEÑALICA Y PLAN DE EVACUACION NOM-001-SEPS-2006, NOM-002-SEPS-2010, NOM-028-SEPS-2009 Y NOM-003-SEPS-2011.
- 11.- PARA LAS INSTALACIONES DE AIRE ACONDICIONADO: SAMCA Y ASHRAE 90.1-2016.

DIRECTOR RESPONSABLE DE OBRA:

ARG. GASTÓN RENE FOURZAN PIERRO
CEDULA PROFESIONAL 3472853

CORRESPONSABLE ARQUITECTONICO:

ARG. GASTÓN RENE FOURZAN PIERRO
CEDULA PROFESIONAL 3472853

CORRESPONSABLE ESTRUCTURAL:

ING. OSCAR RAFAEL RUIE MEDINA
CEDULA PROFESIONAL 855816 PER. EST. 176218-S-VIII

PERITO DE INSTALACION ELECTRICA:

ING. AARON ARRAS PEREZ
CEDULA PROFESIONAL 2030401

PERITO DE INSTALACION DE GAS:

NOMBRE DEL PERITO DE INSTALACION DE GAS
DESARROLLO URBANO Y ECOLOGIA:

JUNTA CENTRAL DE AGUA Y SANEAMIENTO:

PROTECCION CIVIL:

AUTORIZACION DEL SOLICITANTE:

SUBSECRETARIA DE OBRAS PUBLICAS DE LA FRONTERA

TABLA A.1 DETERMINACION DEL RIESGO DE INCENDIO

CONCEPTO	RIESGO DE INCENDIO	RIESGO DE INCENDIO
SUPERFICIE CONSTRUIDA EN m2	ORDINARIO	ALTO
MEJOR A 3.000	IGUAL O MAYOR DE 3.000	

POR TANTO, EL RIESGO ES: **ORDINARIO**

SUPERFICIES:

TERRENO:	1053.04 m2
CONSTRUCCION (EDIFICACION):	1,698.90 m2
CONSTRUCCION (AMPLIACION):	000.00 m2
CONSTRUCCION (DEMOLICIONES):	000.00 m2
CONSTRUCCION (OBRAS EXTERIORES):	186.23 m2

UBICACION:

AV. LERDO SUR 205, CENTRO, 32001 CIUDAD JUÁREZ, CHIH.

GEOLOCALIZACION:

31° 44' 17.08" N
106° 28' 53.94" O
ALTITUD 1,120 MSNM

REVISO:

Mtro. ARTURO MARRUFO MELNDEZ
JEFE DEL DEPARTAMENTO DE PROYECTOS

COLABORADORES:

ARG. ALBA LIZ MARTINEZ SEGURA ARG. MARLEN NEVAREZ ARRAS
ARG. MIRTHA A. CASAS AMARAL ARG. JOHANNAH MARQUEZ DIAZ
ARG. ALEXIS PEREDA CHANET

ESCALA:

INDICADA

DIMENSIONES:

EN METROS

FECHA:

29-ABRIL-2020

CLAVE:

NOMBRE DEL PROYECTO:

PROYECTO EJECUTIVO PARA ADJUDICACION DE EDIFICIO DE CORREOS A USO DE BIBLIOTECA PUBLICA EN CD. JUÁREZ, CHIH.

NOMBRE DEL PLANO:

SISTEMA CONTRA INCENDIOS

PLANTA DE UBICACION DE EXTINTORES

No del PLANO:

A8.04-1