



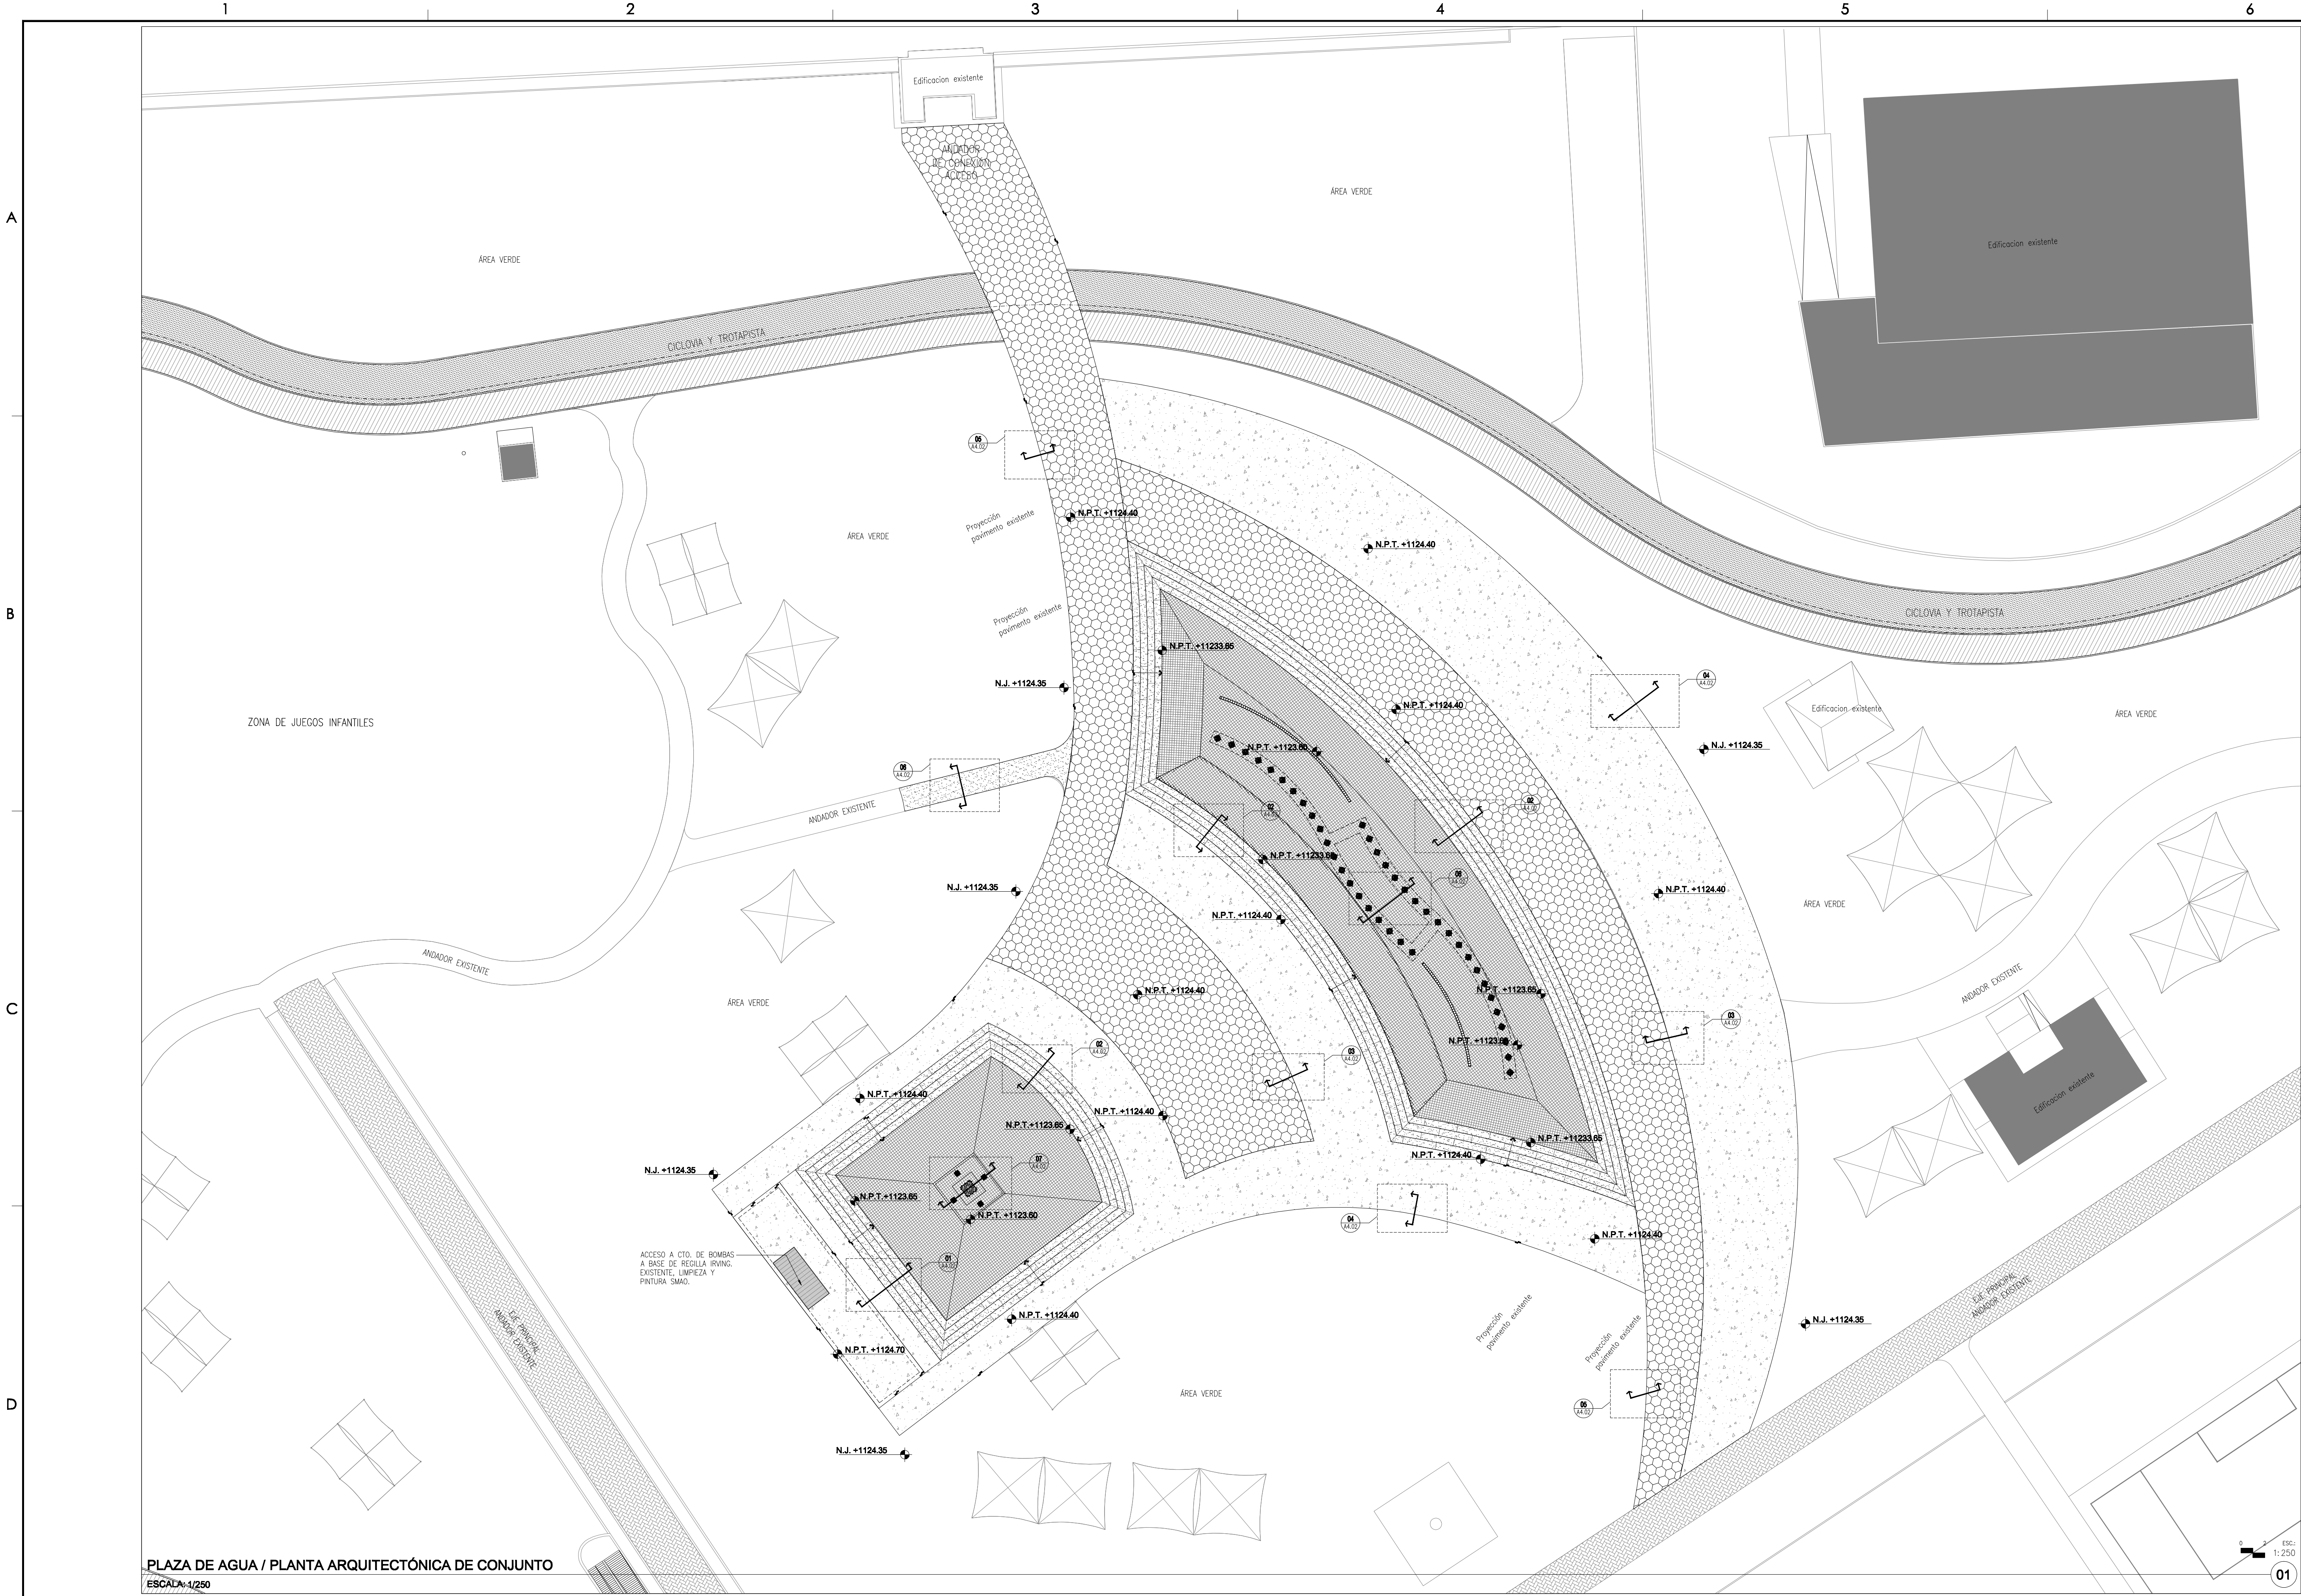

PLAZA DE AGUA / PLANTA ARQUITECTÓNICA DE CONJUNTO
ESCALA: 1/250

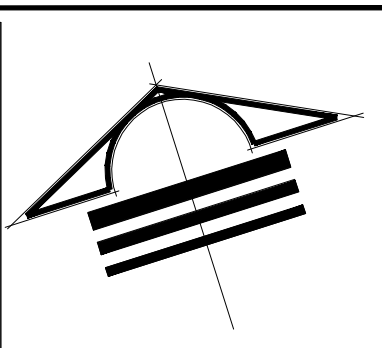

DIRECTOR RESPONSABLE DE OBRA:

NOMBRE DEL PERITO RESPONSABLE DE LA OBRA:
CÉDULA PROFESIONAL XXXXXXXX D.E.O. XXXX

CORRESPONSABLE ARQUITECTÓNICO:

NOMBRE DEL PERITO CORRESPONSABLE ARQUIT.:
CÉDULA PROFESIONAL XXXXXXXX D.E.O. XXXX

CORRESPONSABLE ESTRUCTURAL:

NOMBRE DEL PERITO RESPONSABLE DE LA ESTRUCTURA:
CÉDULA PROFESIONAL XXXXXXXX D.E.O. XXXX

PERITO DE INSTALACIÓN ELÉCTRICA:

NOMBRE DEL PERITO DE INSTALACIÓN ELÉCTRICA:
CÉDULA PROFESIONAL XXXXXXXX D.E.O. XXXX

PERITO DE INSTALACIÓN DE GAS:

NOMBRE DEL PERITO DE INSTALACIÓN DE GAS:
CÉDULA PROFESIONAL XXXXXXXX D.E.O. XXXX

DESARROLLO URBANO Y ECOLOGÍA:

JUNTA CENTRAL DE AGUA Y SANEAMIENTO:

PROTECCIÓN CIVIL:

AUTORIZACIÓN DEL SOLICITANTE:

SECRETARÍA DE DESARROLLO URBANO Y ECOLOGÍA

CONCEPTO	RIESGO DE INCENDIO	
SUPERFICIE CONSTRUIDA	ORDINARIO	AUTO
En m2	Menor a 1,000	Igual o Mayor de 1,000

PORTANTO, EL RIESGO ES: **ORDINARIO**

SUPERFICIES:

TERRENO: 226,998.46 m2

CONSTRUCCIÓN (EDIFICACION): 000.00 m2

CONSTRUCCIÓN (AMPLIACIÓN): 000.00 m2

CONSTRUCCIÓN (SINAMOCIONES): 000.00 m2

CONSTRUCCIÓN (OBRAS EXTERIORES): 000.00 m2

UBICACIÓN:

PARRQUE CENTRAL AV. TECNOLÓGICO S/N. 33328

CUADRA JUÁREZ, JUÁREZ, CHIHUAHUA

GEOLOCALIZACIÓN:

31° 41' 14.87" N

106° 28' 21.02" O

ALTITUD 1,134 MSNM

REVISÓ:

ARG. JOSÉ ALAN FLORES HERNÁNDEZ

JEFE DEL DEPARTAMENTO DE PROYECTOS

COLABORADORES:

DIRECTOR GENERAL:

ARG. Mario Schipman Gerslitz

CORRESPONSABLE:

ARG. Marco Arturo González R.

COLABORADORES:

ARG. José Valentín Varga

ARG. Juan de Dios Carrillo Flores

ARG. María López

ARG. Mario Carlos Márquez

ESCALA:

INDICADA

DIMENSIONES:

EN METROS

FECHA:

CLAVE:

FECHA: 11/ Mayo/ 2020

NOMBRE DEL PROYECTO:

PROYECTO EJECUTIVO DE REHABILITACIÓN PARQUE CENTRAL CIUDAD JUÁREZ

NOMBRE DEL PLANO:

PLAZA DE AGUA PLANO LLAVE DE DETALLES

No del PLANO:

A4.01

ARQUITECTONICOS

SECRETARÍA DE COMUNICACIONES Y OBRAS PÚBLICAS

DIRECCIÓN DE OBRAS PÚBLICAS

DEPARTAMENTO DE PROYECTOS

NORTE Y VIENTOS DOMINANTES:

VIENTOS CALDOS

VIENTOS FRIOS

SIMBOLOGÍA:

EJE ESTRUCTURAL

REFERENCIA DE ELEVACION EXTERIOR

REFERENCIA DE CORTE LONG. O TRANS.

REFERENCIA DE ELEVACION INTERIOR

ACCESO PRINCIPAL

INDICACION DE NIVEL

INDICACION DE CAMBIO DE NIVEL

CLAVE DE PLAFONES

CLAVE DE PISOS

INDICACION DE PENDIENTE

MUEBLE SANITARIO

MAMPARA SANITARIA

ACABADOS EN MUROS

NOTA DE ACLARACION

CLAVE DE PUERTA

CLAVE DE VENTANA

VERSION DE REVISION

EQUIPOS ESPECIALES

NOTAS GENERALES:

1.- NO TOMAR MEDIDAS CON ESCALIMETRO, LAS COTAS SEEN AL VEHICULO.

2.- LAS DIMENSIONES ESPECIFICADAS EN ESTE PLANO ESTAN DADAS EN METROS A MENOS QUE SE INDIQUE LO CONTRARIO.

3.- CUALQUIER MODIFICACION A ESTE PLANO, DEBERA ESTAR AUTORIZADA POR EL ARQUITECTO DISEÑADOR Y SUS INGENIEROS ESPECIALISTAS.

4.- LA INFORMACION CONTENIDA EN ESTE PLANO ES PROPIEDAD PRIVADA DE LA SECRETARIA DE COMUNICACIONES Y OBRAS PUBLICAS DEL ESTADO DE CHIHUAHUA (SCOP).

NOTAS ESPECIFICAS:

1.- PARA EL DESARROLLO DE ESTE PROYECTO NO SE CONTÓ CON LA INFORMACIÓN TOPOGRÁFICA SUFICIENTE, CORREGIRSE EN SITO LAS COORDENADAS Y NIVELES EXPRESADOS EN ESTE PLANO.

2.- LAS COORDENADAS, NIVELES Y TRAZO DE LA PLANIMETRÍA AQUÍ EXPRESADOS FUERON BASADOS EN LA INFORMACIÓN DEL LEVANTAMIENTO (LUM) DE CURVAS DE NIVEL Y EN LA ORTOFOTO PROPORCIONADAS POR EL ING. FRANCISCO OLIVERA VÁZQUEZ (DIRECTOR DE CATASTRO DE SEDE) EL 2 DE AGOSTO DE 2019.

MARCO LEGAL Y NORMATIVO:

1.- LA CONSTRUCCIÓN DE ESTE PROYECTO SE HARÁ BAJO LOS REGLAMENTOS DE CONSTRUCCIÓN DE OBRA PÚBLICA DEL ESTADO DE CHIHUAHUA PCE 2009/02/23/764-41 DECRETO 671 Y DO 17/D.O. BASADO EN EL REGLAMENTO DE LA LEY DE OBRAS PÚBLICAS FEDERALES (DOF-07-2015), TAMBIÉN SE DEBERÁN ADOPTAR LOS SIGUIENTES REGLAMENTOS Y NORMAS SEGUN SEA EL CASO.

2.- REGLAMENTO DE CONSTRUCCIÓN Y NORMAS TÉCNICAS DEL MUNICIPIO CORRESPONDIENTE.

3.- AMERICAN INSTITUTE OF STEEL CONSTRUCTION ASD 9TH EDITION.

4.- AMERICAN NATIONAL STANDARD INSTITUTE.

5.- AMERICAN INSTITUTE OF STEEL CONSTRUCTION.

6.- NORMA OFICIAL MEXICANA PARA INSTALACIONES ELÉCTRICAS NOM-001-SEDE-2013.

7.- NORMA OFICIAL MEXICANA PARA INSTALACIONES HIDROSANITARIAS (EDICIÓN 2007), PCE 14/01-1-2013-2013.

8.- NORMA OFICIAL MEXICANA PARA INSTALACIONES DE GAS NOM-004-SEDE-2014.

9.- REGLAMENTO DE ACCESIBILIDAD PARA PERSONAS CON DISCAPACIDAD DEL ESTADO DE CHIHUAHUA.

10.- PARA PROTECCIÓN CIVIL, SÍSMICA Y PLUGS DE ENCLAVACIÓN NOM-005-SEDE-2008, NOM-005-SEDE-2013, NOM-005-SEDE-2014 Y NOM-005-SEDE-2011.

11.- PARA LAS INSTALACIONES DE AIRE ACONDICIONADO: SAMCA Y AGREE 90-1-2016.