



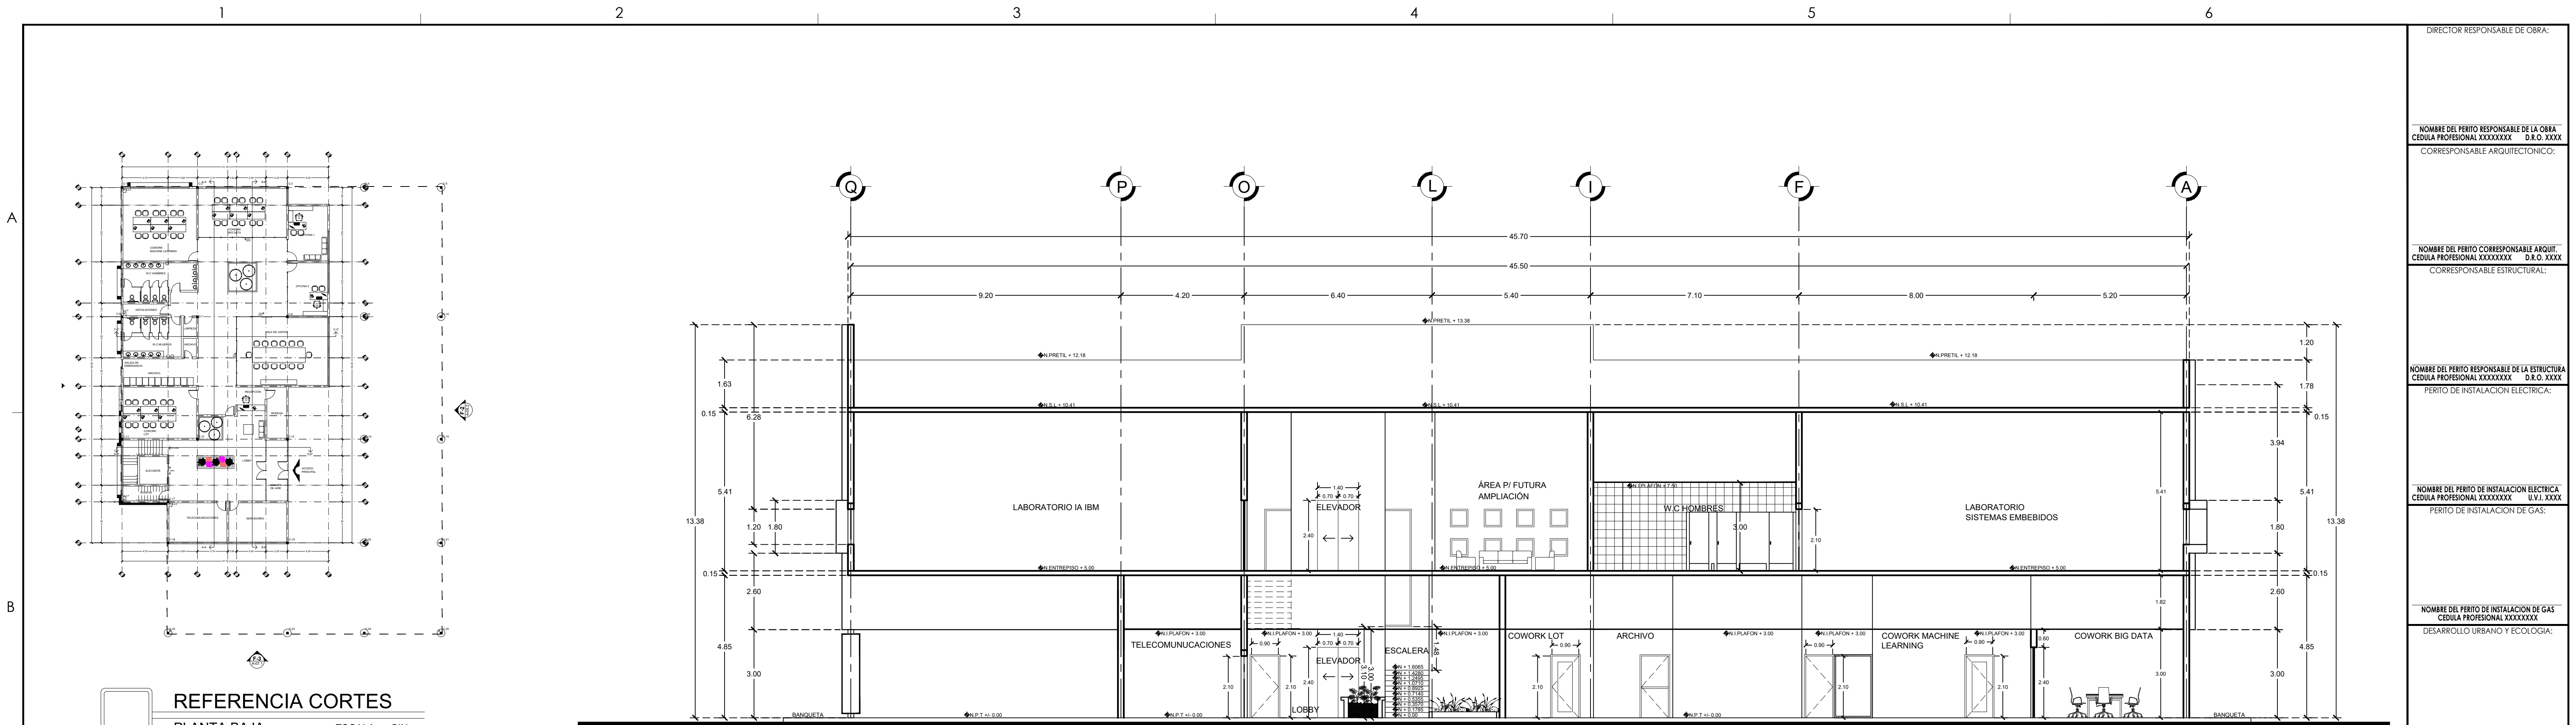

REFERENCIA CORTES
PLANTA BAJA ESCALA : SIN

1 CORTE LONGITUDINAL A-A'
ESCALA 1:100

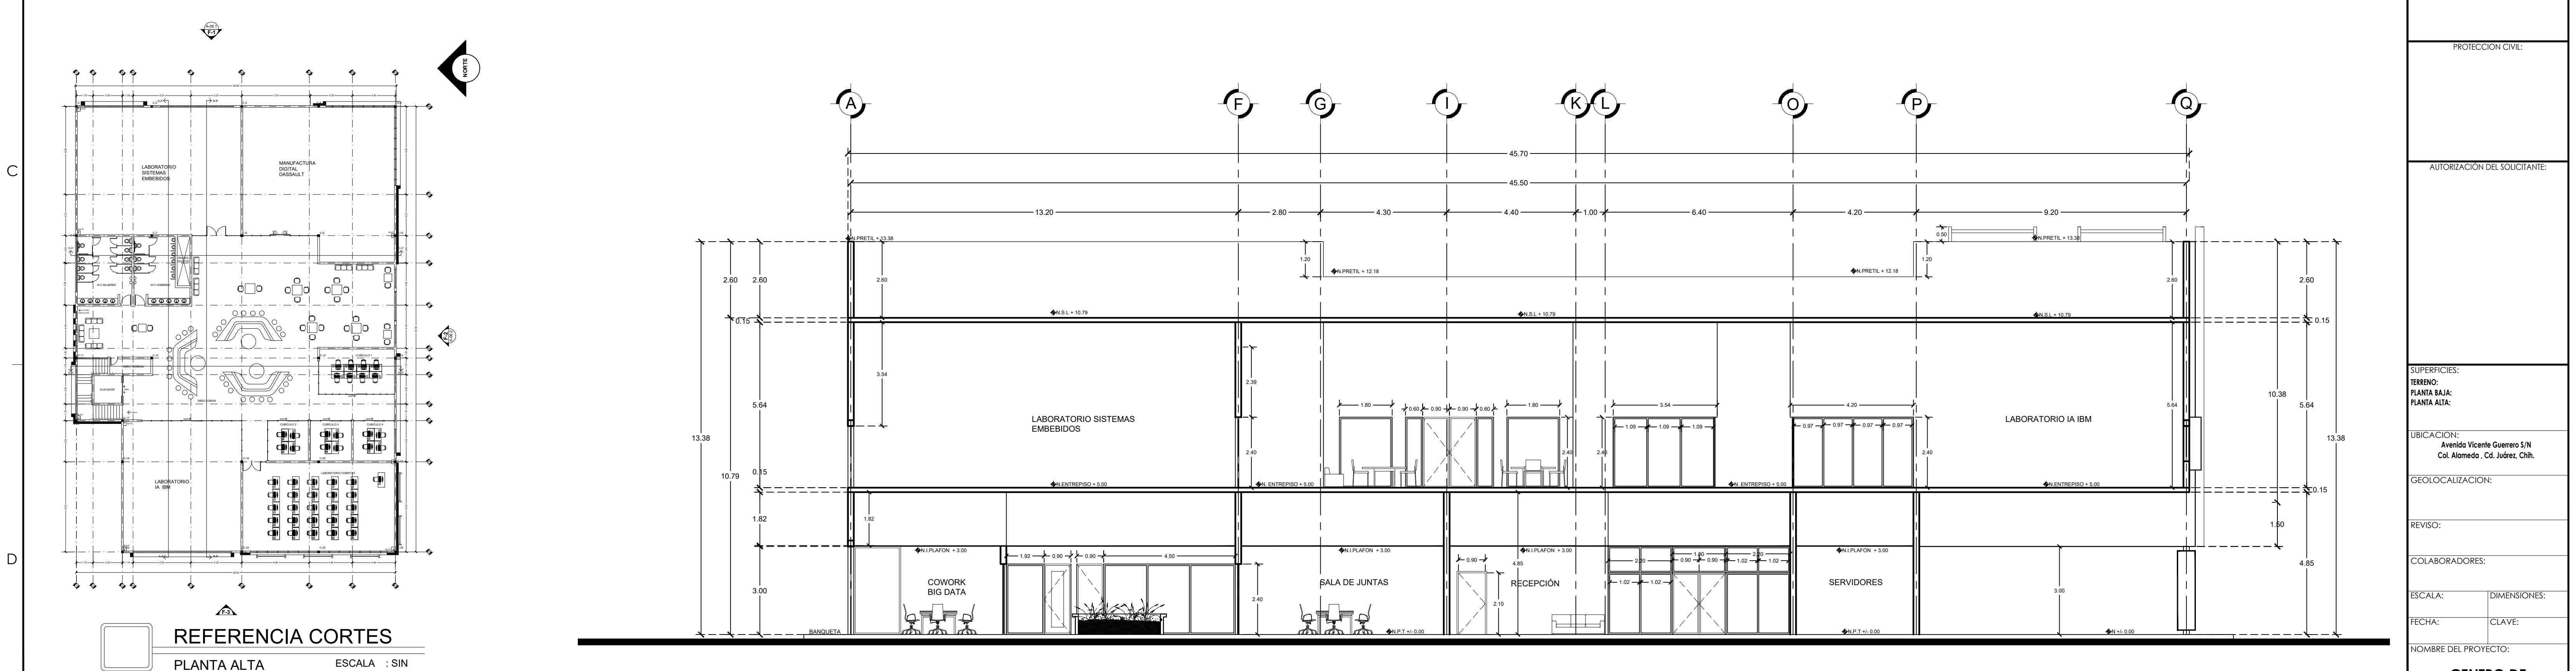

REFERENCIA CORTES
PLANTA ALTA ESCALA : SIN

2 CORTE LONGITUDINAL B-B'
ESCALA 1:100



SECRETARÍA DE COMUNICACIONES Y OBRAS PÚBLICAS

SUBSECRETARÍA DE OBRAS PÚBLICAS DE LA FRONTERA

NORTE Y VIENTOS DOMINANTES:

SIMBOLOGÍA:

- EJE ESTRUCTURAL
- REFERENCIA DE ELEVACION EXTERIOR
- REFERENCIA DE CORTE LONG. O TRANS.
- ACCESO PRINCIPAL

0.00 NIVEL DE PISO TERMINADO

0.00 NIVEL SUPERIOR DE LOSA

0.00 NIVEL ENTREPOSO

0.00 NIVEL INFERIOR DE PLAFON

0.00 NIVEL DE PRETEL

3% INDICACION DE PENDIENTE

ACABADOS EN MUROS

CLAVE DE PUERTA

CLAVE DE VENTANA Y CANCELERÍAS

NOTA DE ACLARACION

NOTAS ESTRUCTURALES:

- PARA ELEMENTOS ESTRUCTURALES, UTILIZAR AL MENOS CONCRETO (F'c=250 kg/cm²) Y ACERO DE REFUERZO (F'y=4200 kg/cm²).
- NO SE DEBERÁ TRASLAPAR EL ACERO DE REFUERZO MAS DEL 33% EN UNA MISMA SECCION.

NOTAS GENERALES:

- LA CONSTRUCCION DE ESTE PROYECTO SE HARÁ BAJO LOS REGLAMENTOS DE CONSTRUCCION DE OBRA PUBLICA DEL ESTADO DE CHIHUAHUA PUE 2009.02.22/NO. 47 DECRETADO EN EL REGIMEN DE LA LEY DE OBRAS PUBLICAS FEDERALES 007-07-2015, TAMBIEN, SE DEBERÁN ACATAR LOS SIGUIENTES REGLAMENTOS Y NORMAS SEGUN SEA EL CASO.
- CUALQUIER MODIFICACION A ESTE PLANO, DEBERA ESTAR AUTORIZADA POR EL ARQUITECTO DISEÑADOR Y SUS INGENIEROS ESPECIALISTAS.
- LA INFORMACION CONTENIDA EN ESTE PLANO ES PROPIEDAD PRIVADA DE LA SECRETARIA DE COMUNICACIONES Y OBRAS PUBLICAS DEL ESTADO DE CHIHUAHUA (SCOP).

NOTAS ESPECIFICAS:

MARCO LEGAL Y NORMATIVO:

- REGLAMENTO DE CONSTRUCCION Y NORMAS TECNICAS DEL MUNICIPIO CORRESPONDIENTE.
- AMERICAN INSTITUTE OF STEEL CONSTRUCTION ASD 9TH EDITION.
- AMERICAN NATIONAL STANDARD INSTITUTE.
- AMERICAN CONCRETE INSTITUTE (ACI 318-05).
- AMERICAN INSTITUTE OF STEEL CONSTRUCTION.
- NORMA OFICIAL MEXICANA PARA INSTALACIONES ELECTRICAS NOM-001-SEDE-2012.
- NORMA OFICIAL MEXICANA PARA INSTALACIONES HIDROSANITARIAS E226/3-CONP-2007, PNC E145/1-SCDI-2002.
- NORMA OFICIAL MEXICANA PARA INSTALACIONES DE GAS NOM-044-SEDO-2004.
- REGLAMENTO DE ACCESIBILIDAD PARA PERSONAS CON DISCAPACIDAD DEL ESTADO DE CHIHUAHUA.
- PARA PROTECCION CIVIL, SE ADECUEN Y RIFAS DE EVACUACION NOM-001-SPIS-2005, NOM-002-SPIS-2010, NOM-003-SPIS-2008 Y NOM-004-SPIS-2011.
- PARA LAS INSTALACIONES DE AIRE ACONDICIONADO: SHACON Y ASHRAE 90.1-2016.

DIRECTOR RESPONSABLE DE OBRA:

NOMBRE DEL PERITO RESPONSABLE DE LA OBRA:
CEDULA PROFESIONAL XXXXXXXX D.R.O. XXXX

CORRESPONSABLE ARQUITECTONICO:

NOMBRE DEL PERITO CORRESPONSABLE ARQUIT:
CEDULA PROFESIONAL XXXXXXXX D.R.O. XXXX

CORRESPONSABLE ESTRUCTURAL:

NOMBRE DEL PERITO RESPONSABLE DE LA ESTRUCTURA:
CEDULA PROFESIONAL XXXXXXXX D.R.O. XXXX

PERITO DE INSTALACION ELECTRICA:

NOMBRE DEL PERITO DE INSTALACION ELECTRICA:
CEDULA PROFESIONAL XXXXXXXX D.R.O. XXXX

PERITO DE INSTALACION DE GAS:

NOMBRE DEL PERITO DE INSTALACION DE GAS:
CEDULA PROFESIONAL XXXXXXXX D.R.O. XXXX

DESARROLLO URBANO Y ECOLOGIA:

JUNTA CENTRAL DE AGUA Y SANEAMIENTO:

PROTECCION CIVIL:

AUTORIZACION DEL SOLICITANTE:

SUPERFICIES:
TERRENO:
PLANTA BAJA:
PLANTA ALTA:

UBICACION:
Avenida Vicente Guerrero S/N
Col. Alameda, Cd. Juárez, Chih.

GEOLOCALIZACION:

REVISO:

COLABORADORES:

ESCALA: DIMENSIONES:

FECHA: CLAVE:

NOMBRE DEL PROYECTO:

CENTRO DE INTELIGENCIA ARTIFICIAL

NOMBRE DEL PLANO:
CORTES LONGITUDINALES
A-A' B-B'

NO DEL PLANO:

A-09