




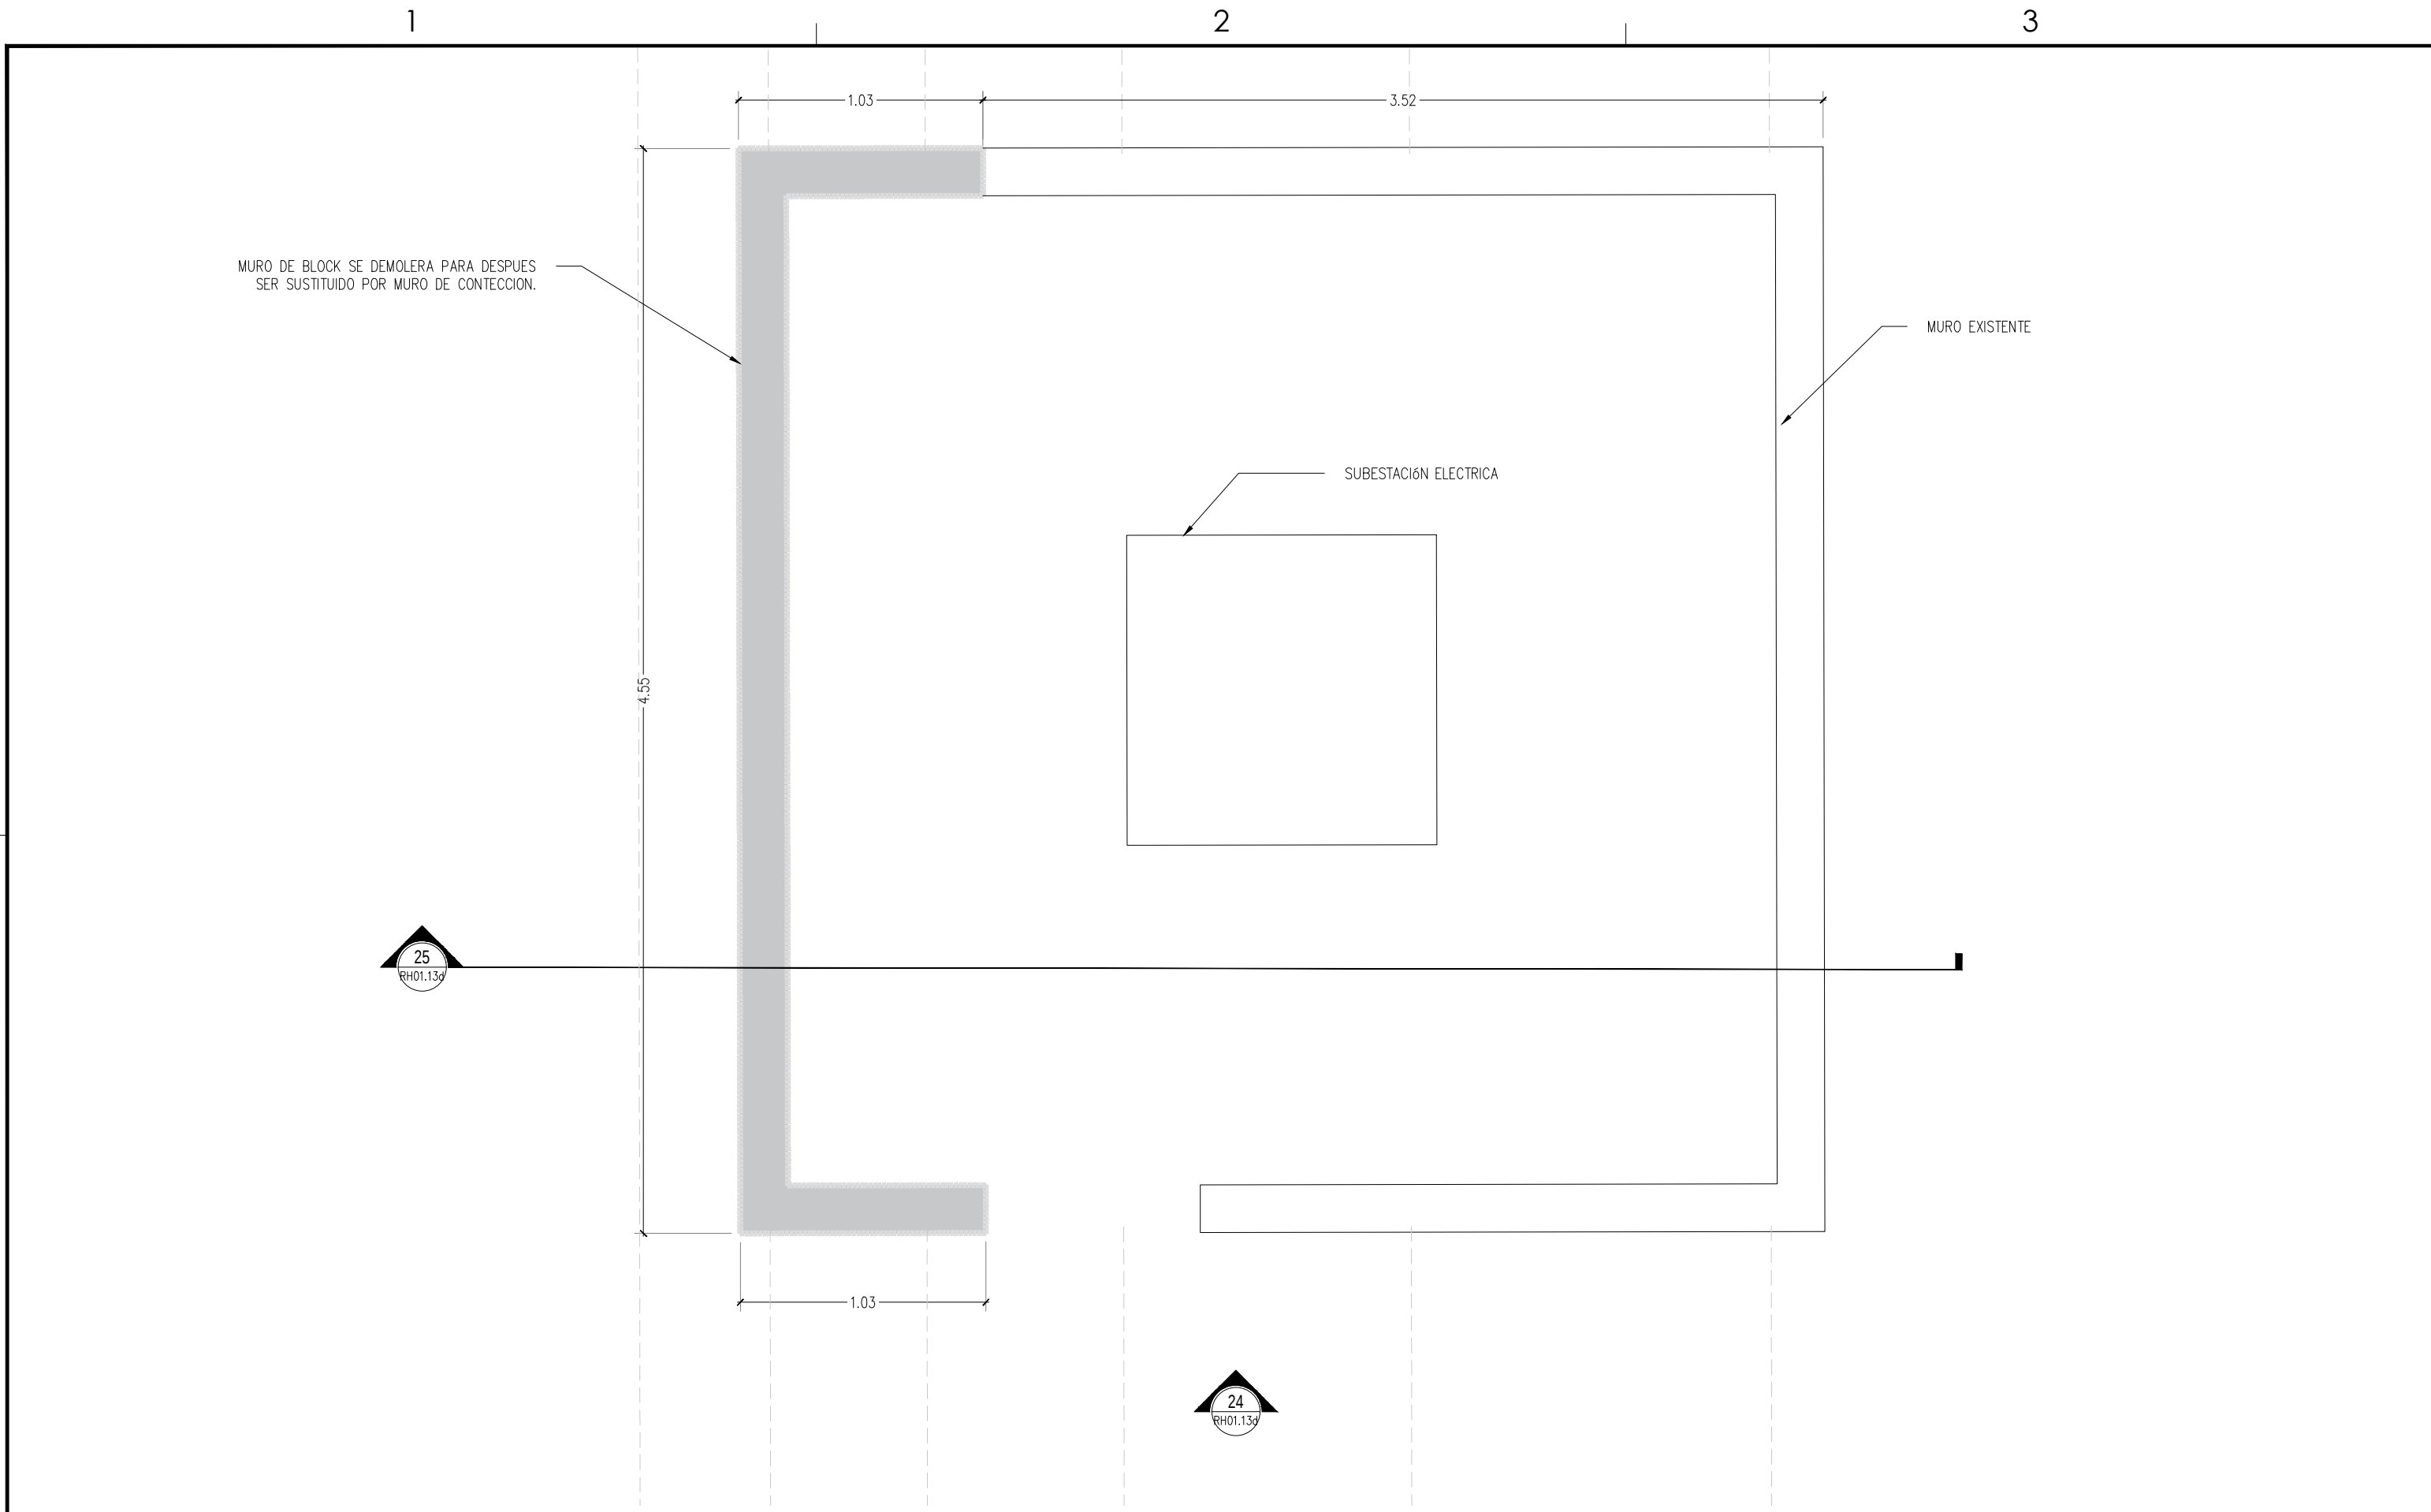


PLANTA ÁREA DE SUBESTACIÓN
ESCALA: 1/25

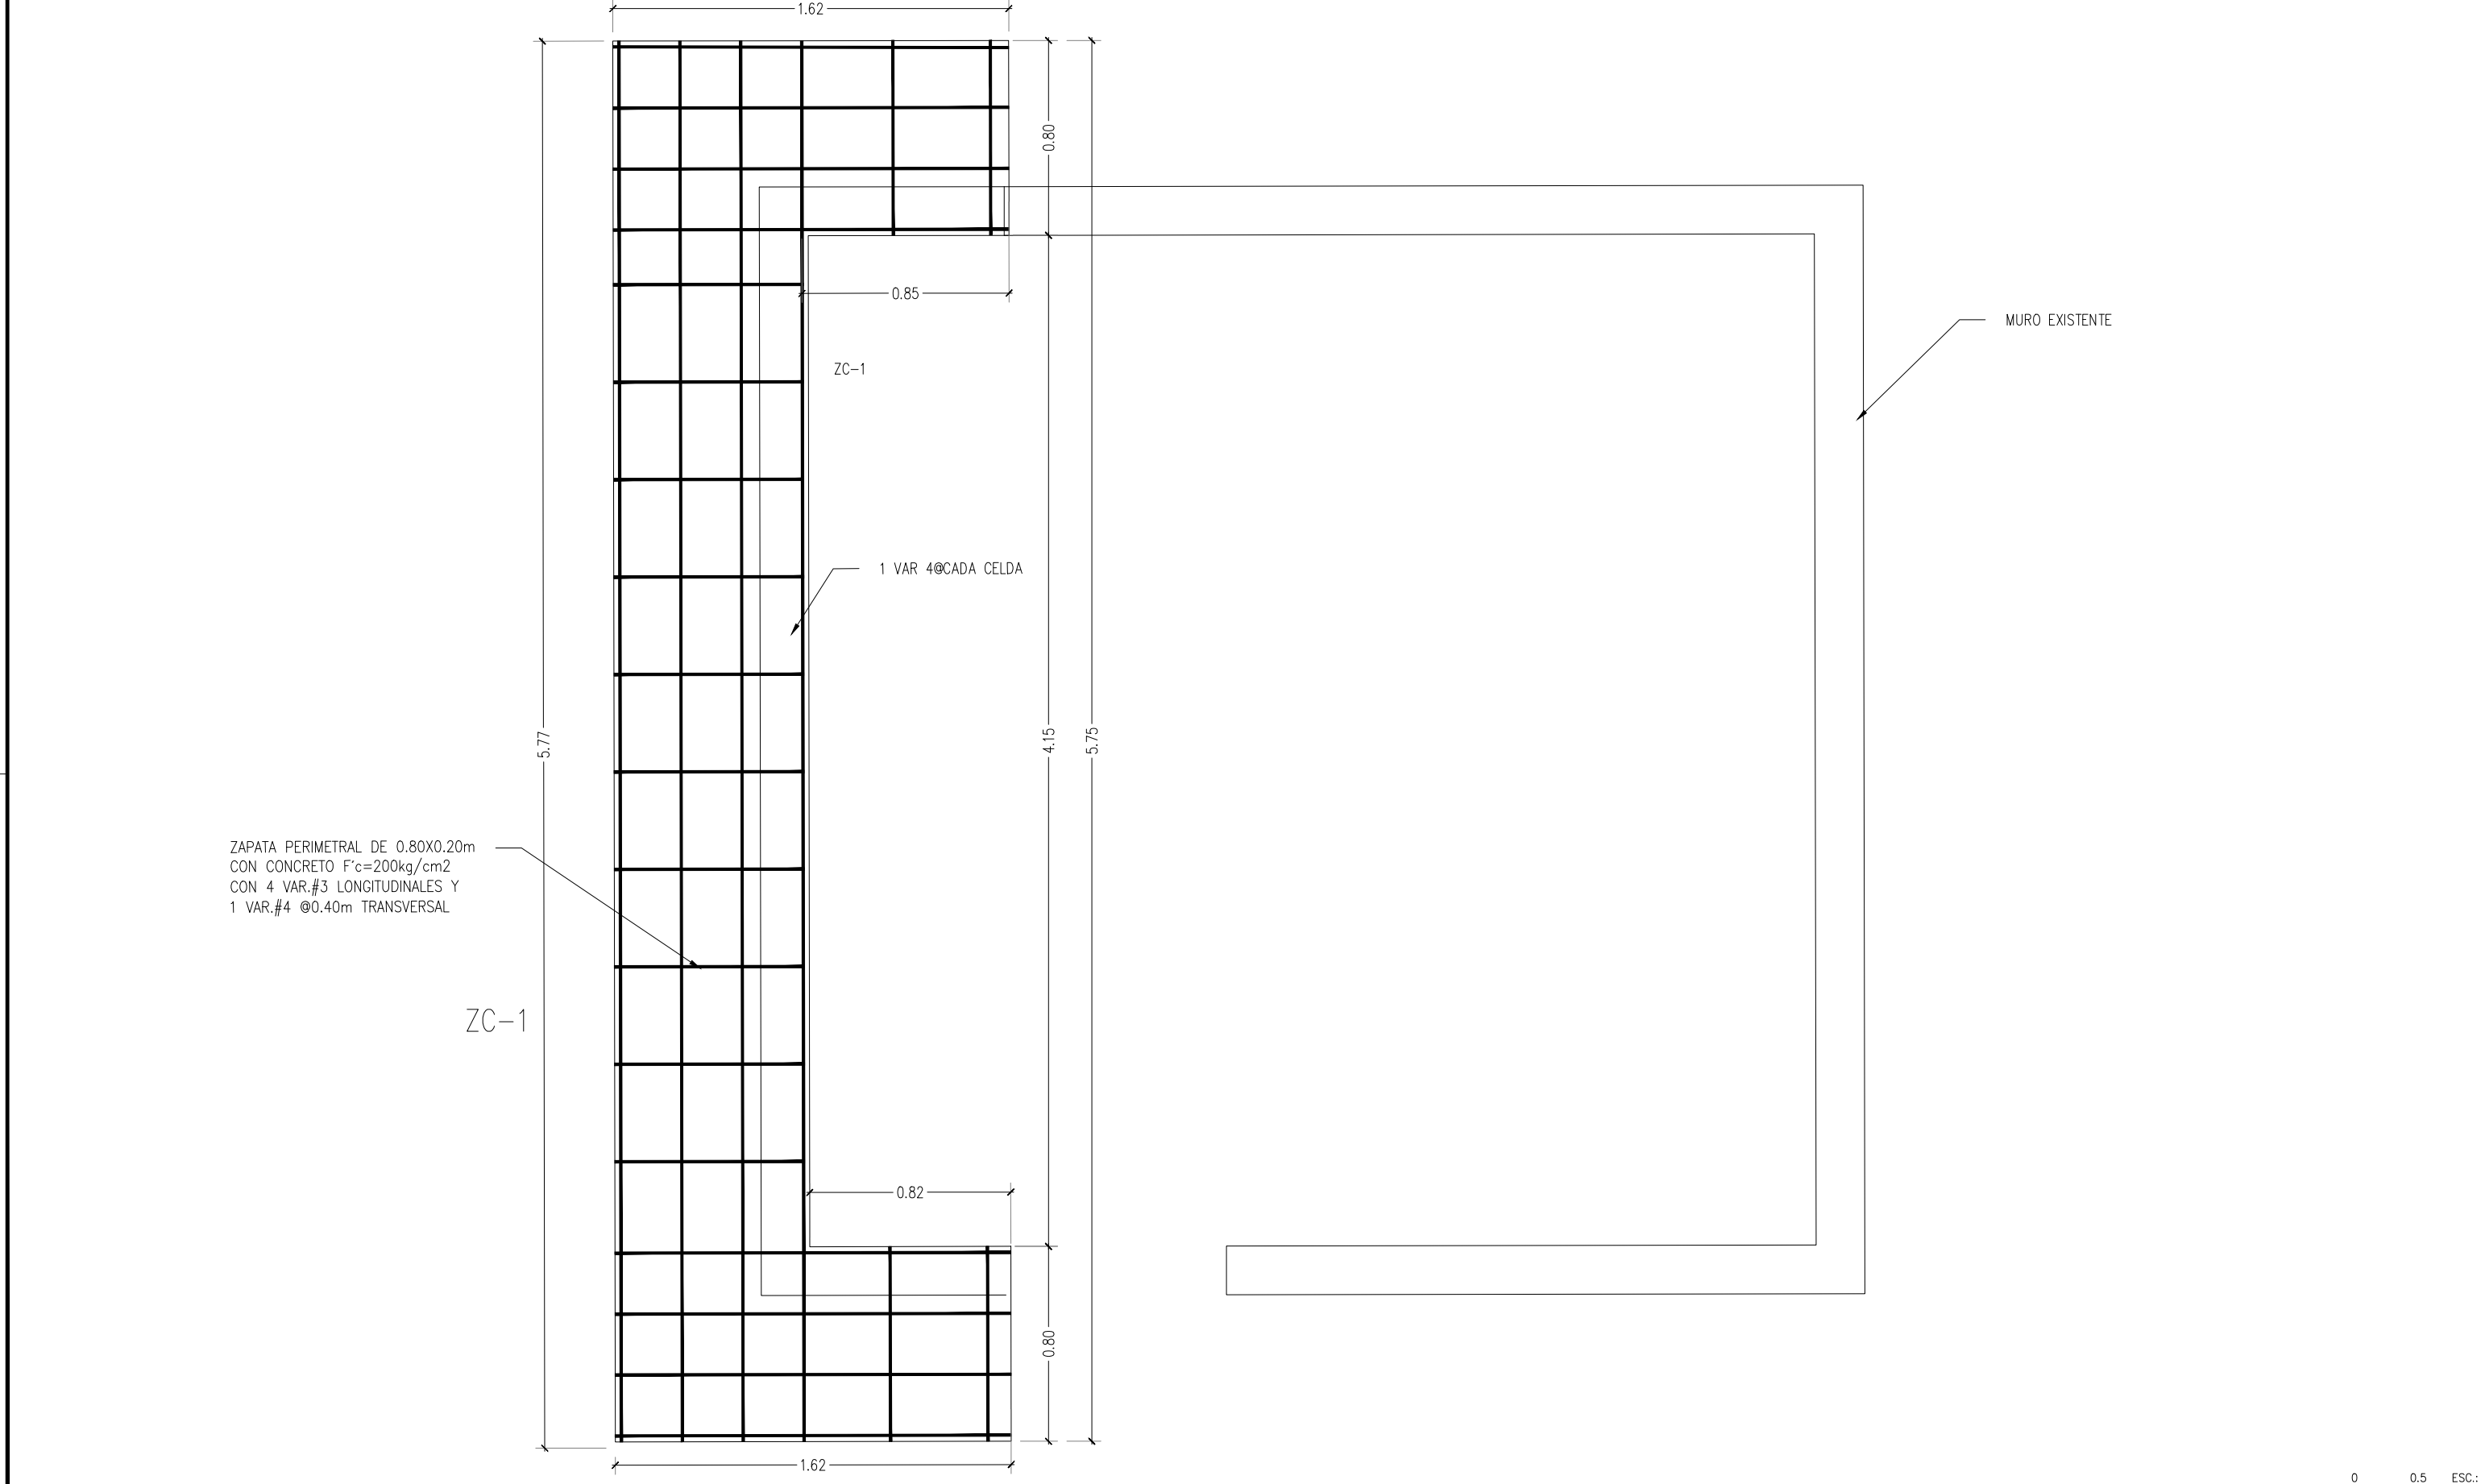


PLANTA DE CIMENTACIÓN MURO DE CONTENCIÓN
ESCALA: 1/25

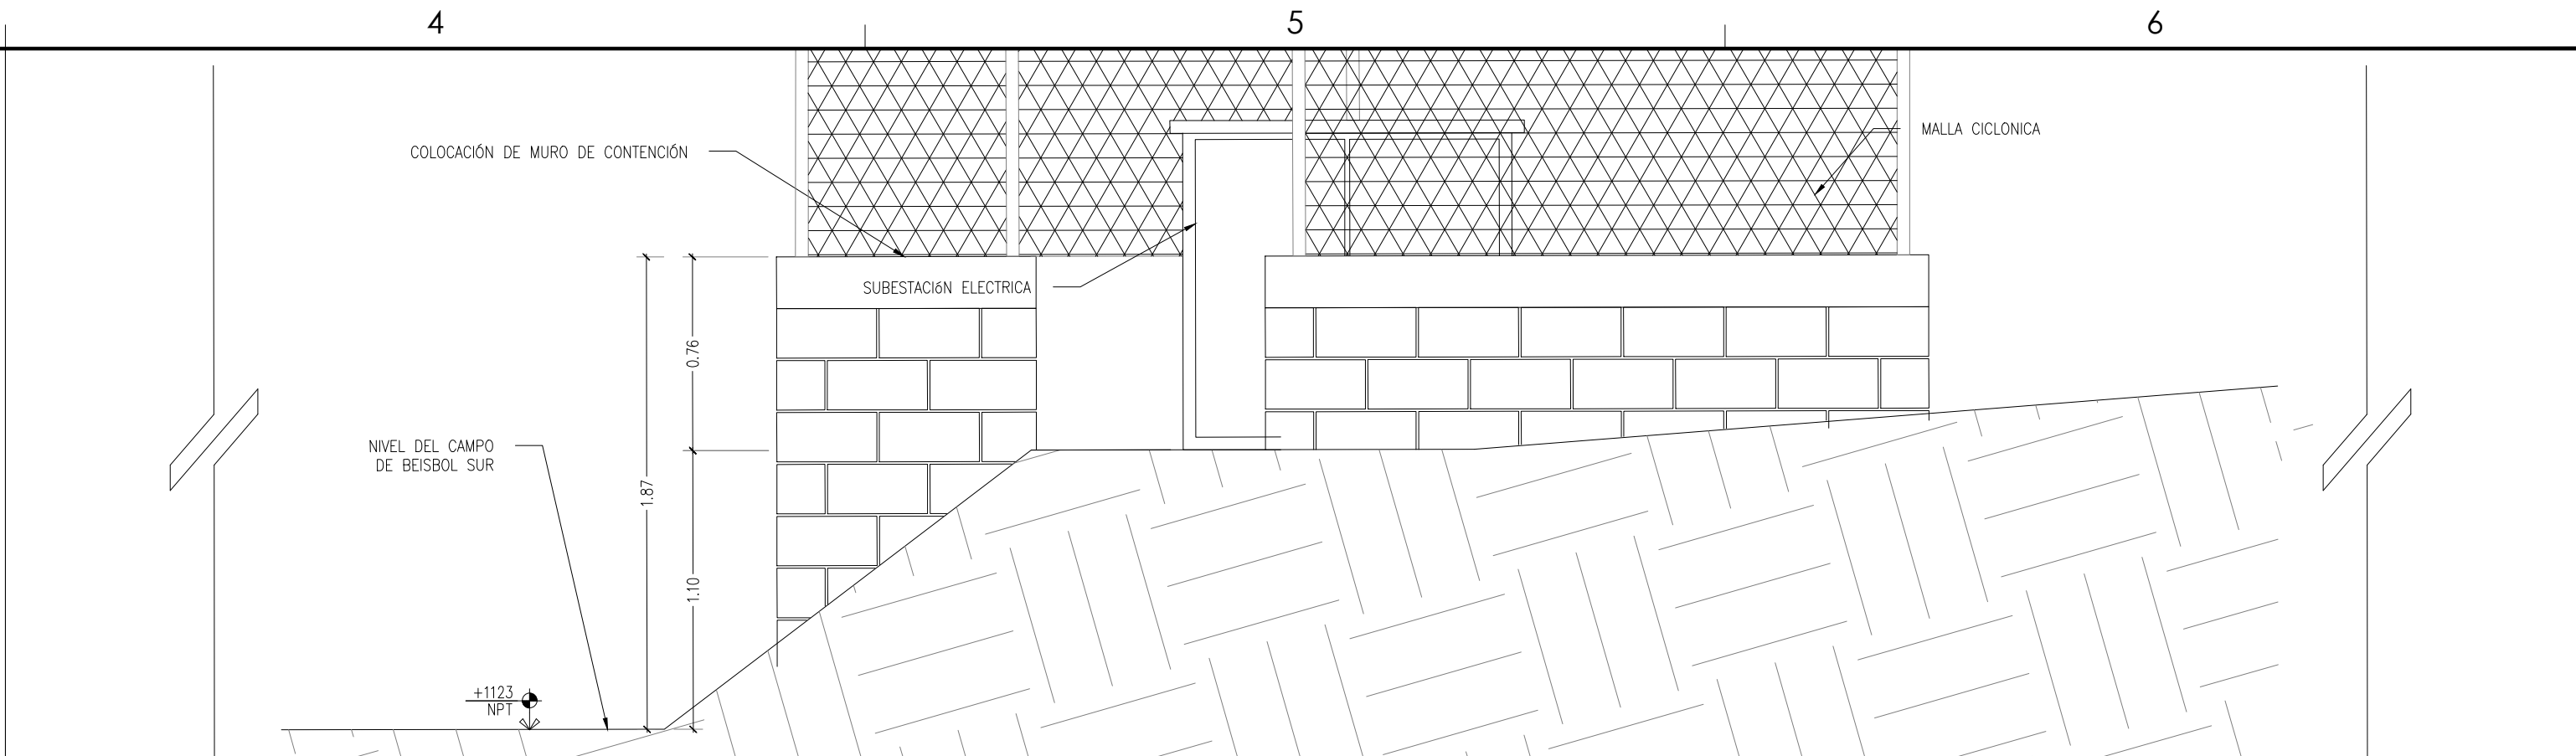

ALZADO DE MURO DE CONTENCIÓN
ESCALA: 1/25

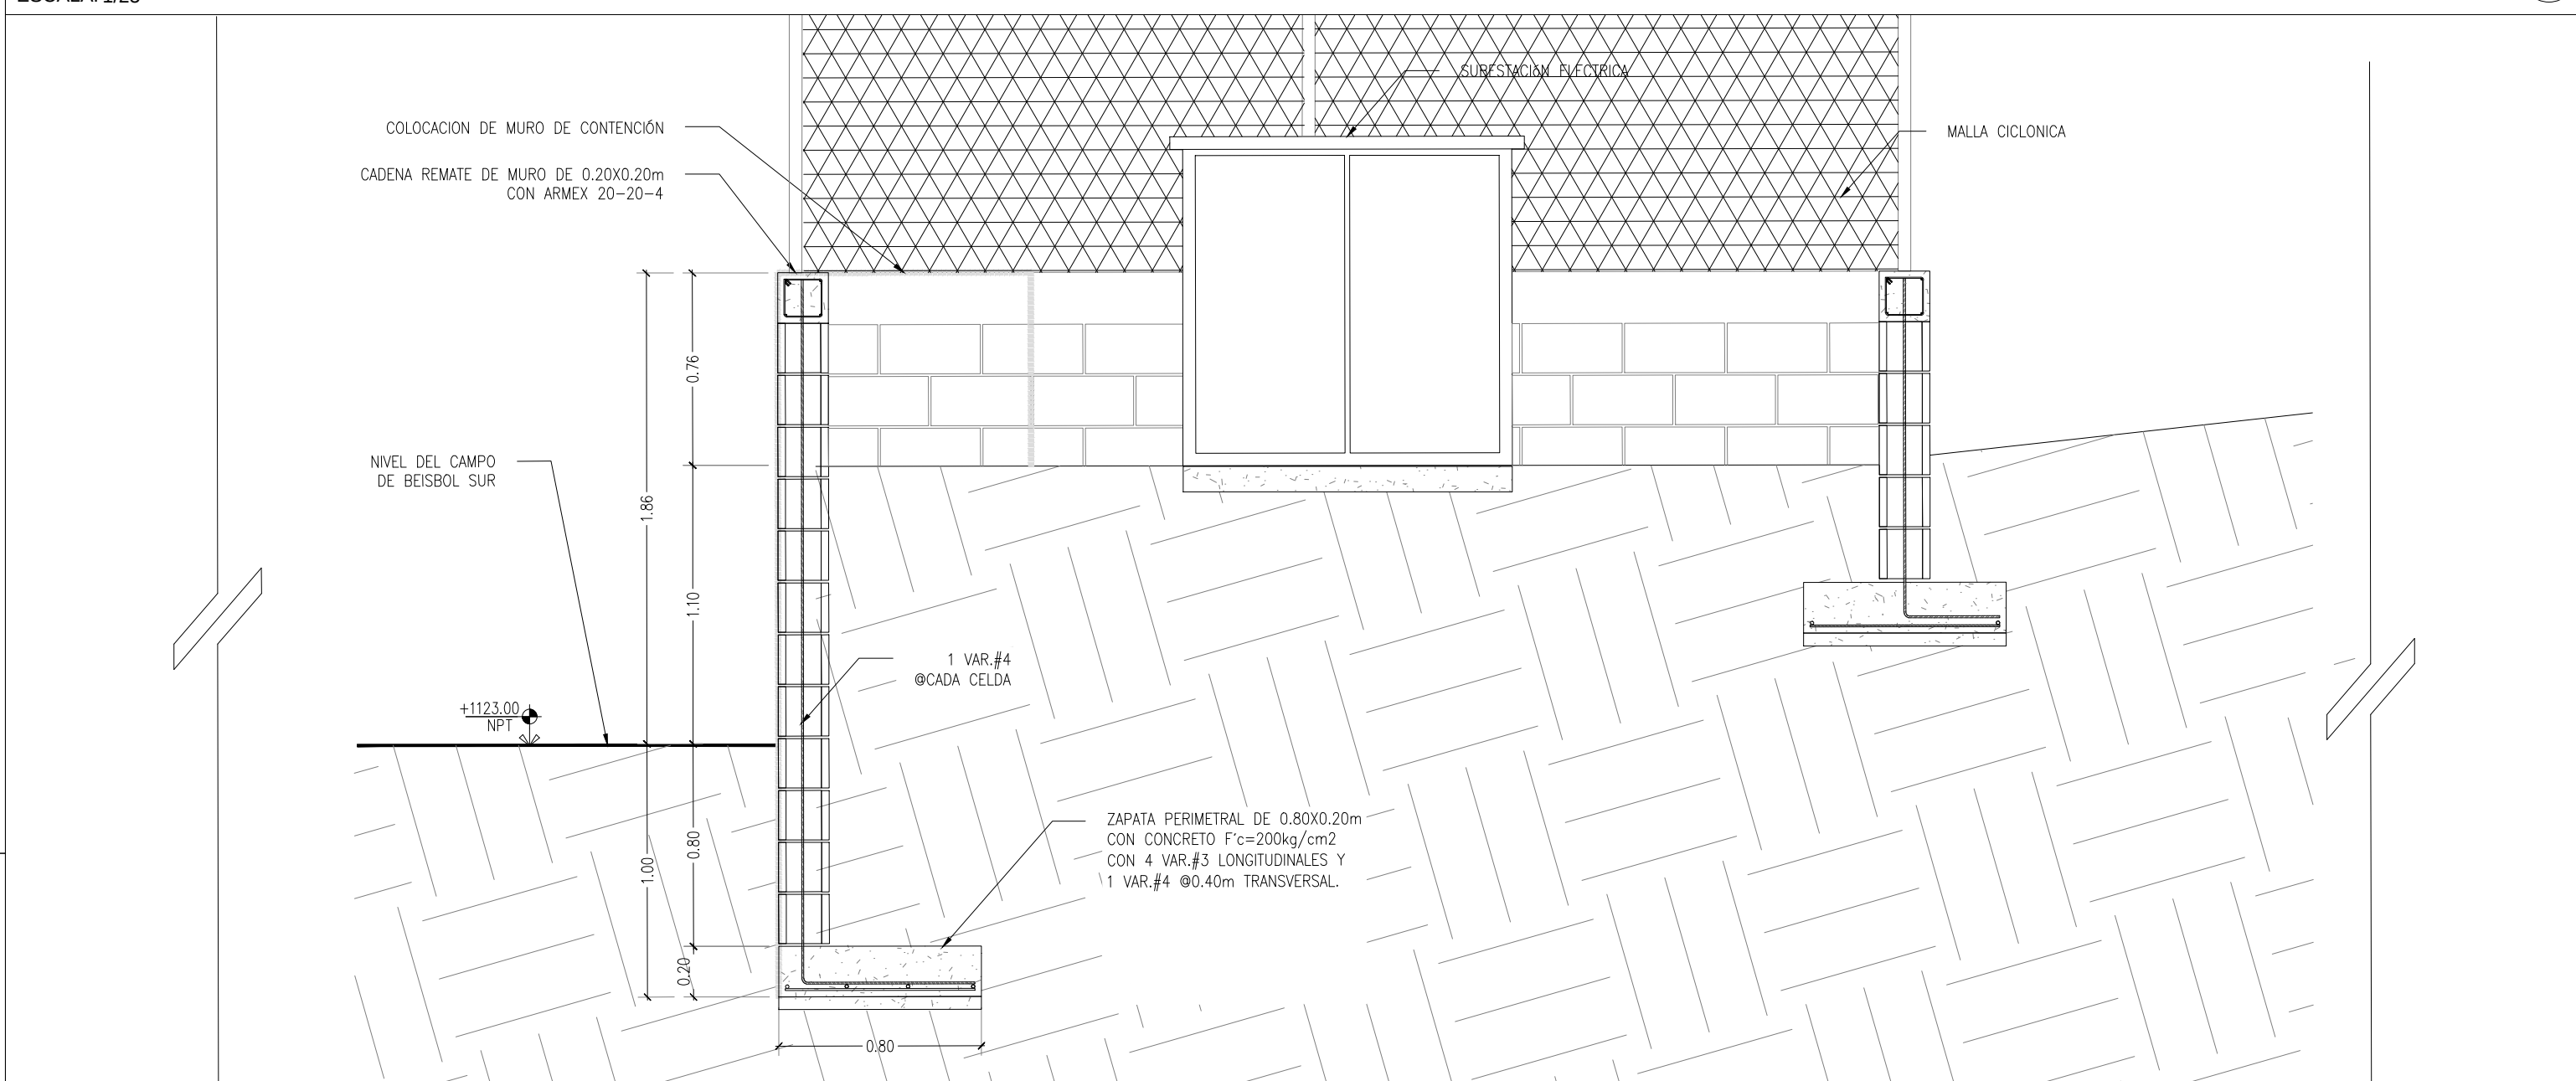

PLANTA MURO DE CONTENCIÓN A COLOCAR
ESCALA: 1/25

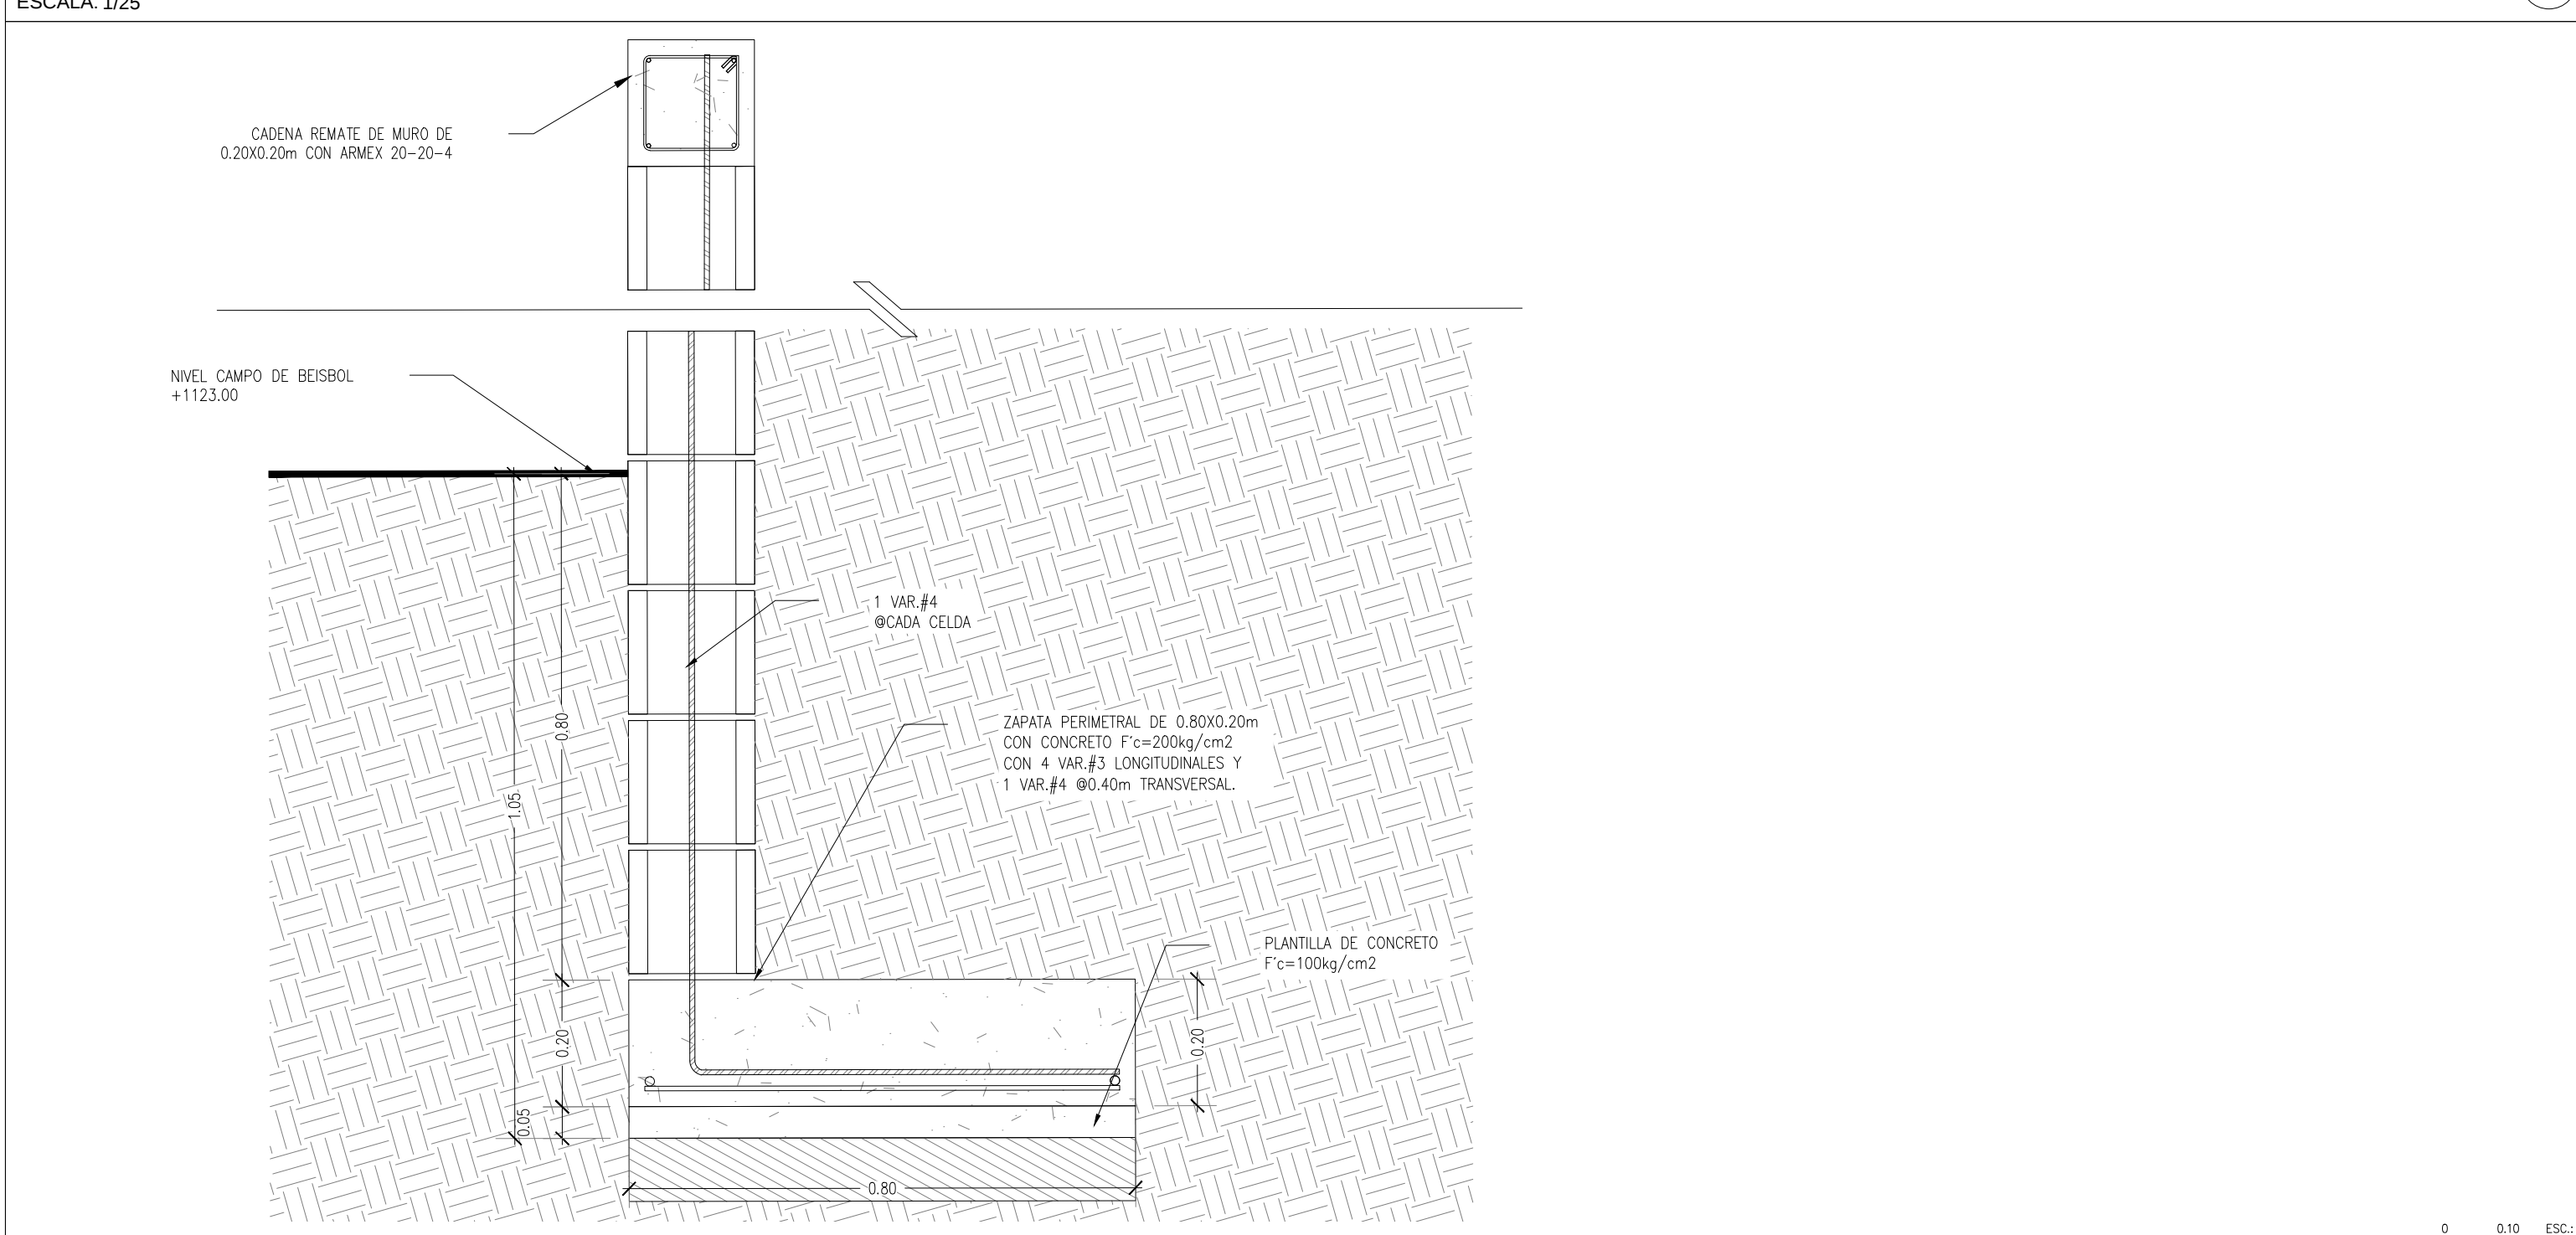

ZAPATA CORRIDA ZC-1
ESCALA: 1/10

SECRETARÍA DE COMUNICACIONES Y OBRAS PÚBLICAS

DIRECCIÓN DE OBRAS PÚBLICAS

DEPARTAMENTO DE PROYECTOS

NORTE Y VIENTOS DOMINANTES:

SIMBOLOGÍA:

- EJE ESTRUCTURAL
- REFERENCIA DE ELEVACION EXTERIOR
- REFERENCIA DE CORTE LONG. O TRANS.
- REFERENCIA DE ELEVACION INTERIOR
- ACCESO PRINCIPAL

INDICACION DE NIVEL

INDICACION DE CAMBIO DE NIVEL

CLAVE DE PLAFONES

CLAVE DE PISOS

INDICACION DE PENDIENTE

MUEBLE SANITARIO

MAMPARA SANITARIA

ACABADOS EN MUROS

NOTA DE ACLARACION

CLAVE DE PUERTA

CLAVE DE VENTANA

INDICACION DE ARRANQUE

VERSION DE REVISION

EQUIPOS ESPECIALES

NOTAS GENERALES:

- NO TOMAR MEDIDAS CON ESCALIMETRO, LAS COTAS RIEN AL DIBUJO.
- LAS DIMENSIONES ESPECIFICADAS EN ESTE PLANO ESTAN DADAS EN VIENTOS A MENOS QUE SE INDIQUE LO CONTRARIO.
- CUALQUIER MODIFICACION A ESTE PLANO, DEBERA ESTAR AUTORIZADA POR EL ARQUITECTO DISEÑADOR Y SUS INGENIEROS ESPECIALISTAS.
- LA INFORMACION CONTENIDA EN ESTE PLANO ES PROPIEDAD PRIVADA DE LA SECRETARIA DE COMUNICACIONES Y OBRAS PUBLICAS DEL ESTADO DE CHIHUAHUA (SCOP).

NOTAS ESPECIFICAS:

MARCO LEGAL Y NORMATIVO:

- LA CONSTRUCCION DE ESTE PROYECTO SE HABA BAJO LOS REGLAMENTOS DE CONSTRUCCION DE OBRA PUBLICA DEL ESTADO DE CHIHUAHUA P.O. 2000 (S.C. 2014) Y EL DECRETO 071 / 00 (S.C. 2000) EN EL REGLAMENTO DE LA LEY DE OBRAS PUBLICAS FEDERALES (2007-2010), VIGENTES, SE DEBERAN USAR LOS SIGUIENTES REGLAMENTOS Y NORMAS SEGUN SEA EL CASO.
- REGLAMENTO DE CONSTRUCCION Y NORMAS TECNICAS DEL MUNICIPIO CORRESPONDIENTE.
- AMERICAN NATIONAL STANDARDS INSTITUTE.
- MEXICAN CONCRETE INSTITUTE (ACI 318-05).
- AMERICAN INSTITUTE OF STEEL CONSTRUCTION.
- NORMA OFICIAL MEXICANA PARA INSTALACIONES ELECTRICAS NOM-001-SEDE-2012.
- NORMA OFICIAL MEXICANA PARA INSTALACIONES HIDROSANITARIAS E2002-2-06P-2007, PNC E14571-201-2000.
- NORMA OFICIAL MEXICANA PARA INSTALACIONES DE GAS NOM-001-SEDE-2004.
- REGLAMENTO DE ACCESIBILIDAD PARA PERSONAS CON DISCAPACIDAD DEL ESTADO DE CHIHUAHUA.
- PARA PROTECCION CIVIL, SEÑALERICA Y RUTAS DE EVACUACION: NOM-001-SPPS-2008, NOM-002-SPPS-2010, NOM-008-SPPS-2008 Y NOM-009-SPPS-2011.
- PARA LAS INSTRUCCIONES DE AIRE ACONDICIONADO: SHAWA Y ASHRAE 90.1-2010.

SCOP

Grupo de Diseño Especial

Director General: Arq. Mario Scherban Garza

Coordinación: Arq. Mario Andres Gonzalez R.

Colaboradores: Arq. Isaac Mendez Vega, Arq. Juan de Dios Carrillo Flores, Ingeniero Local: Arq. Mario Carballo Marquez

ESCALA: INDICADA EN METROS

FECHA: 19/Junio/2020

CLAVE:

NOMBRE DEL PROYECTO: PROYECTO EJECUTIVO DE REHABILITACIÓN PARQUE CENTRAL CIUDAD JUÁREZ

NOMBRE DEL PLANO: PARQUE ORIENTE CAMPOS DE BEISBOL SUBESTACIÓN

No del PLANO: RH01.13d